


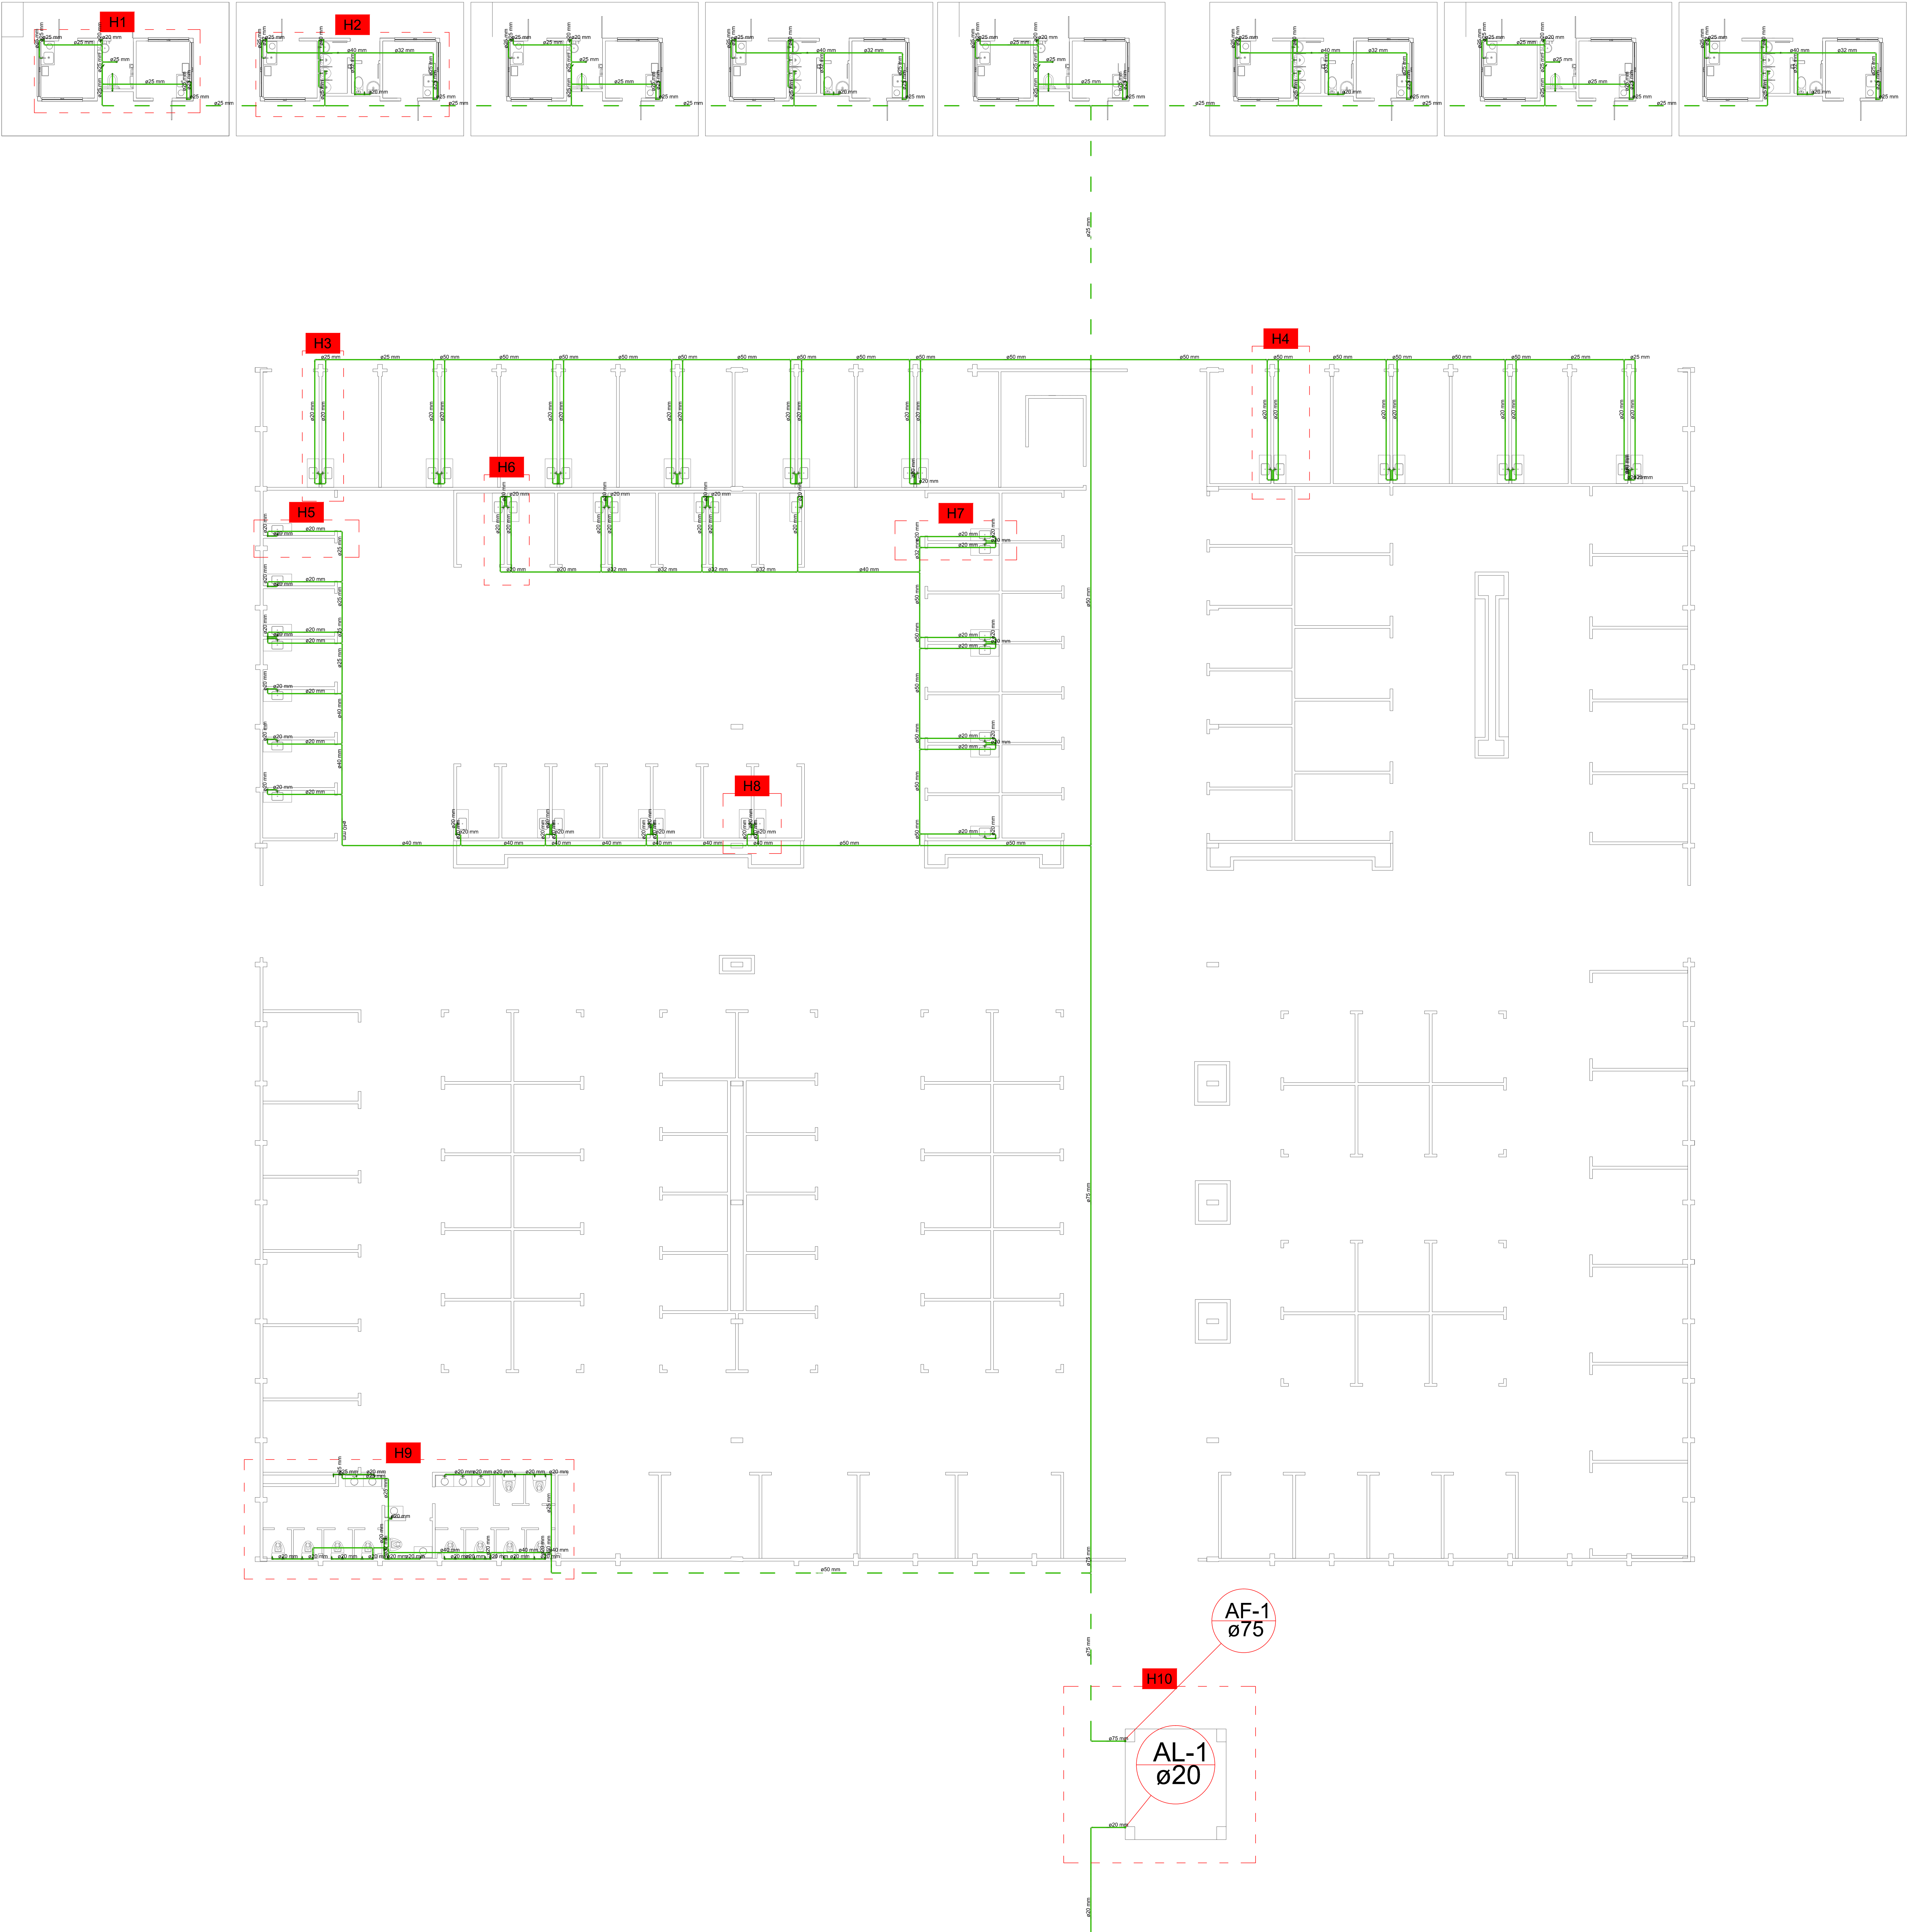



LEGENDA

- Tubo pvc ponta e bolsa soldável, marrom, p/ água fria, pelo piso ou embutido na parede, bitola indicada.
- Tubo pvc ponta e bolsa soldável, marrom, p/ água fria, pelo teto ou forro, bitola indicada.
- Tubo pvc ponta e bolsa soldável, p/ água quente, pelo piso ou embutido na parede, bitola indicada.
- Tubo pvc ponta e bolsa soldável, p/ água quente, pelo teto ou forro, bitola indicada.
- Tubo pvc ponta e bolsa soldável ou anel, p/ esgoto sanitário, pelo piso ou embutido na parede, bitola indicada.
- Tubo pvc ponta e bolsa soldável ou anel, p/ esgoto sanitário, pelo teto ou forro, bitola indicada.
- Tubo pvc ponta e bolsa soldável ou anel, p/ água pluvial, pelo piso ou embutido na parede, bitola indicada.
- Tubo pvc ponta e bolsa soldável ou anel, p/ água pluvial, pelo teto ou forro, bitola indicada.
- Tubo pvc ponta e bolsa soldável ou anel, p/ água reuso pelo piso ou embutido na parede, bitola indicada.
- Tubo pvc ponta e bolsa soldável ou anel, p/ água reuso, pelo teto ou forro, bitola indicada.
- Prumada de água fria.
- Prumada de água de reuso
- Prumada de ventilação
- Prumada de drenagem
- Prumada de água quente.
- Prumada de dejetos de pia
- Prumada de esgoto secundário
- Prumada de recalque
- Prumada de recalque reuso
- Caixa Sifonada - 150x150x50mm
- Caixa Sifonada - 100x100x50mm
- Ralo seco - 100x40mm
- Caixas Inspeção Esgoto Sifonada - 60x60x60cm
- Caixas Inspeção Esgoto Simples - 60x60x60cm
- Caixas de Gordura - 60x60x60cm
- Curva 45 Longa para Esgoto Sanitário
- Joelho 45
- Joelho 90- coluna bolsa
- Junção simples

NOTA:


Todas as conexões de saída de água fria que ligam aos aparelhos sanitários são LRM azul e indicado no isométrico.

CONSTRUÇÃO			
REFORMA / CONSTRUÇÃO			
PROPRIETÁRIO:			
SHOPPING POPULAR DO MUNICÍPIO DE SANTALUZ-BA			
TIPO DA CONSTRUÇÃO:			
COMERCIAL			
LOCALIZAÇÃO:			
Rua: Getúlio Vargas, SN - Bairro: Centro - Santaluz-Bahia - Cep: 48880-000			
AUTOR DO PROJETO/DESENHISTA:			
TÍTULOS:			
PROJETO DE INSTALAÇÕES HIDROSSANITÁRIAS			
PLANTA BAIXA TERREO - ÁGUA FRIA			
01/08			
REVISÃO:			
00			
ASSINATURA DO PROPRIETÁRIO:			
CNPJ:			
RESPONSÁVEL TÉCNICO:			
MARCOS ANTONIO OLIVEIRA DONATO			
PROFESSOR DE PLANEJAMENTO E GESTÃO DE OBRAS			
CNPJ: 15.080.888/0001-01			

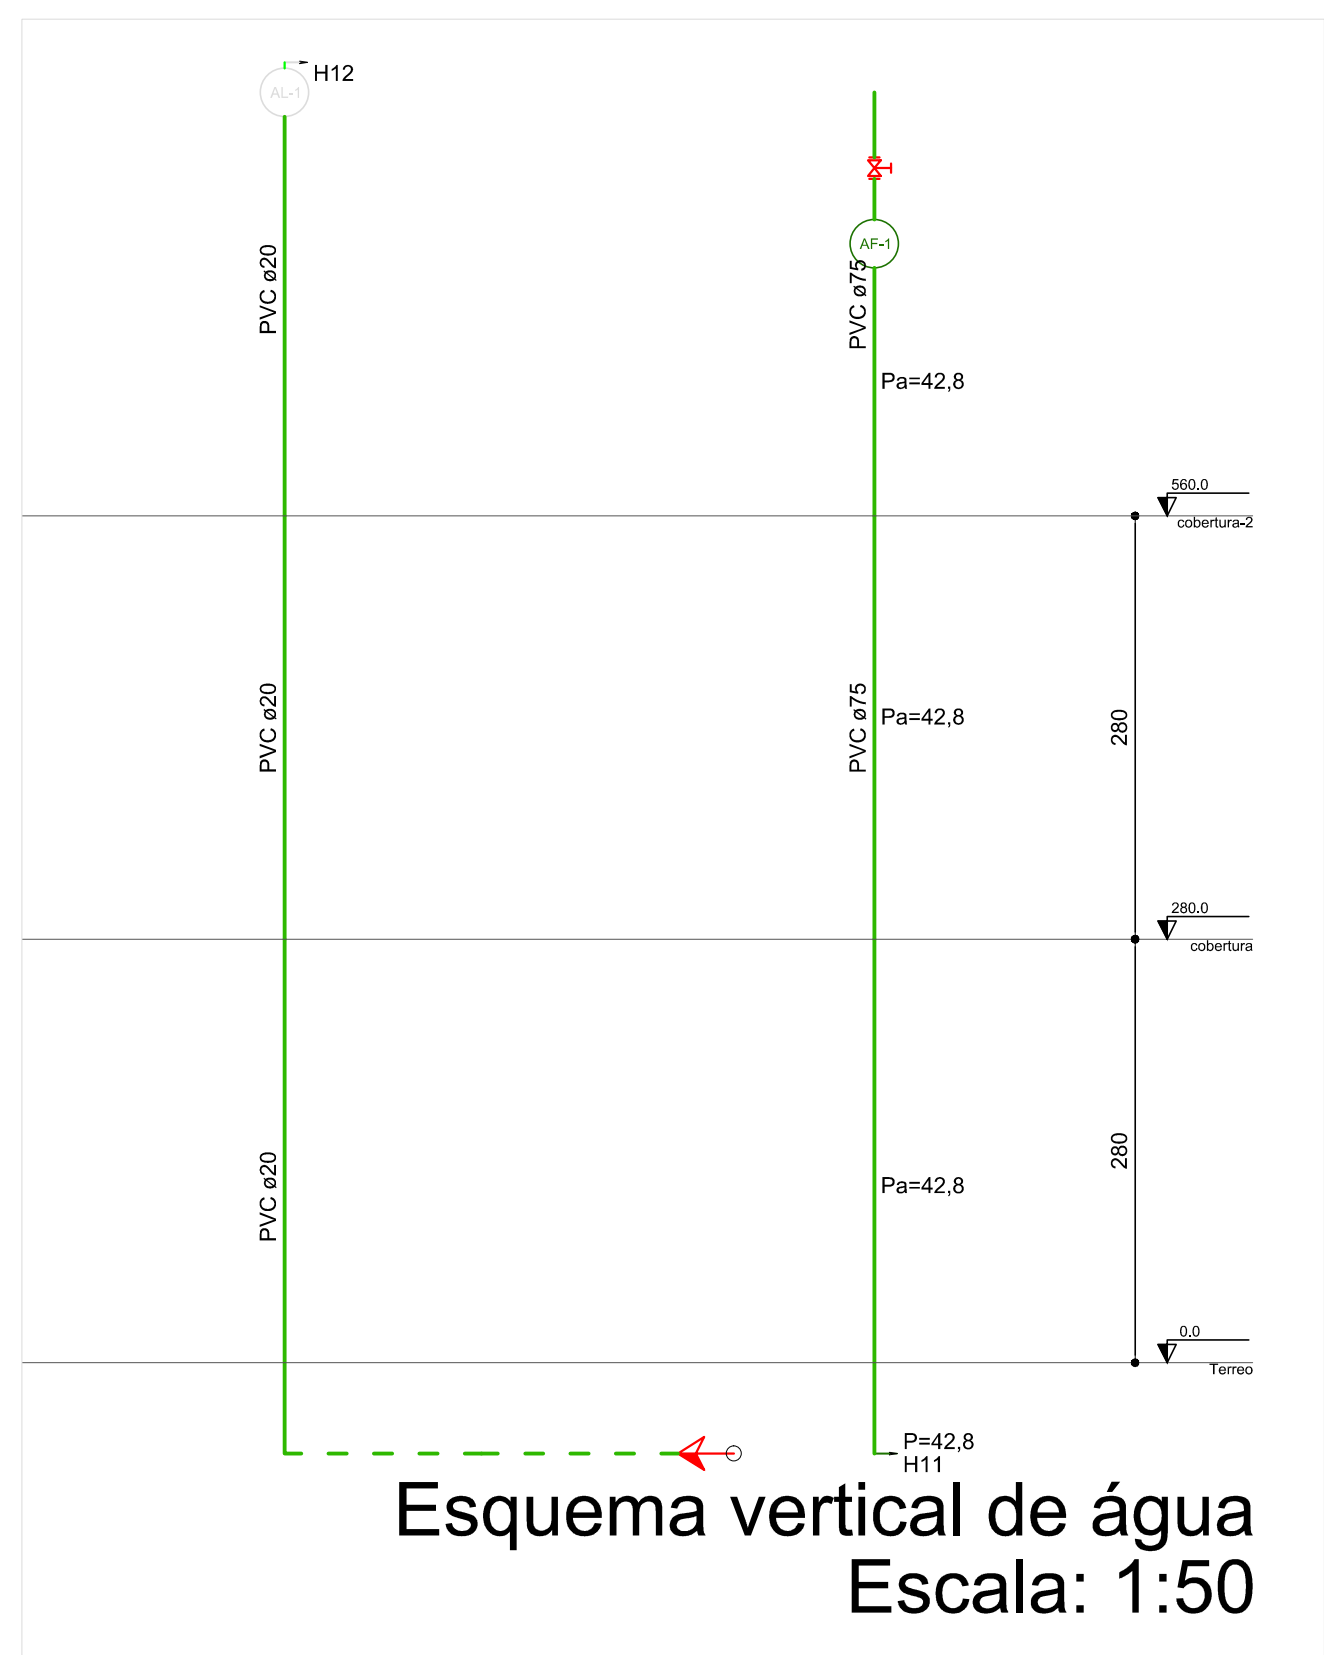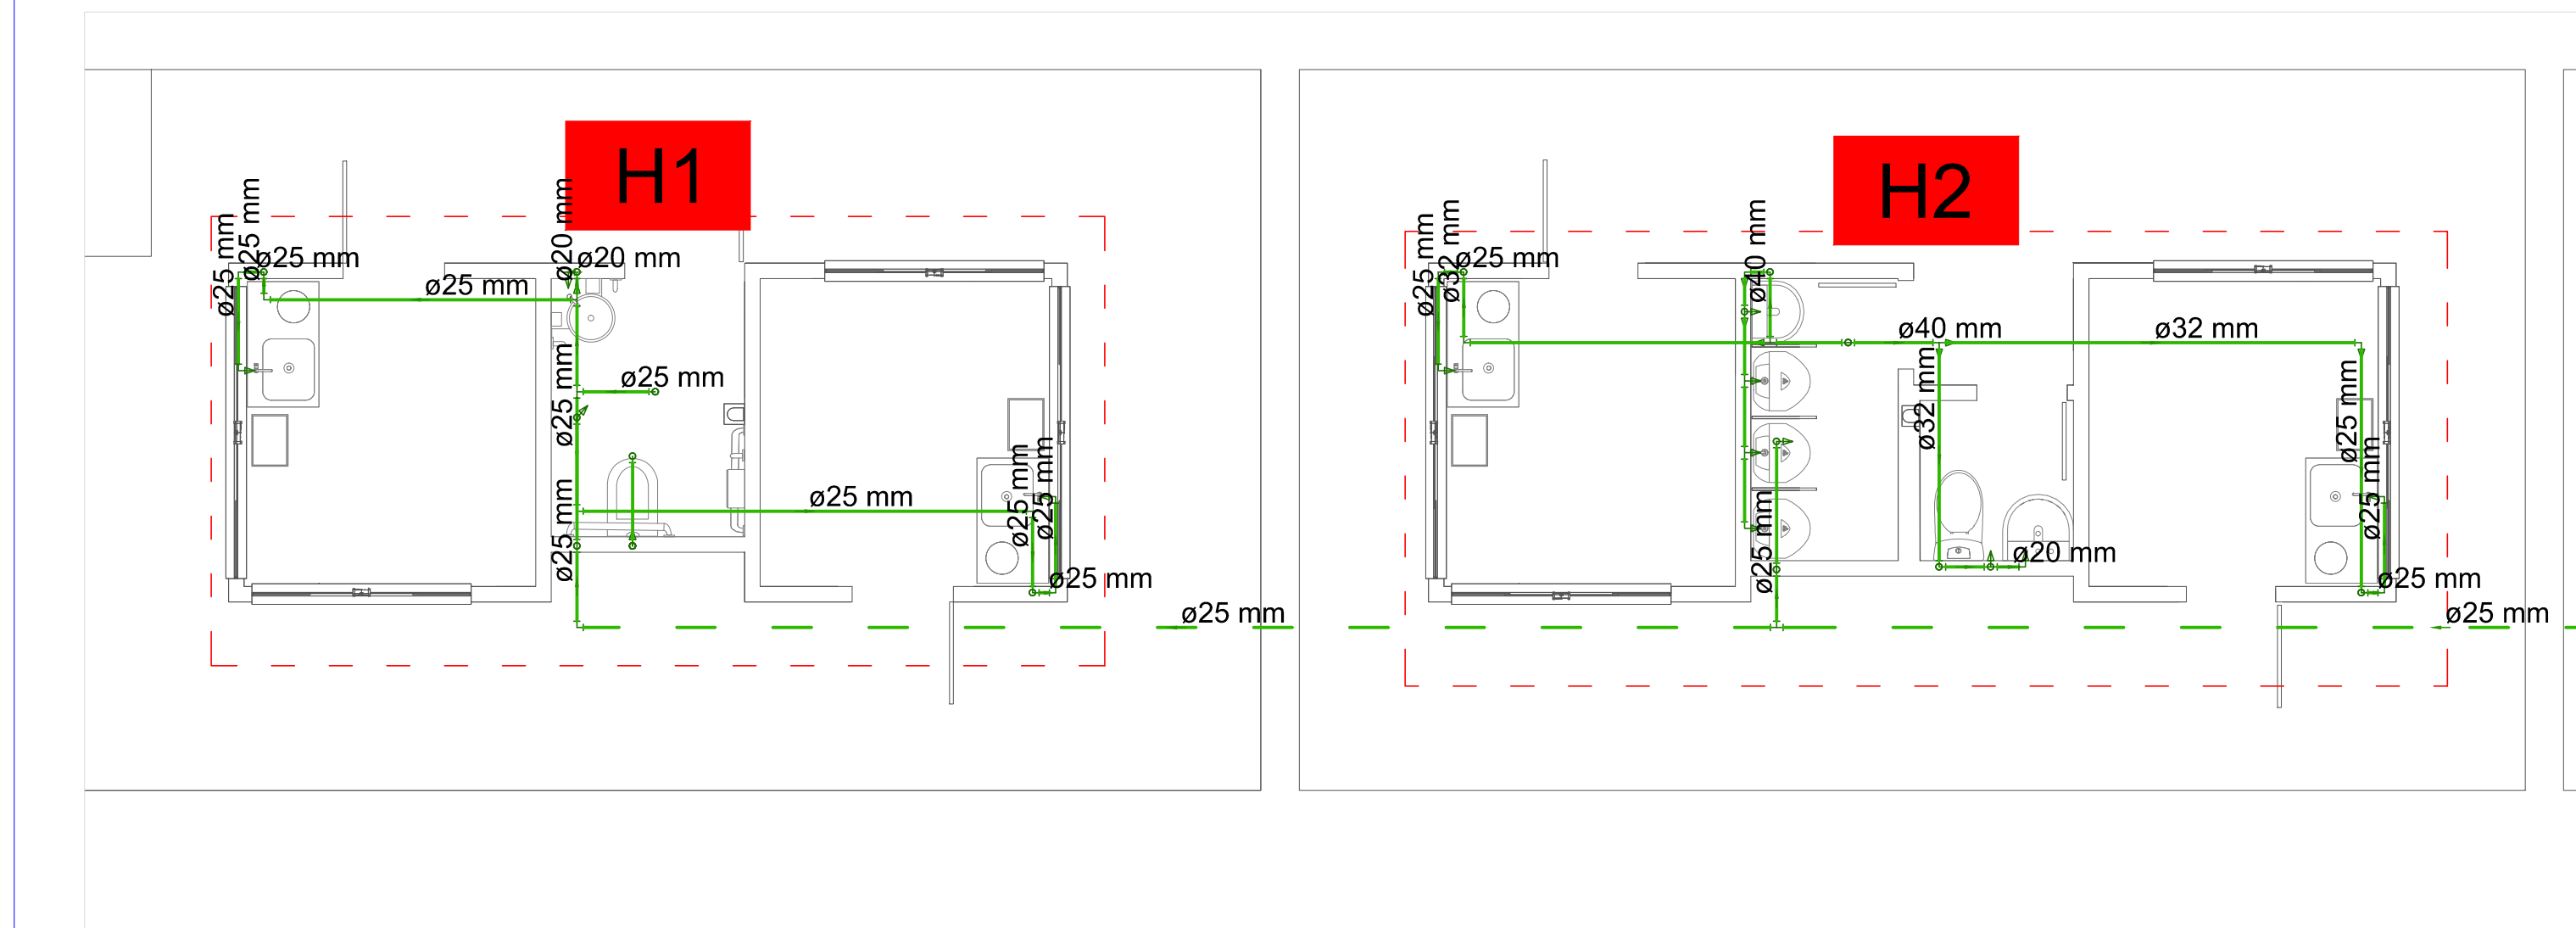


- | | | |
|---|---|--------------------------------------|
|  | — | Curva 45 Longa para Esgoto Sanitário |
|  | — | Joelho 45 |
|  | — | Joelho 90- coluna bolsa |
|  | — | Junção simples |


Todas as conexões de saída de água fria que ligam aos aparelhos sanitários são LRM azul $\emptyset$ indicado no isométrico.

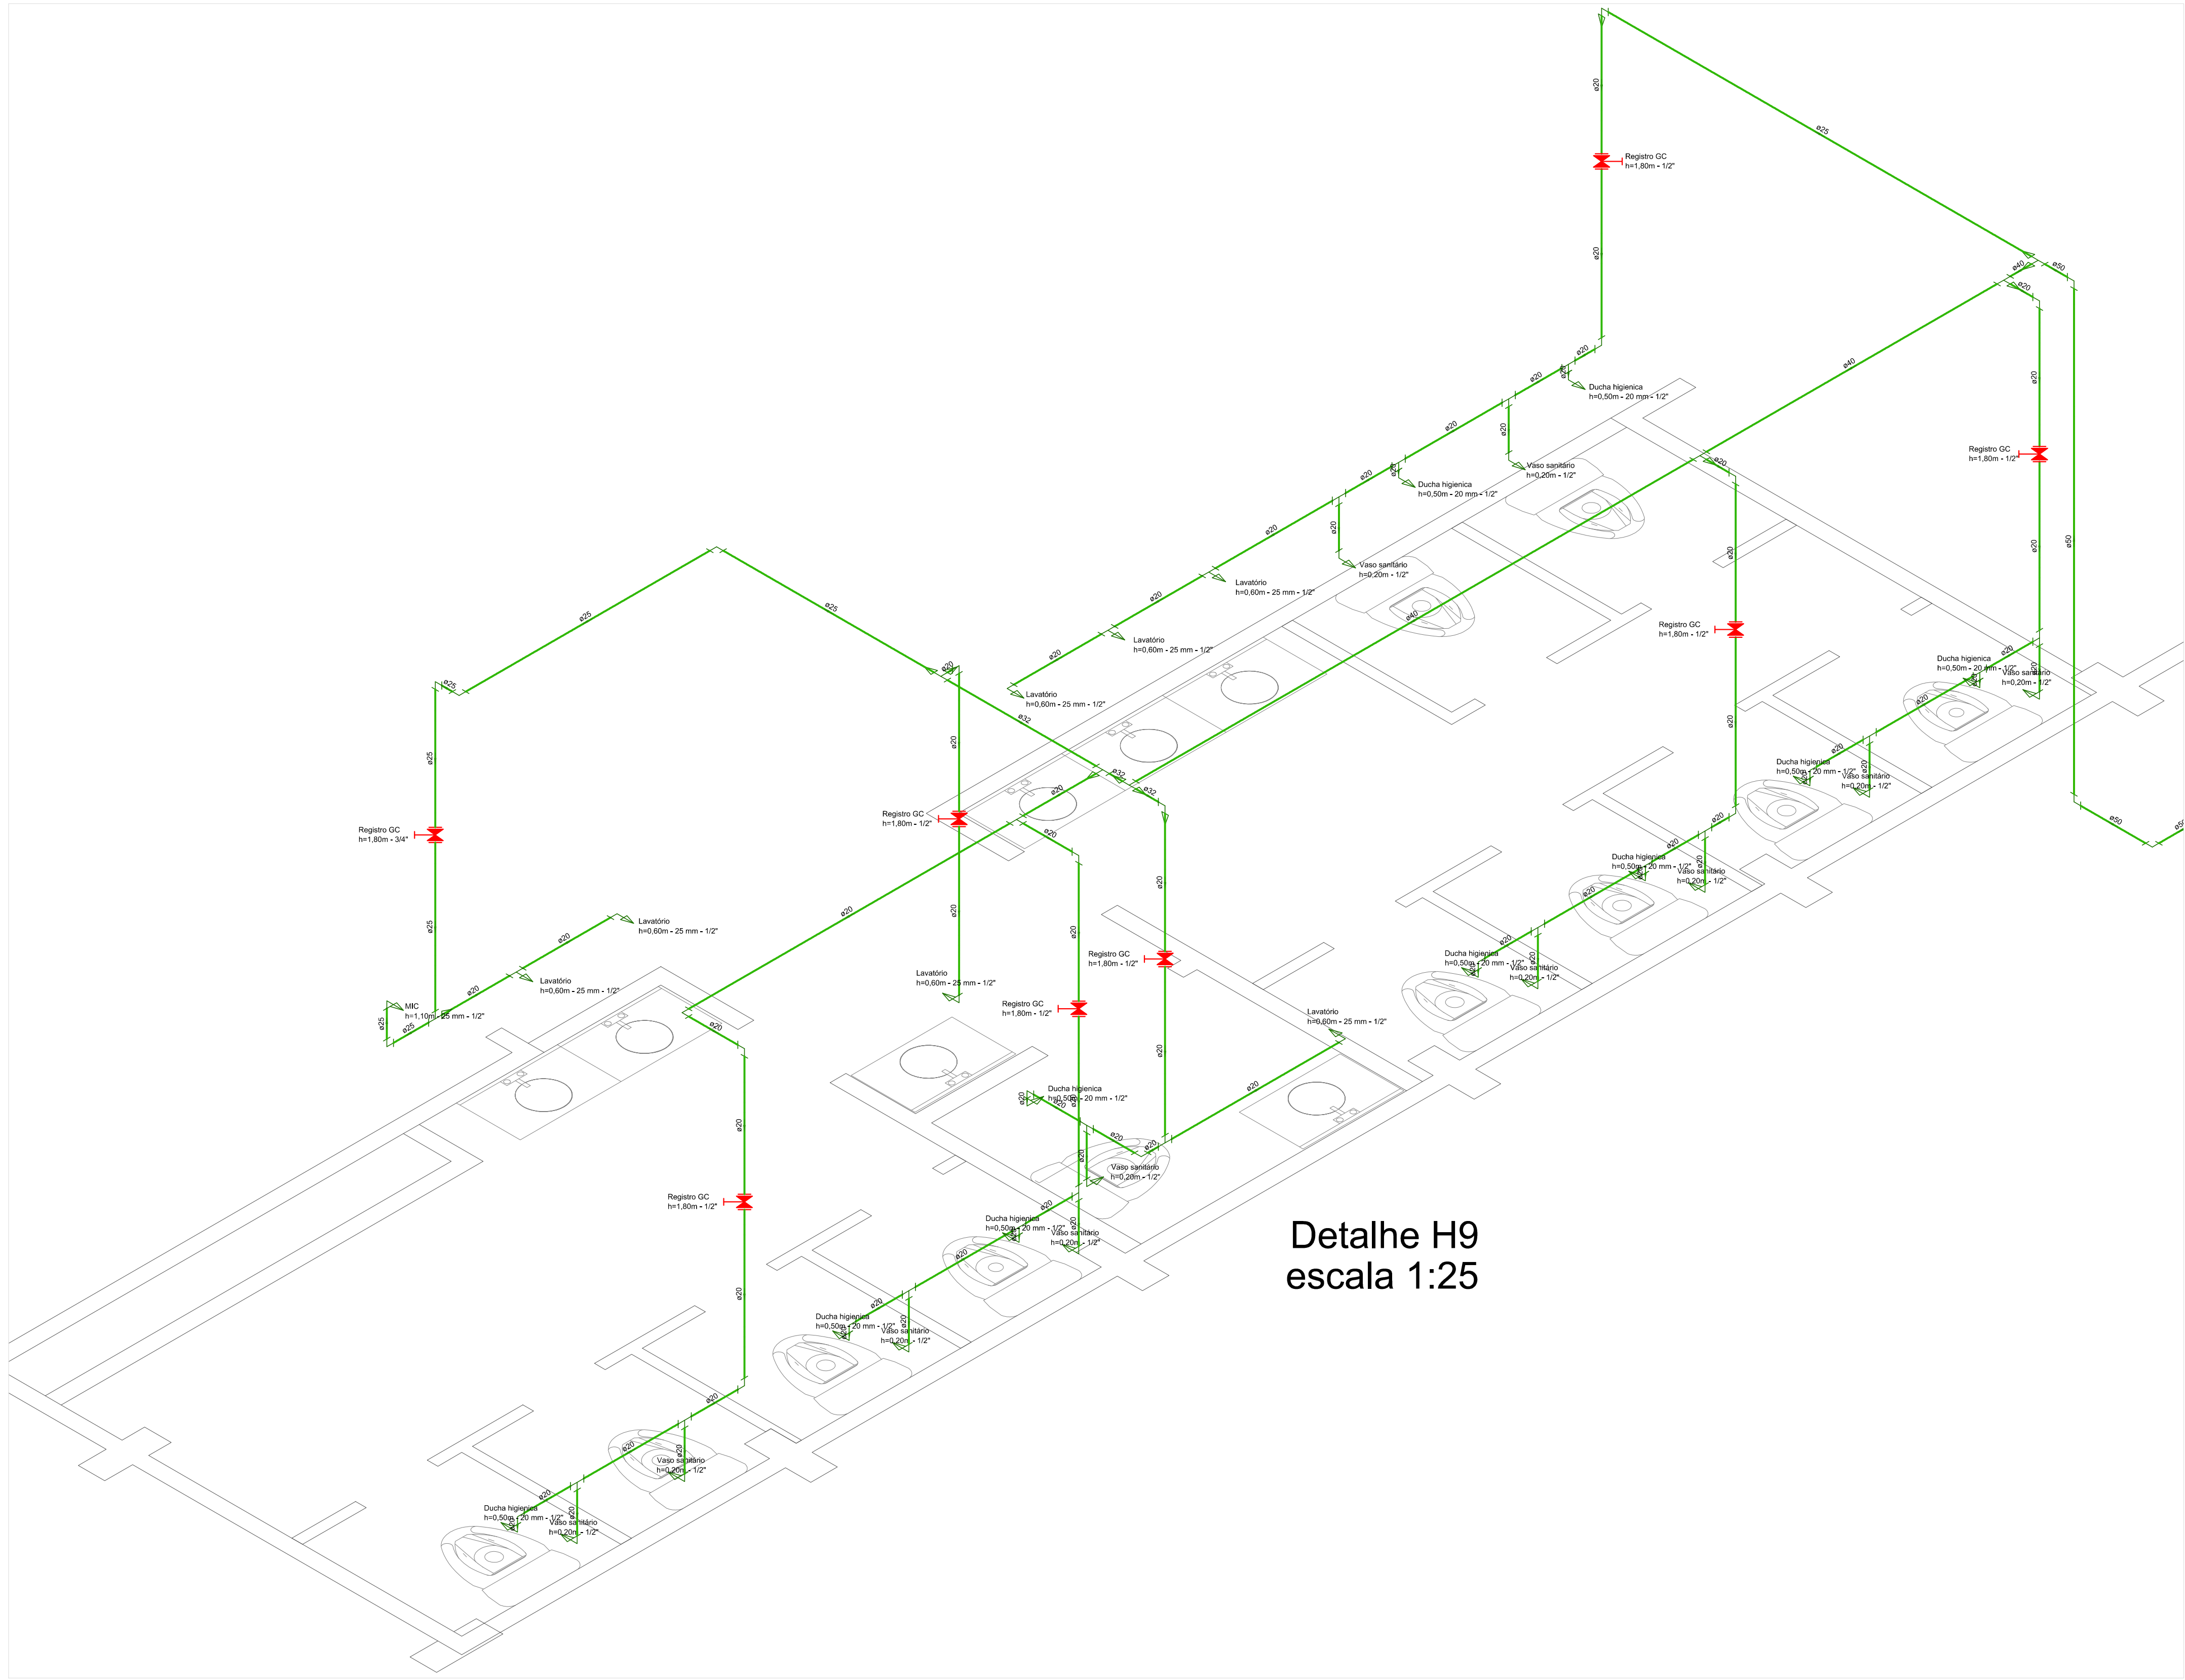


Detalhe H9
escala 1:25

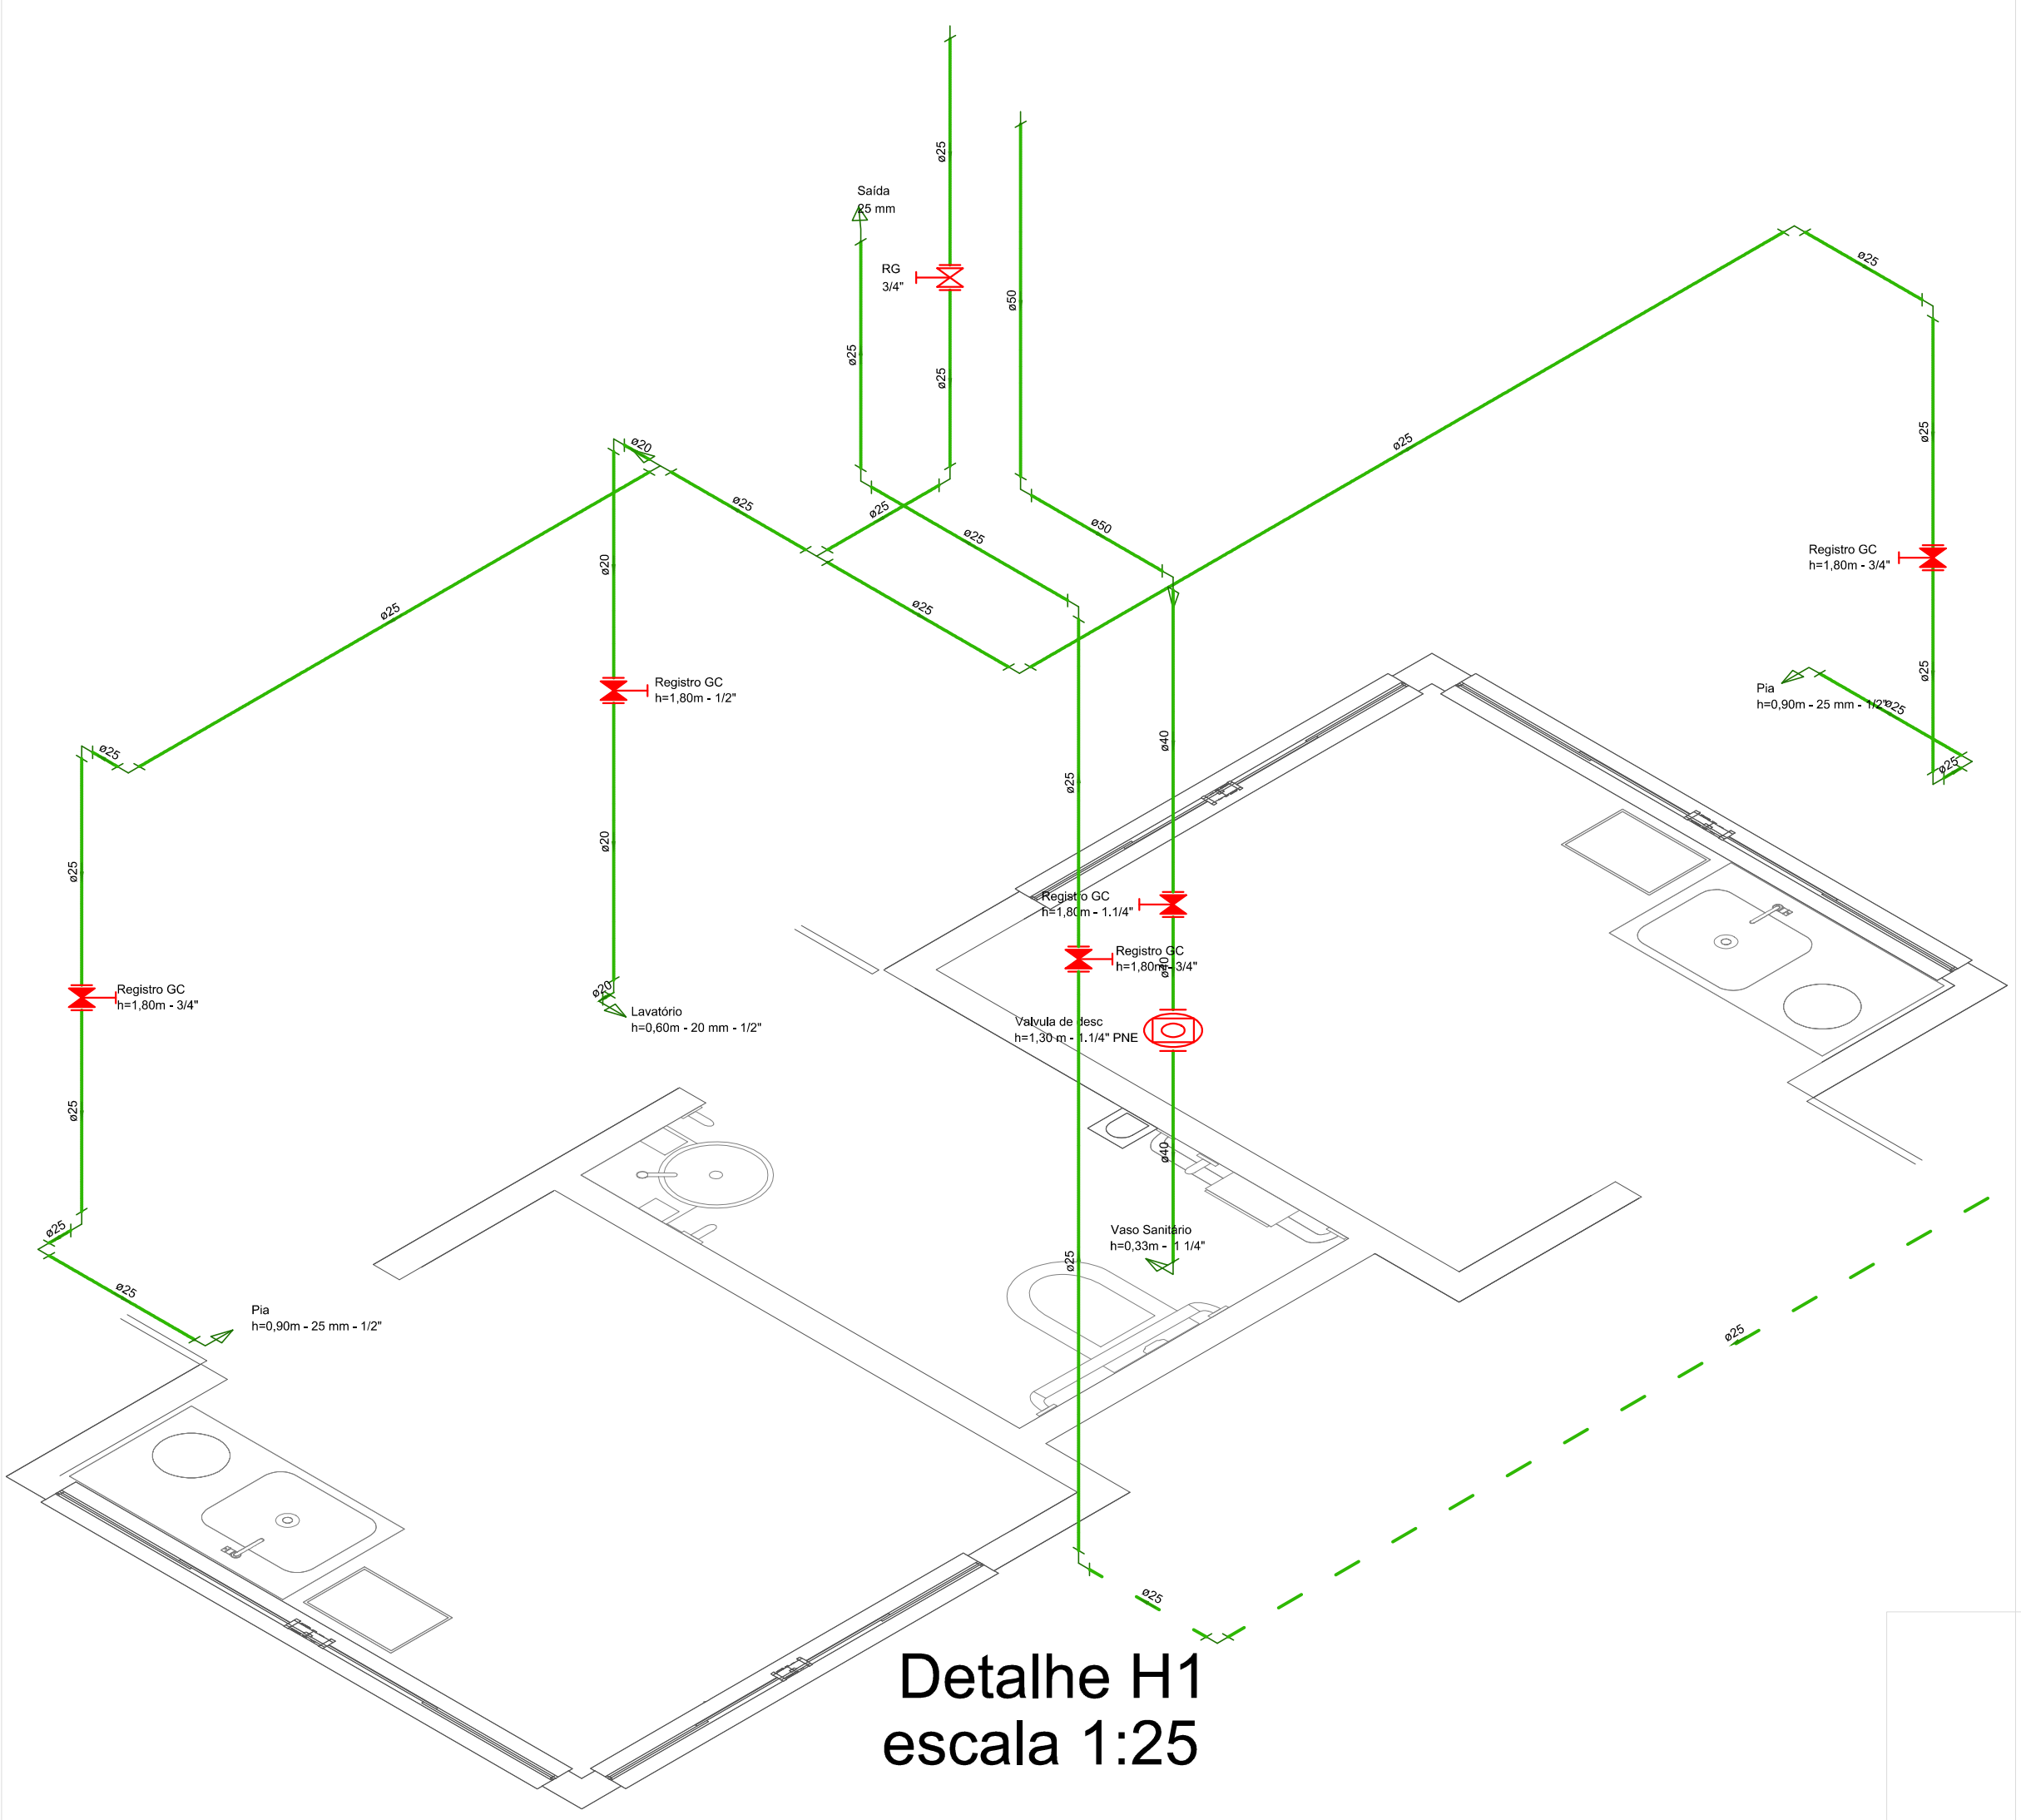


Detalhe H1
escala 1:25

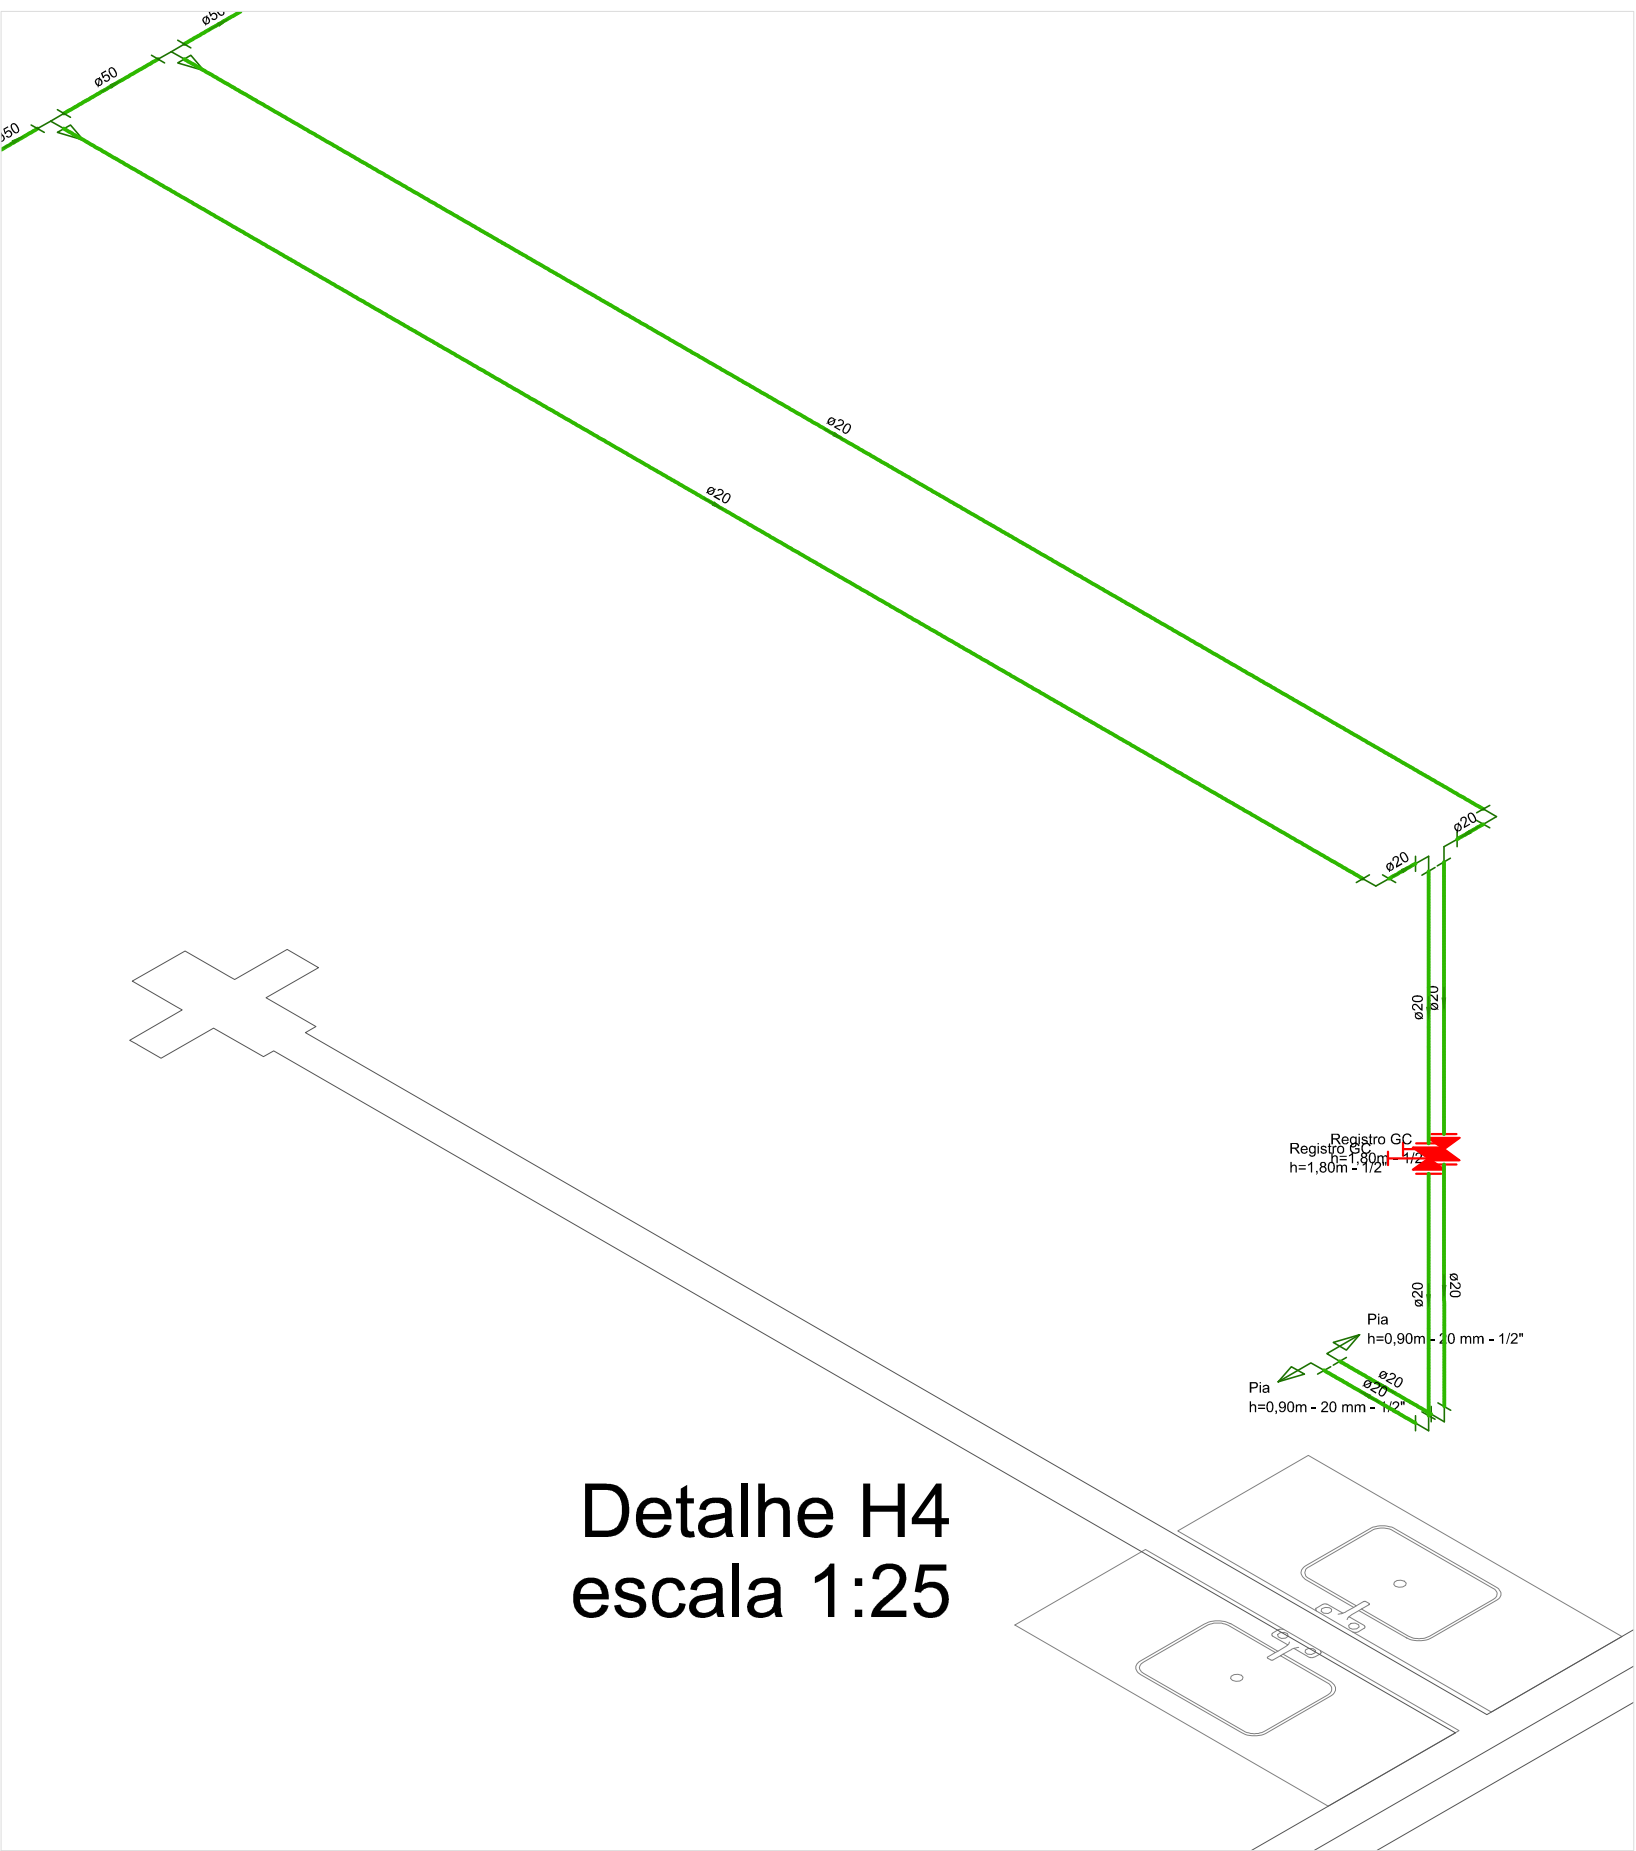


Detalhe H4
escala 1:25

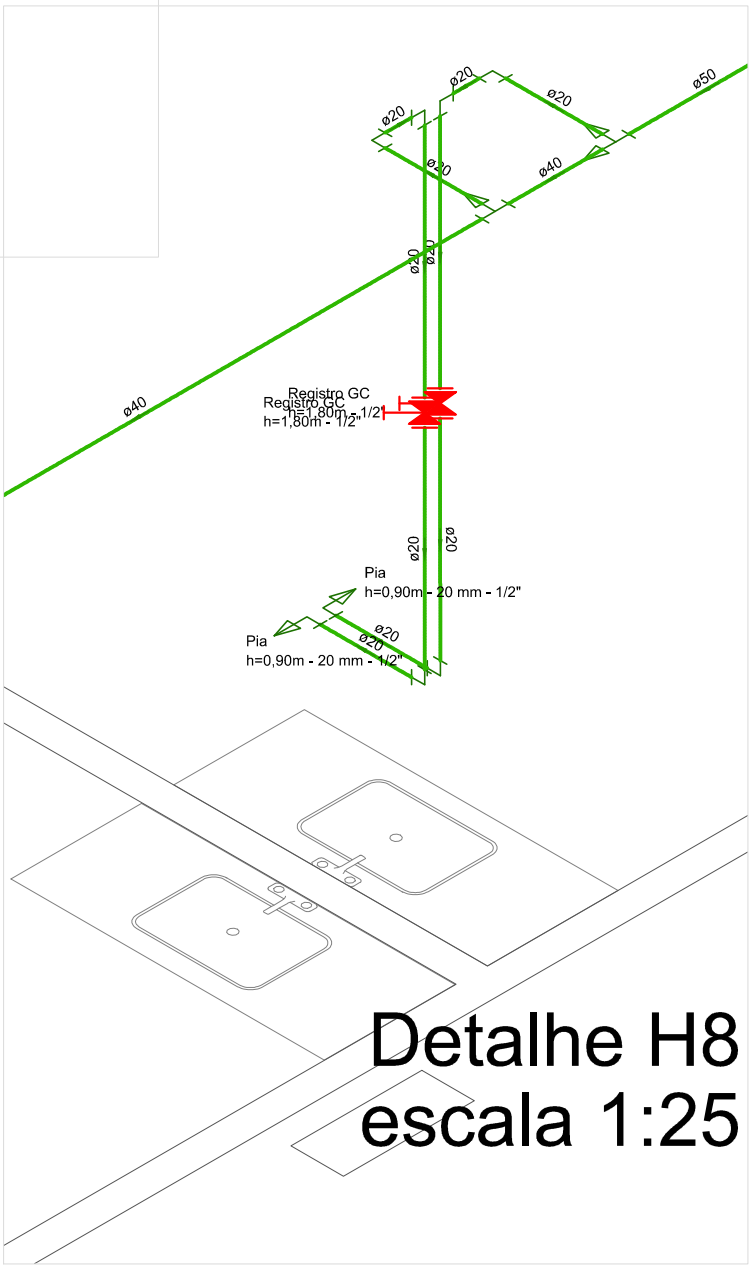


Detalhe H8
escala 1:25

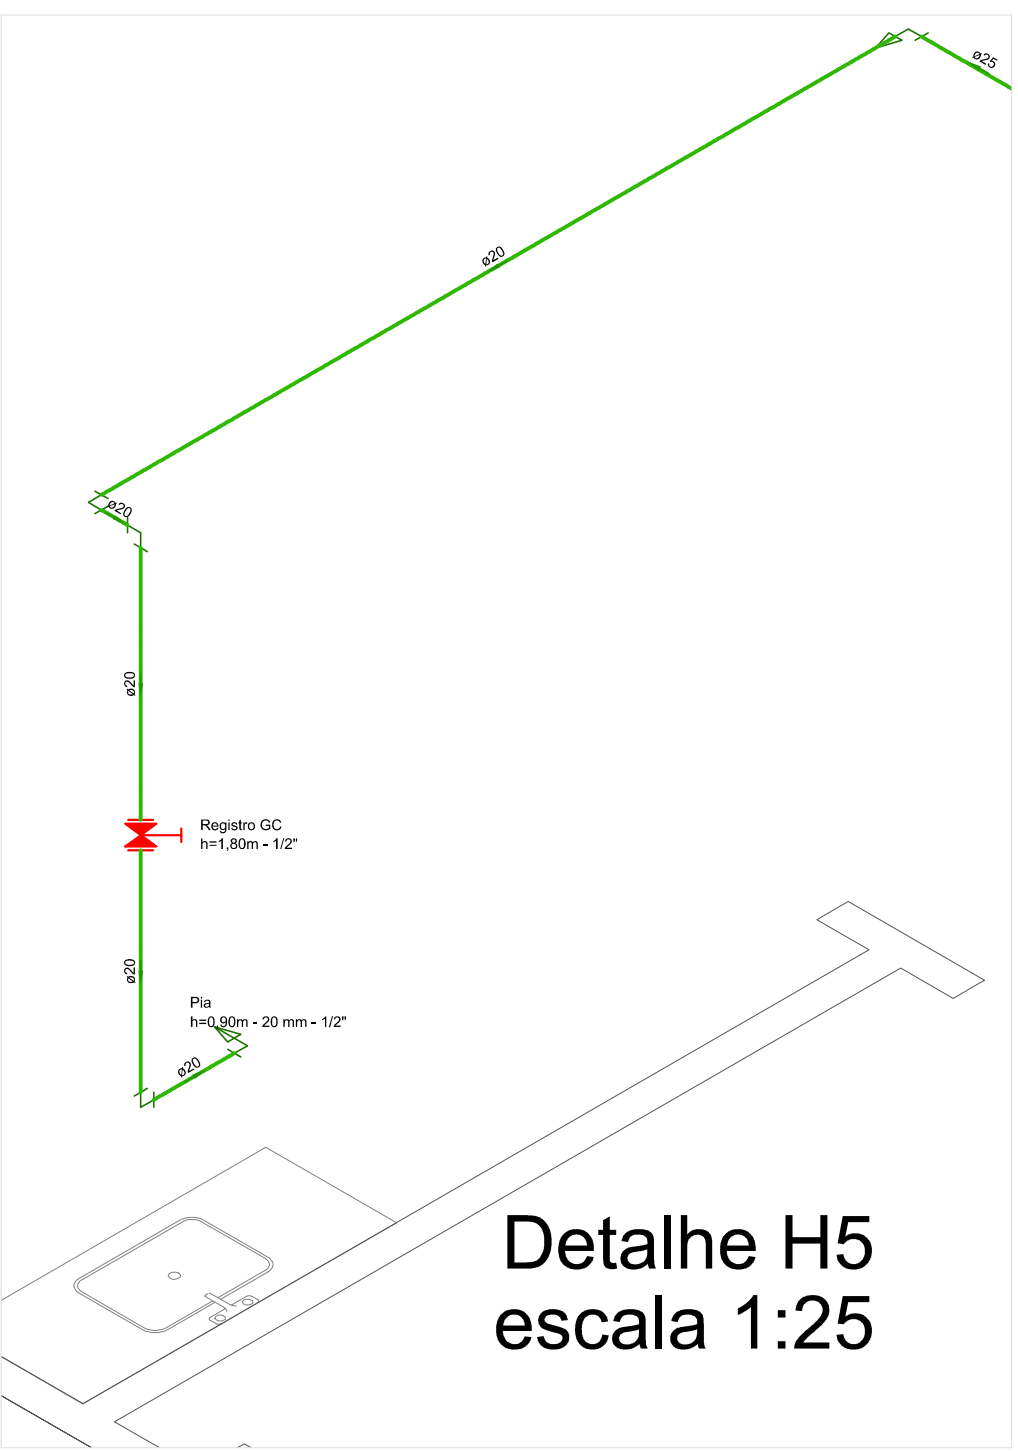


Detalhe H5
escala 1:25

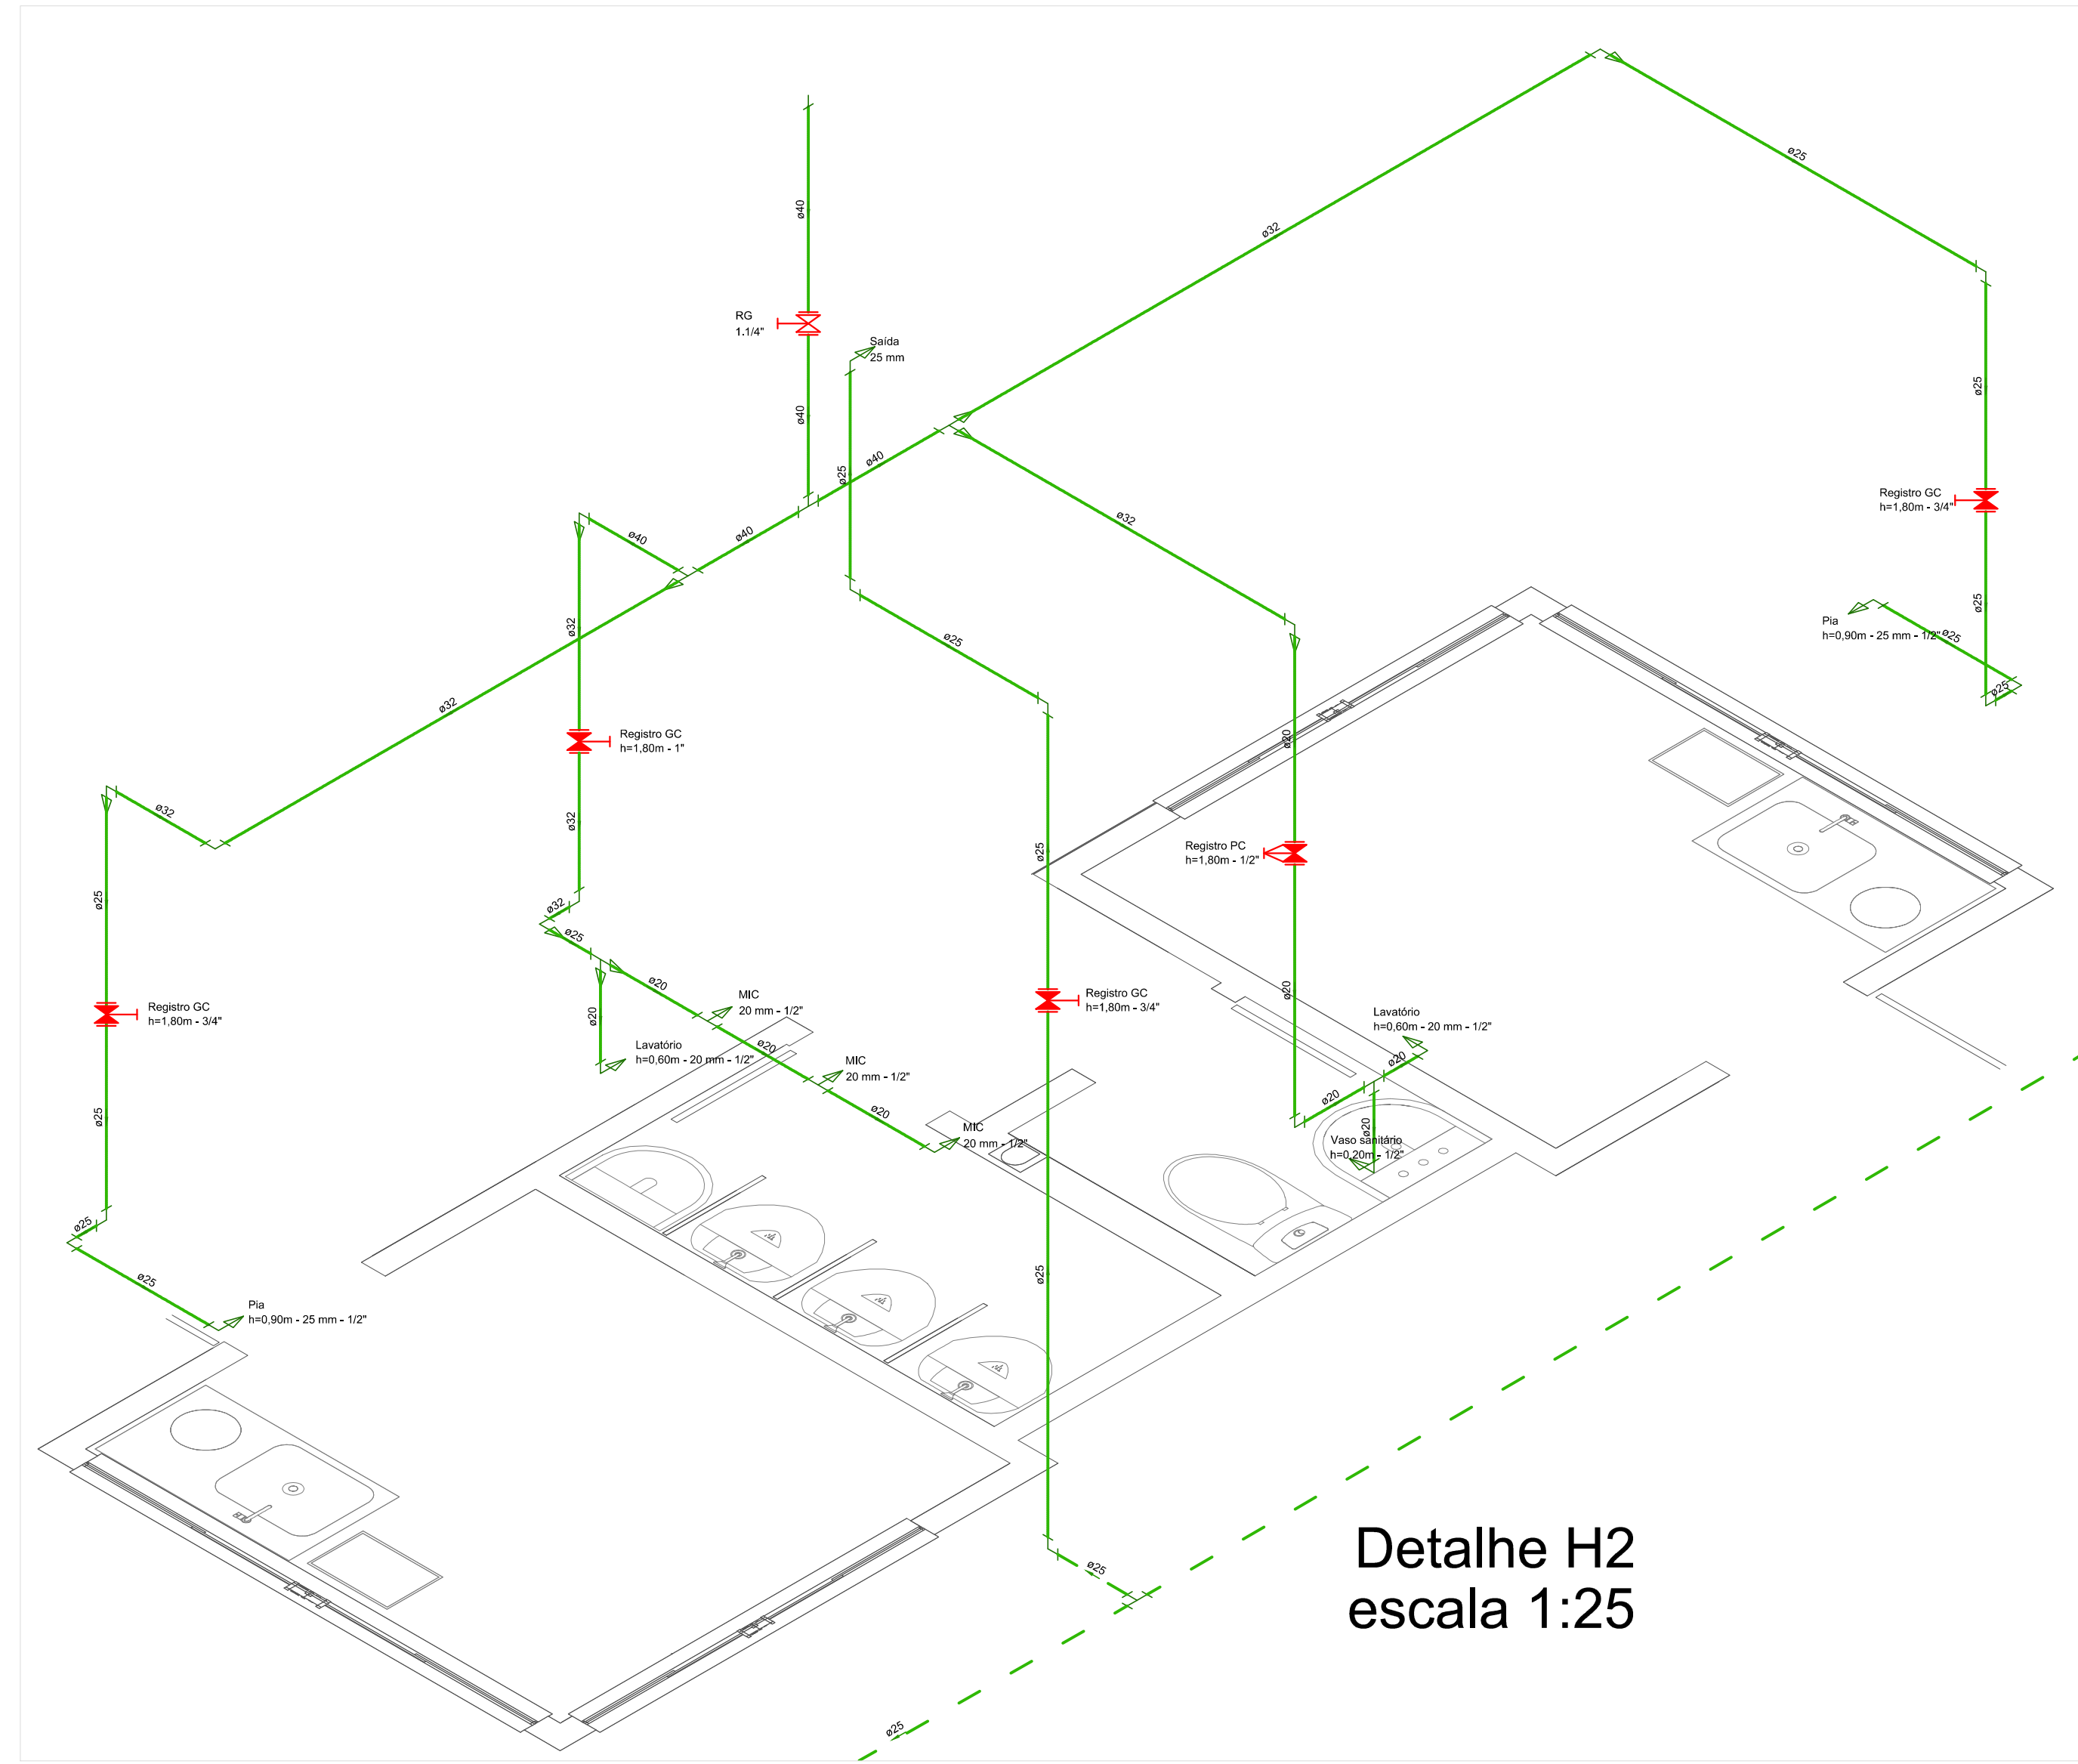


Detalhe H2
escala 1:25

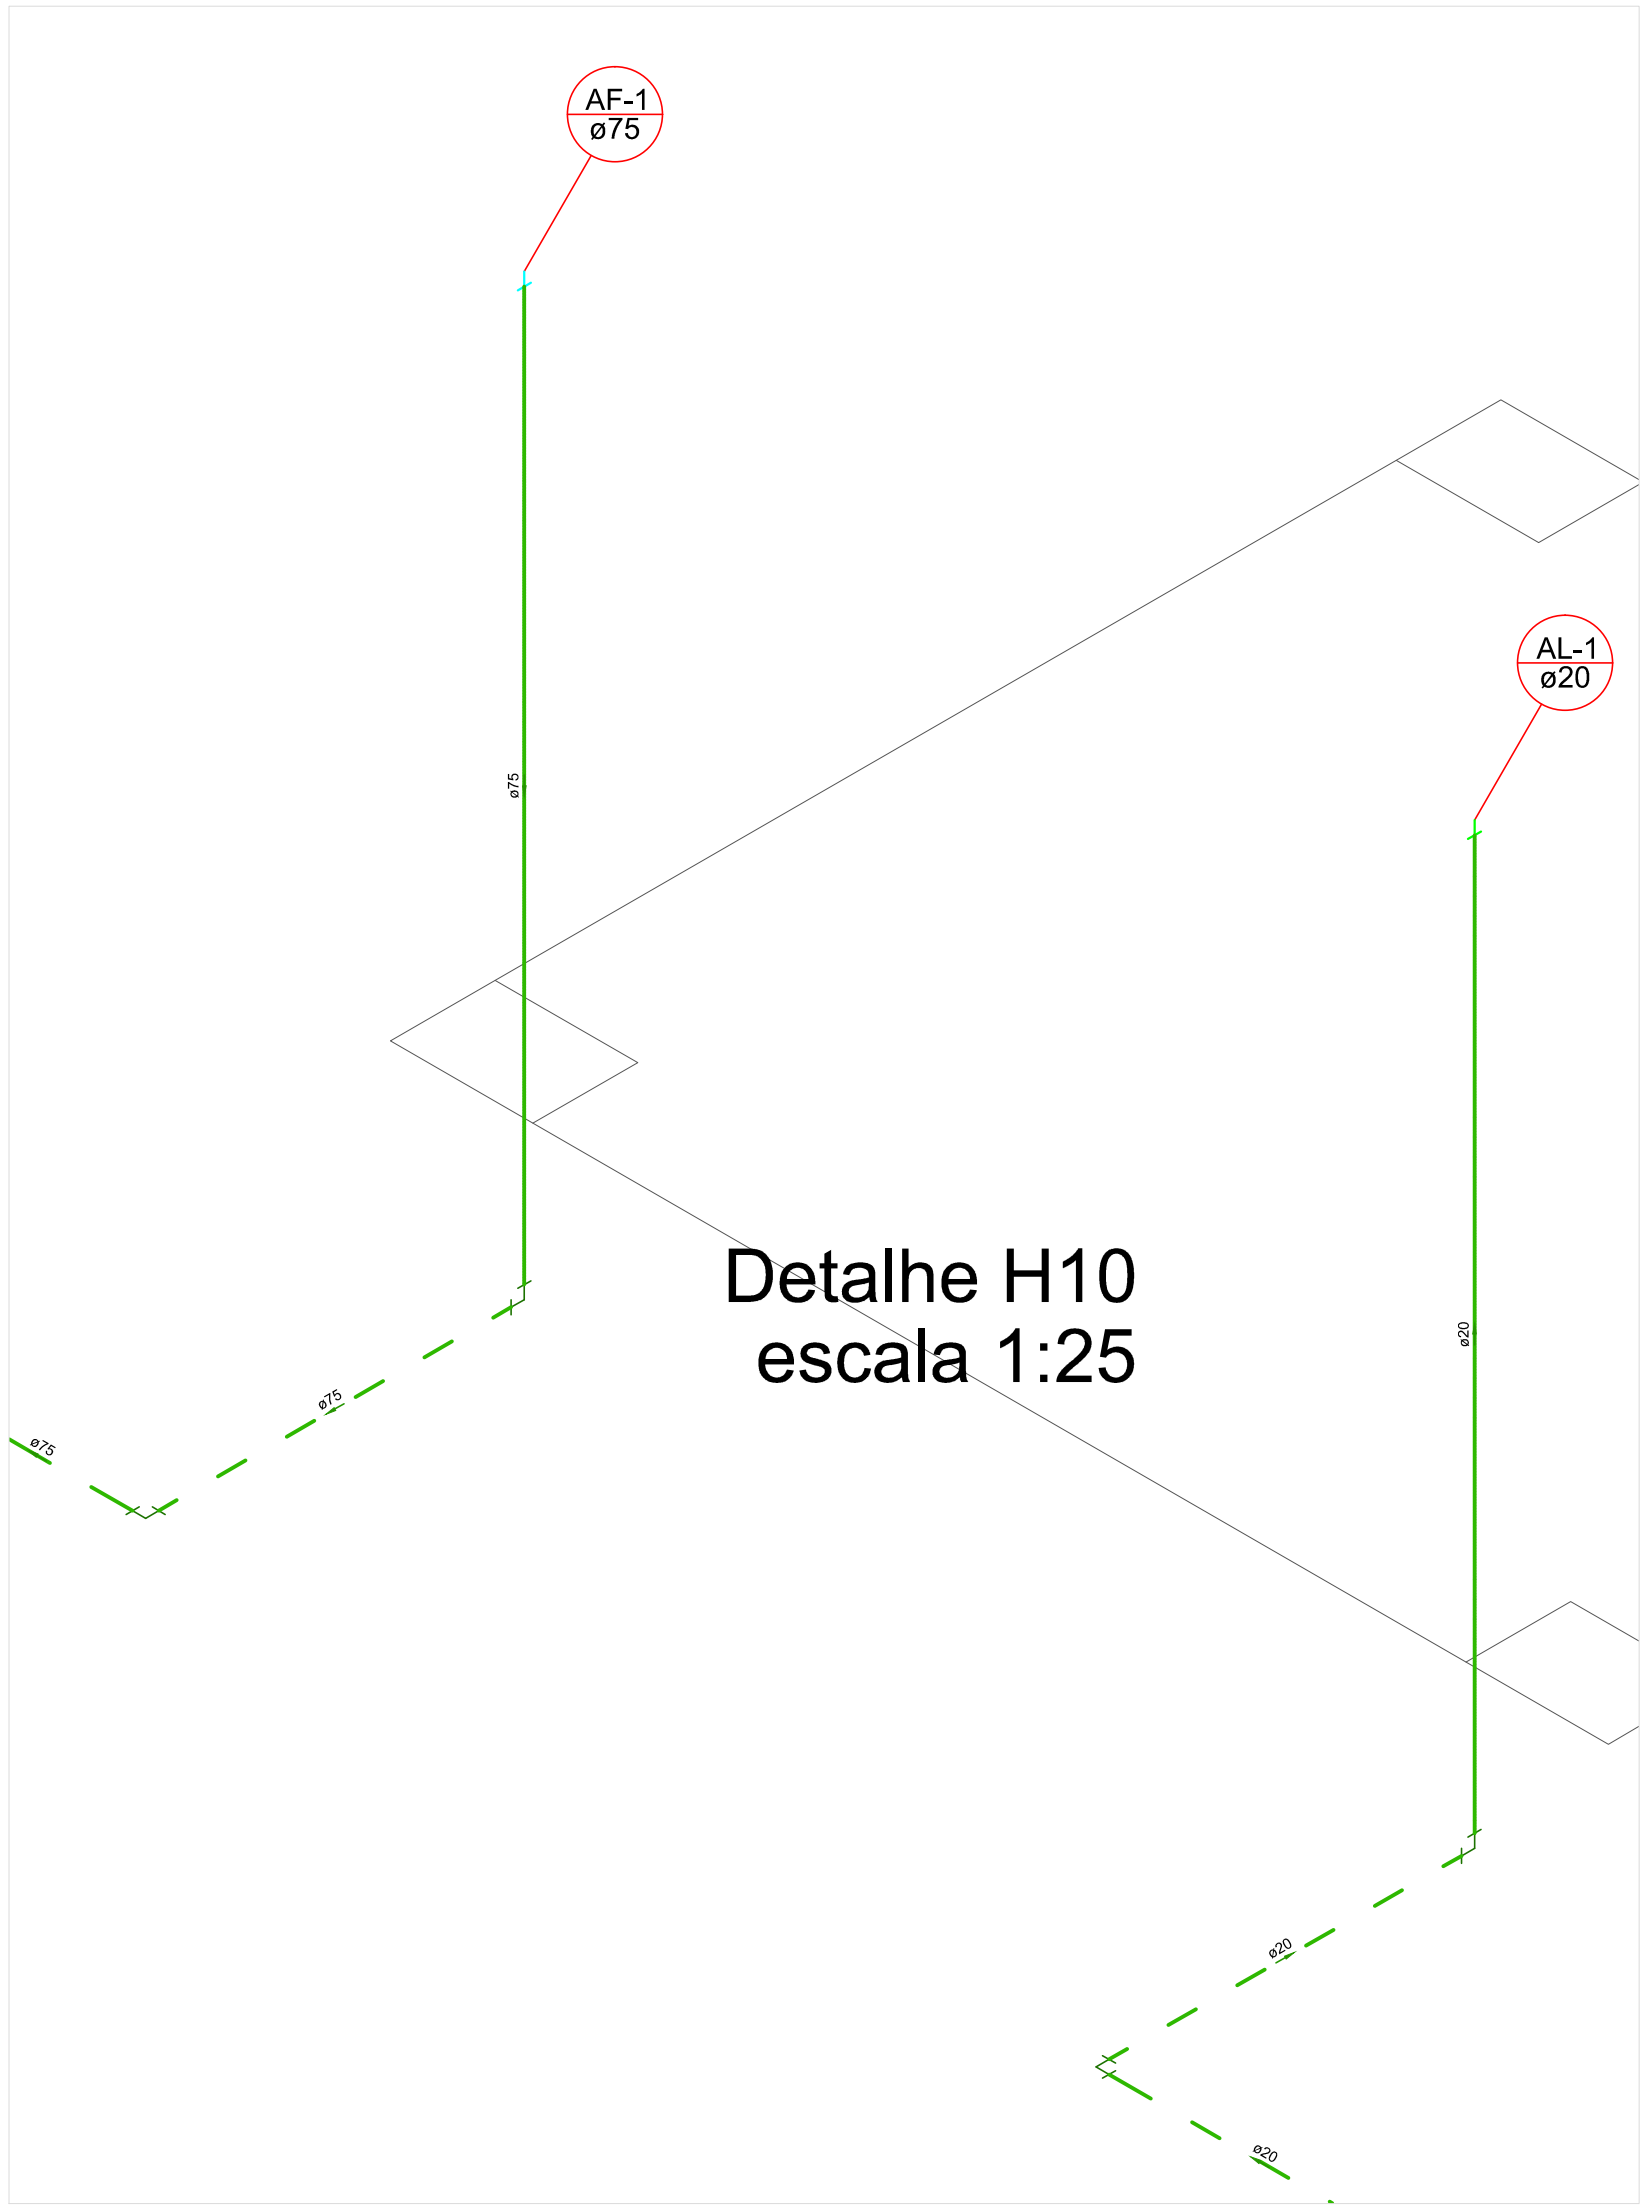


Detalhe H10
escala 1:25

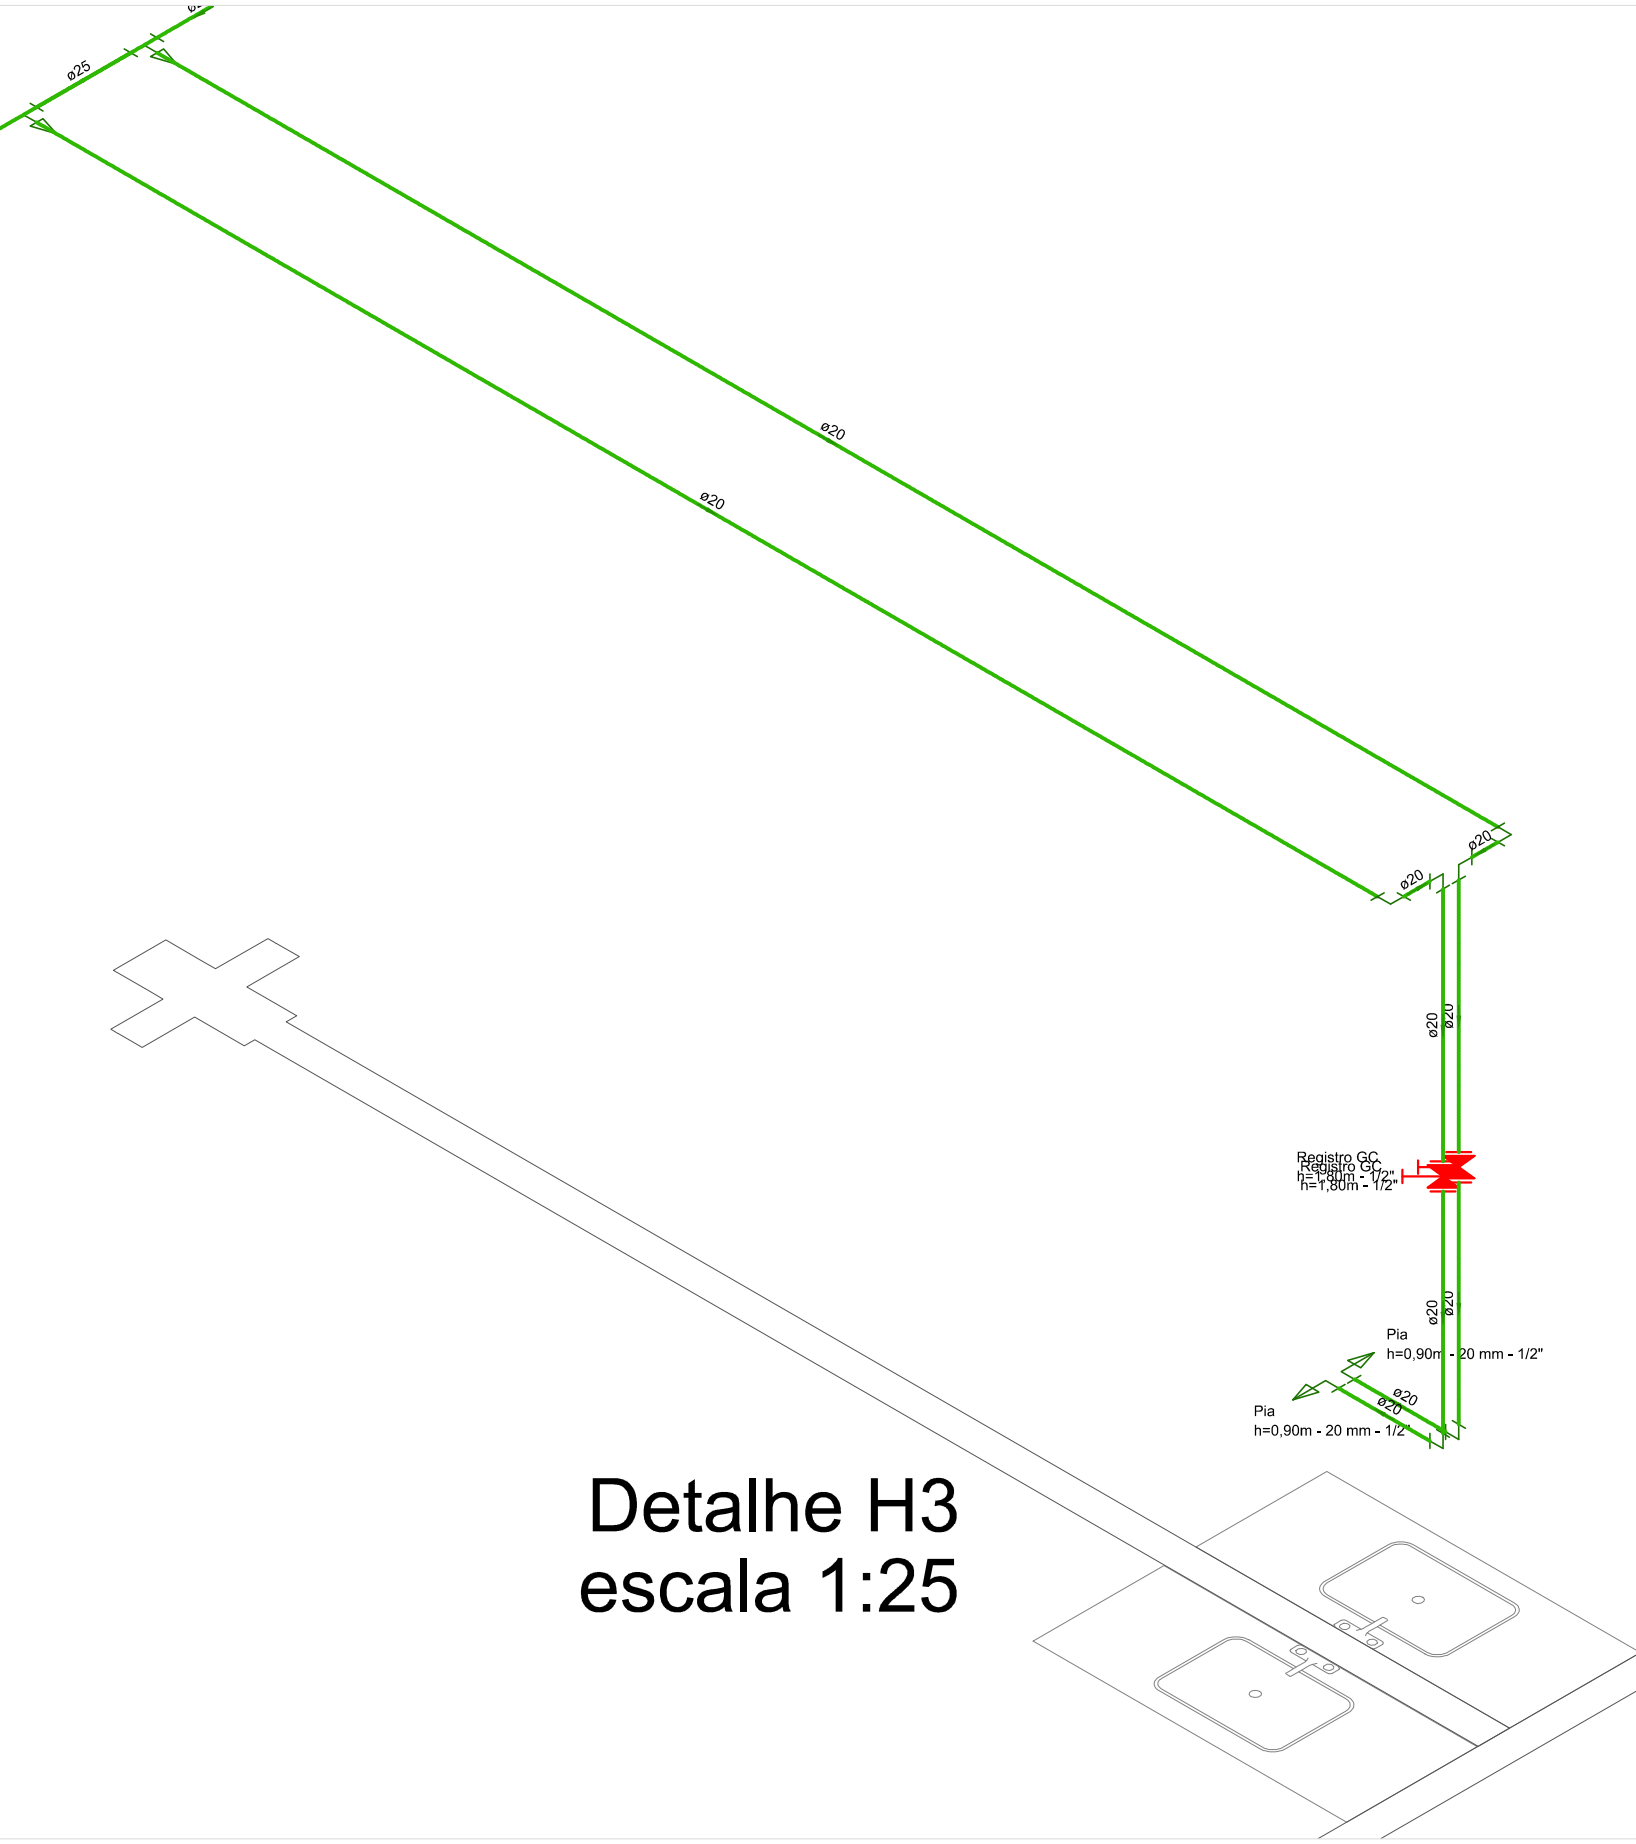

Detalhe H3
escala 1:25

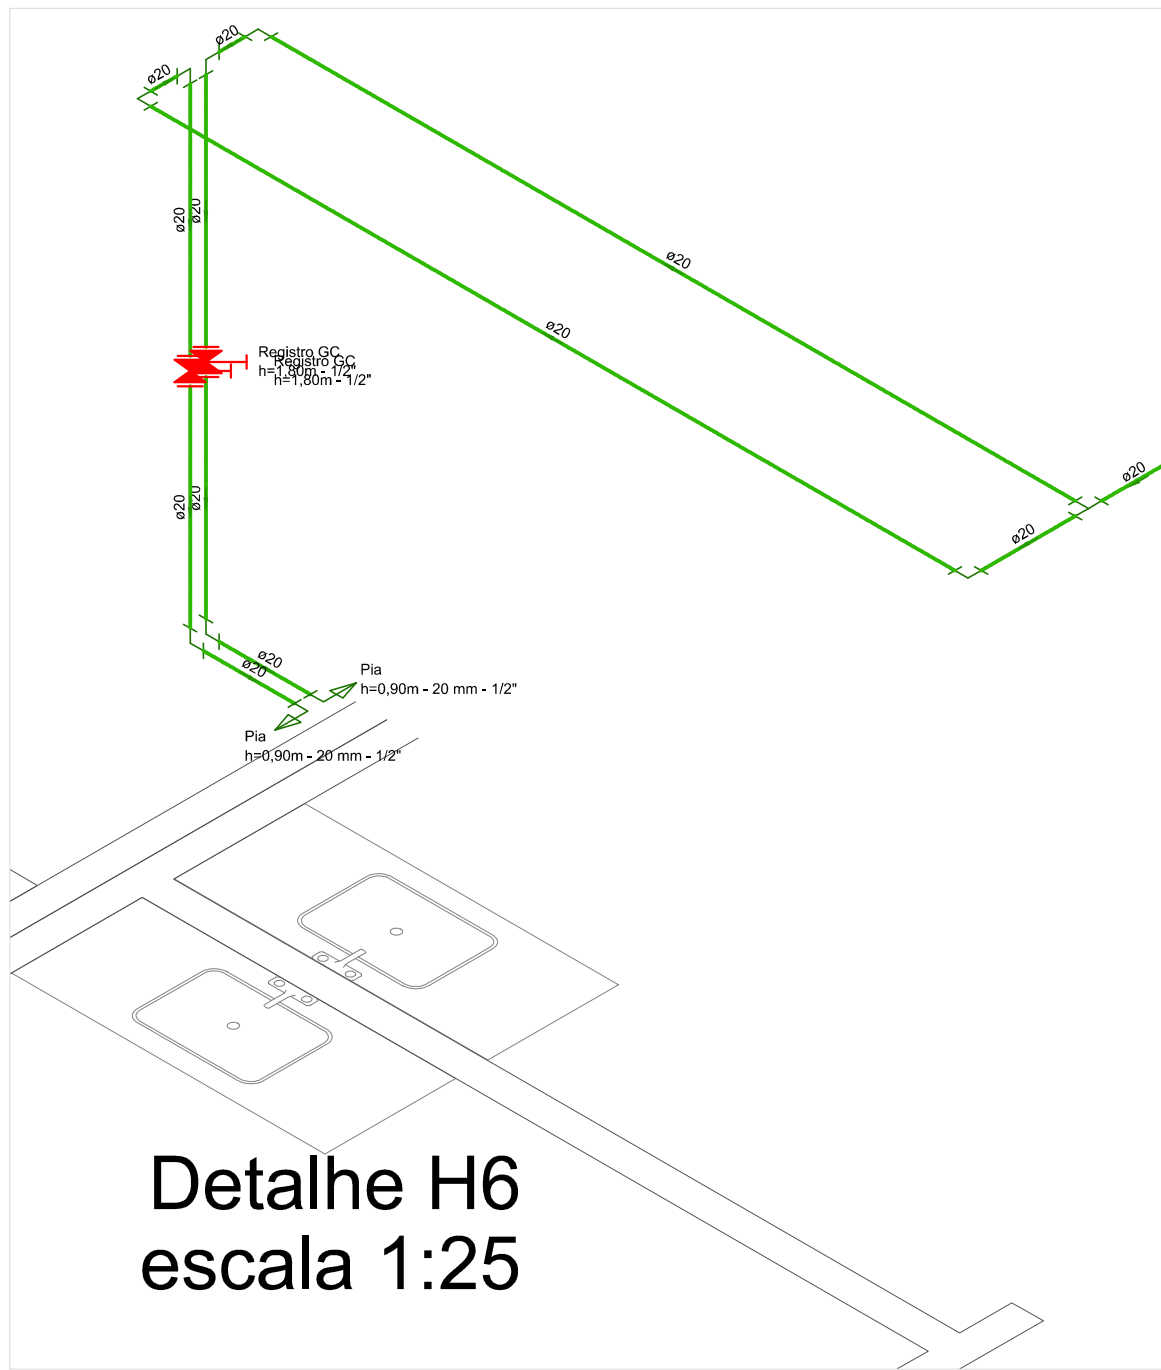

Detalhe H6
escala 1:25

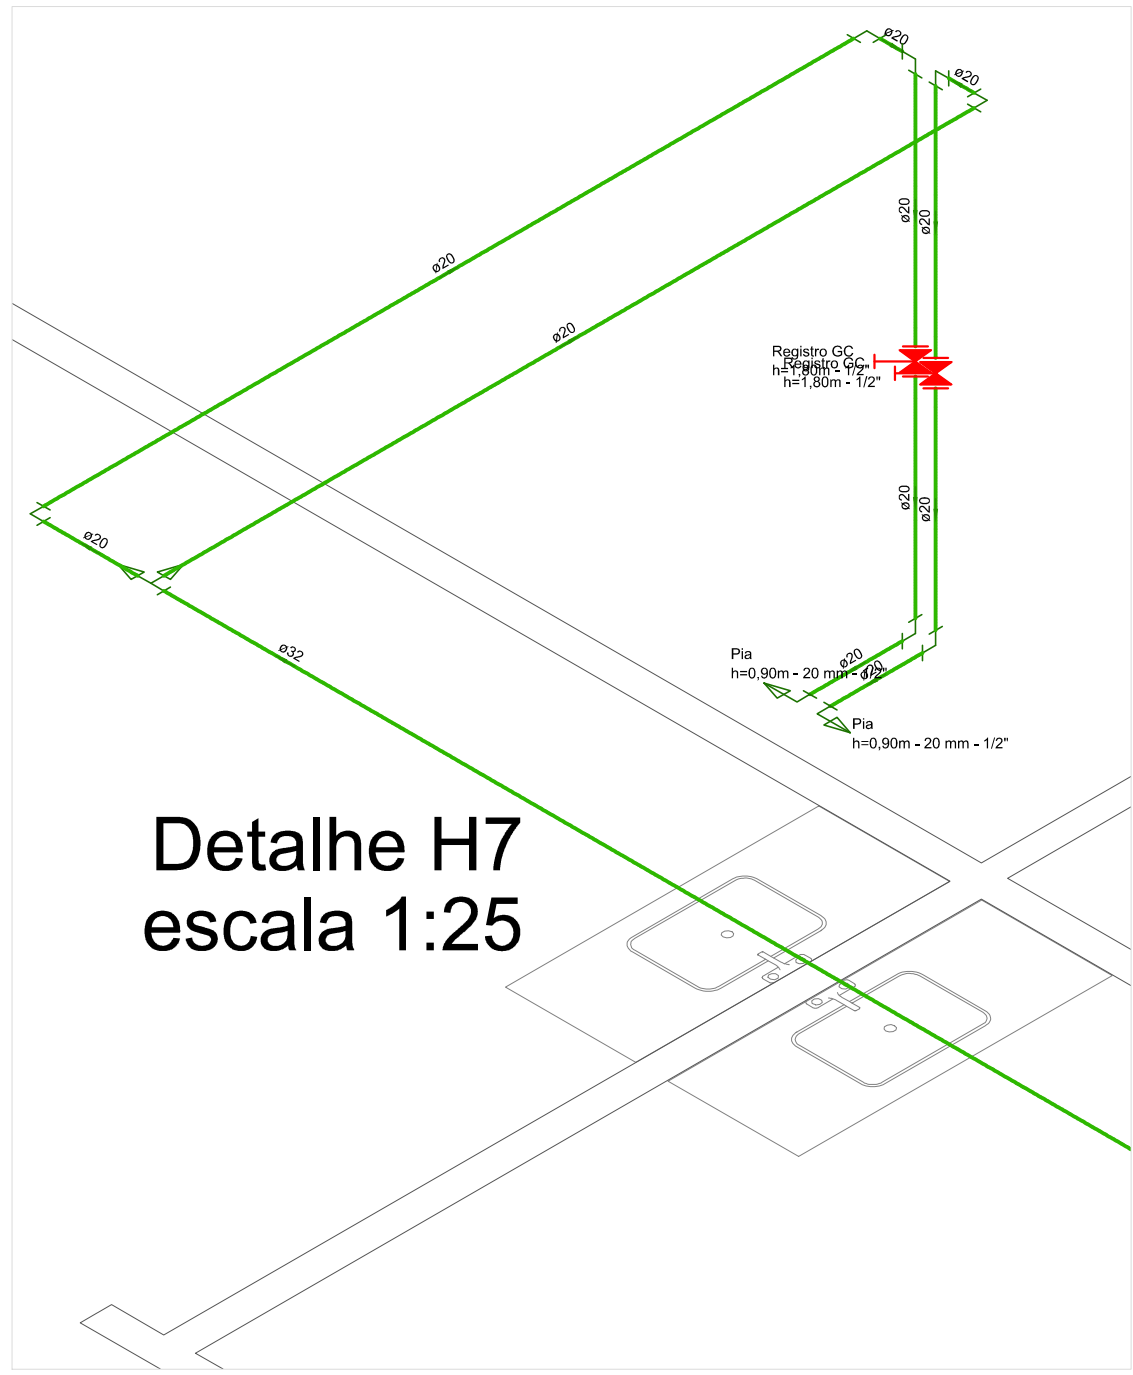

Detalhe H7
escala 1:25

LEGENDA

- Tubo pvc ponta e bolsa soldável, marrom, p/ água fria, pelo piso ou embutido na parede, bitola indicada.
- Tubo pvc ponta e bolsa soldável, marrom, p/ água fria, pelo teto ou forro, bitola indicada.
- Tubo pvc ponta e bolsa soldável, p/ água quente, pelo piso ou embutido na parede, bitola indicada.
- Tubo pvc ponta e bolsa soldável, p/ água quente, pelo teto ou forro, bitola indicada.
- Tubo pvc ponta e bolsa soldável ou anel, p/ esgoto sanitário, pelo piso ou embutido na parede, bitola indicada.
- Tubo pvc ponta e bolsa soldável ou anel, p/ esgoto sanitário, pelo teto ou forro, bitola indicada.
- Tubo pvc ponta e bolsa soldável ou anel, p/ água pluvial, pelo piso ou embutido na parede, bitola indicada.
- Tubo pvc ponta e bolsa soldável ou anel, p/ água pluvial, pelo teto ou forro, bitola indicada.
- Tubo pvc ponta e bolsa soldável ou anel, p/ água reuso pelo piso ou embutido na parede, bitola indicada.
- Tubo pvc ponta e bolsa soldável ou anel, p/ água reuso, pelo teto ou forro, bitola indicada.
- Prumada de água fria.
- Prumada de água de reuso.
- Prumada de ventilação.
- Prumada de drenagem.
- Prumada de água quente.
- Prumada de dejetos de pia.
- Prumada de esgoto secundário.
- Prumada de recalque.
- Prumada de recalque reuso.
- Caixa Sifonada - 150x150x50mm.
- Caixa Sifonada - 100x100x50mm.
- Ralo seco - 100x40mm.
- Caixas Inspeção Esgoto Sifonada - 60x60x60cm.
- Caixas Inspeção Esgoto Simples - 60x60x60cm.
- Caixas de Gordura - 60x60x60cm.
- Curva 45 Longa para Esgoto Sanitário.
- Joelho 45.
- Joelho 90- coluna bolsa.
- Junção simples.

NOTA:

Todas as conexões de saída de água fria que ligam aos aparelhos sanitários são LRM azul e indicado no isométrico.

CONSTRUÇÃO

REFORMA / CONSTRUÇÃO

PROPRIETÁRIO: SHOPPING POPULAR DO MUNICÍPIO DE SANTALUZ-BA

TIPO DA CONSTRUÇÃO: COMERCIAL

AUTOR DO PROJETO/DESENHISTA: MARCELO ANDRÉ

ESCALA: 1/25

RESPONSÁVEL TÉCNICO: MARCELO ANDRÉ

LOCALIZAÇÃO: Rua: Getúlio Vargas, SN - Bairro: Centro - Santaluz-Bahia - Cep: 48880-000

TÍTULO: PROJETO DE INSTALAÇÕES HIDROSSANITÁRIAS


PLANTA BAIXA TERREO - ÁGUA FRIA

DETALHES ISOMÉTRICOS

DATA: FEVEREIRO / 2023

REVISÃO: 00

ASSINATURA DO PROPRIETÁRIO: C.N.P.J.

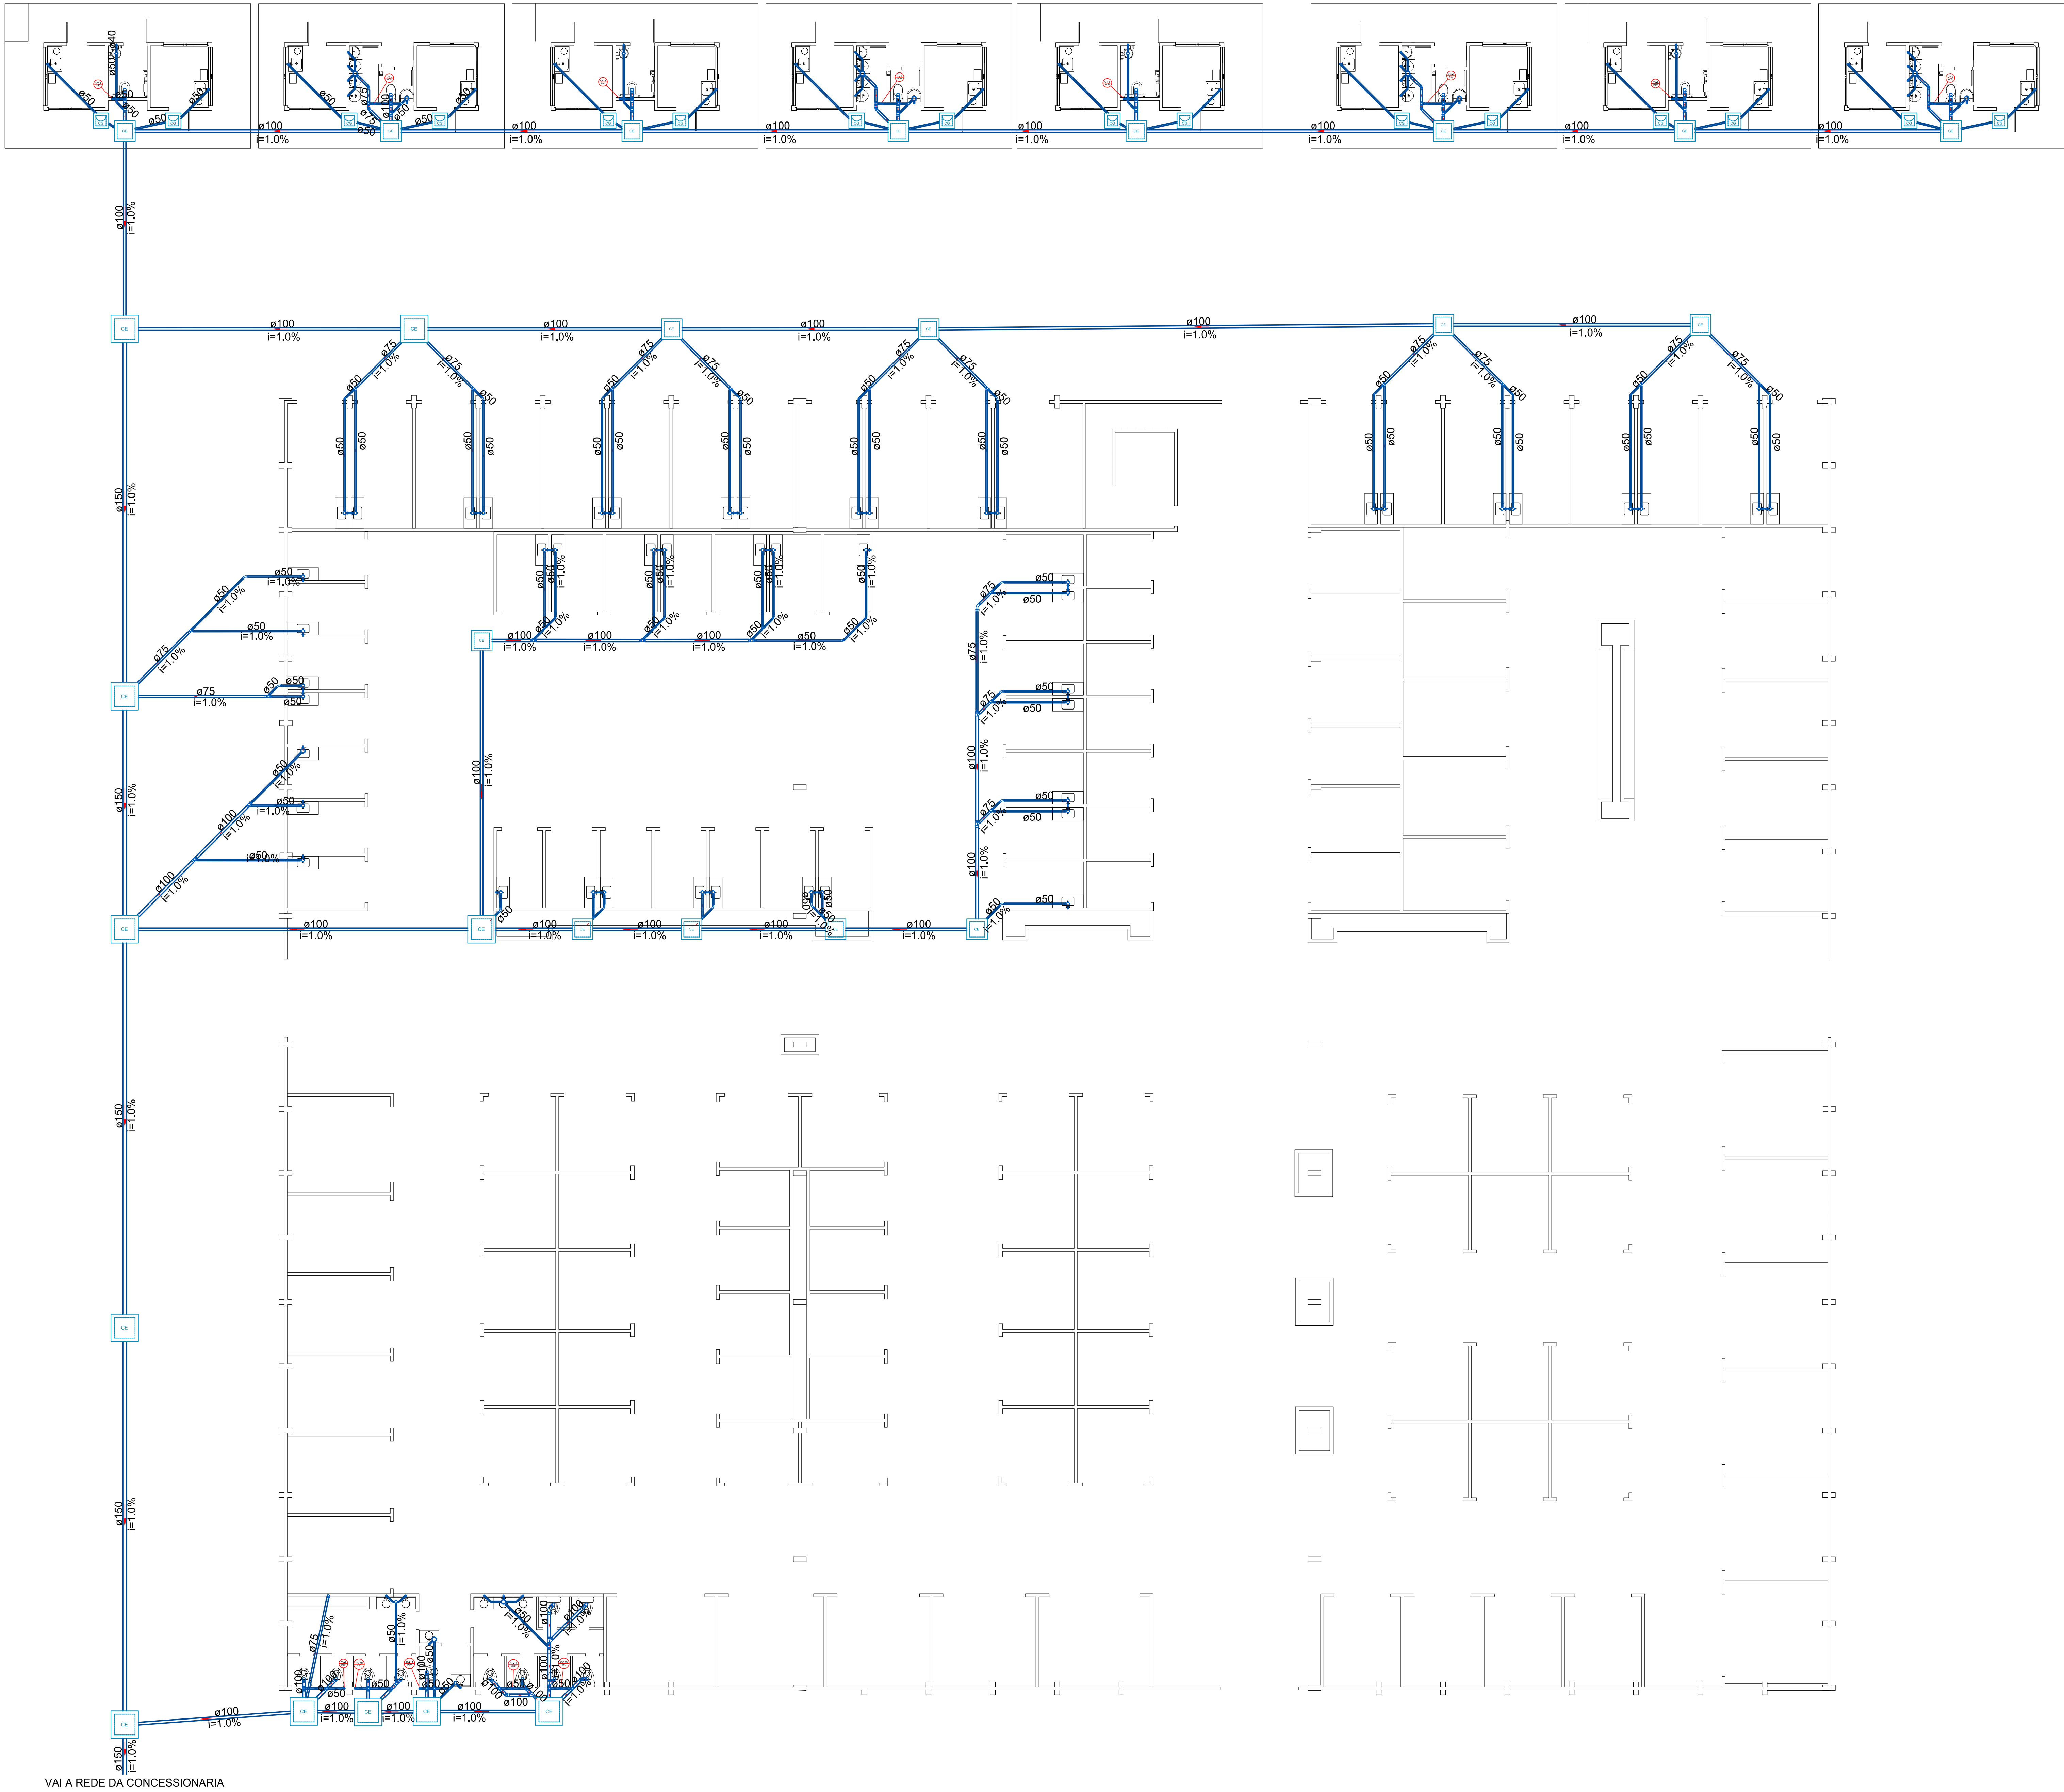

LEGENDA

- Tubo pvc ponta e bolsa soldável, marrom, p/ água fria, pelo piso ou embutido na parede, bitola indicada.
- Tubo pvc ponta e bolsa soldável, marrom, p/ água fria, pelo teto ou forro, bitola indicada.
- Tubo pvc ponta e bolsa soldável, p/ água quente, pelo piso ou embutido na parede, bitola indicada.
- Tubo pvc ponta e bolsa soldável, p/ água quente, pelo teto ou forro, bitola indicada.
- Tubo pvc ponta e bolsa soldável ou anel, p/ esgoto sanitário, pelo piso ou embutido na parede, bitola indicada.
- Tubo pvc ponta e bolsa soldável ou anel, p/ esgoto sanitário, pelo teto ou forro, bitola indicada.
- Tubo pvc ponta e bolsa soldável ou anel, p/ água pluvial, pelo piso ou embutido na parede, bitola indicada.
- Tubo pvc ponta e bolsa soldável ou anel, p/ água pluvial, pelo teto ou forro, bitola indicada.
- Tubo pvc ponta e bolsa soldável ou anel, p/ água reuso pelo piso ou embutido na parede, bitola indicada.
- Tubo pvc ponta e bolsa soldável ou anel, p/ água reuso, pelo teto ou forro, bitola indicada.
- Prumada de água fria.
- Prumada de água de reuso
- Prumada de ventilação
- Prumada de drenagem
- Prumada de água quente.
- Prumada de dejetos de pia
- Prumada de esgoto secundário
- Prumada de recalque
- Prumada de recalque reuso
- Caixa Sifonada - 150x150x50mm
- Caixa Sifonada - 100x100x50mm
- Ralo seco - 100x40mm
- Caixas Inspeção Esgoto Sifonada - 60x60x60cm
- Caixas Inspeção Esgoto Simples - 60x60x60cm
- Caixas de Gordura - 60x60x60cm
- Curva 45 Longa para Esgoto Sanitário
- Joelho 45
- Joelho 90- coluna bolsa
- Junção simples

NOTA:


Todas as conexões de saída de água fria que ligam aos aparelhos sanitários são LRM azul e indicado no isométrico.

CONSTRUÇÃO


REFORMA / CONSTRUÇÃO

PROPRIETÁRIO:	
SHOPPING POPULAR DO MUNICÍPIO DE SANTALUZ-BA	
TIPO DA CONSTRUÇÃO:	
COMERCIAL	LOCALIZAÇÃO:
Rua: Getúlio Vargas, SN - Bairro: Centro - Santaluz-Bahia - Cep: 48880-000	
AUTOR DO PROJETO/DESENHISTA:	TTULOS:
PROJETO DE INSTALAÇÕES HIDROSSANITARIAS	
PLANTA BAIXA TÉRREO - ESGOTO	
05/08	REV.
00	REV.
ESCALA:	DATA:
1/100	FEVEREIRO / 2023
RESPONSÁVEL TÉCNICO:	ASSINATURA DO PROPRIETÁRIO:
C.A.P.S. -	




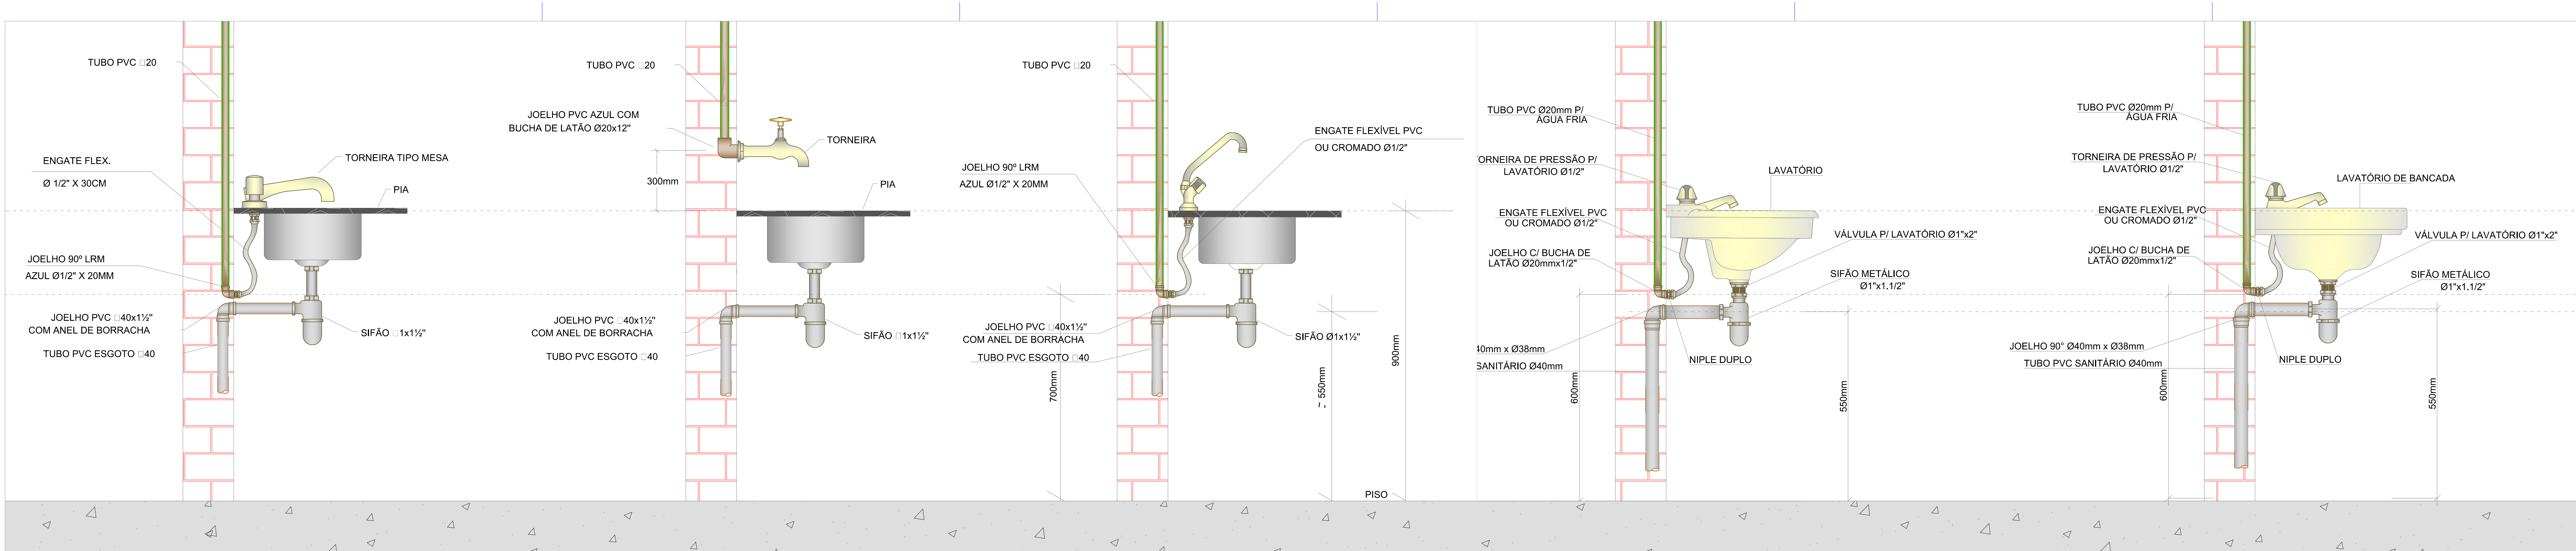


CAIXA SIFONADA 60x60cm
SEM ESCALA

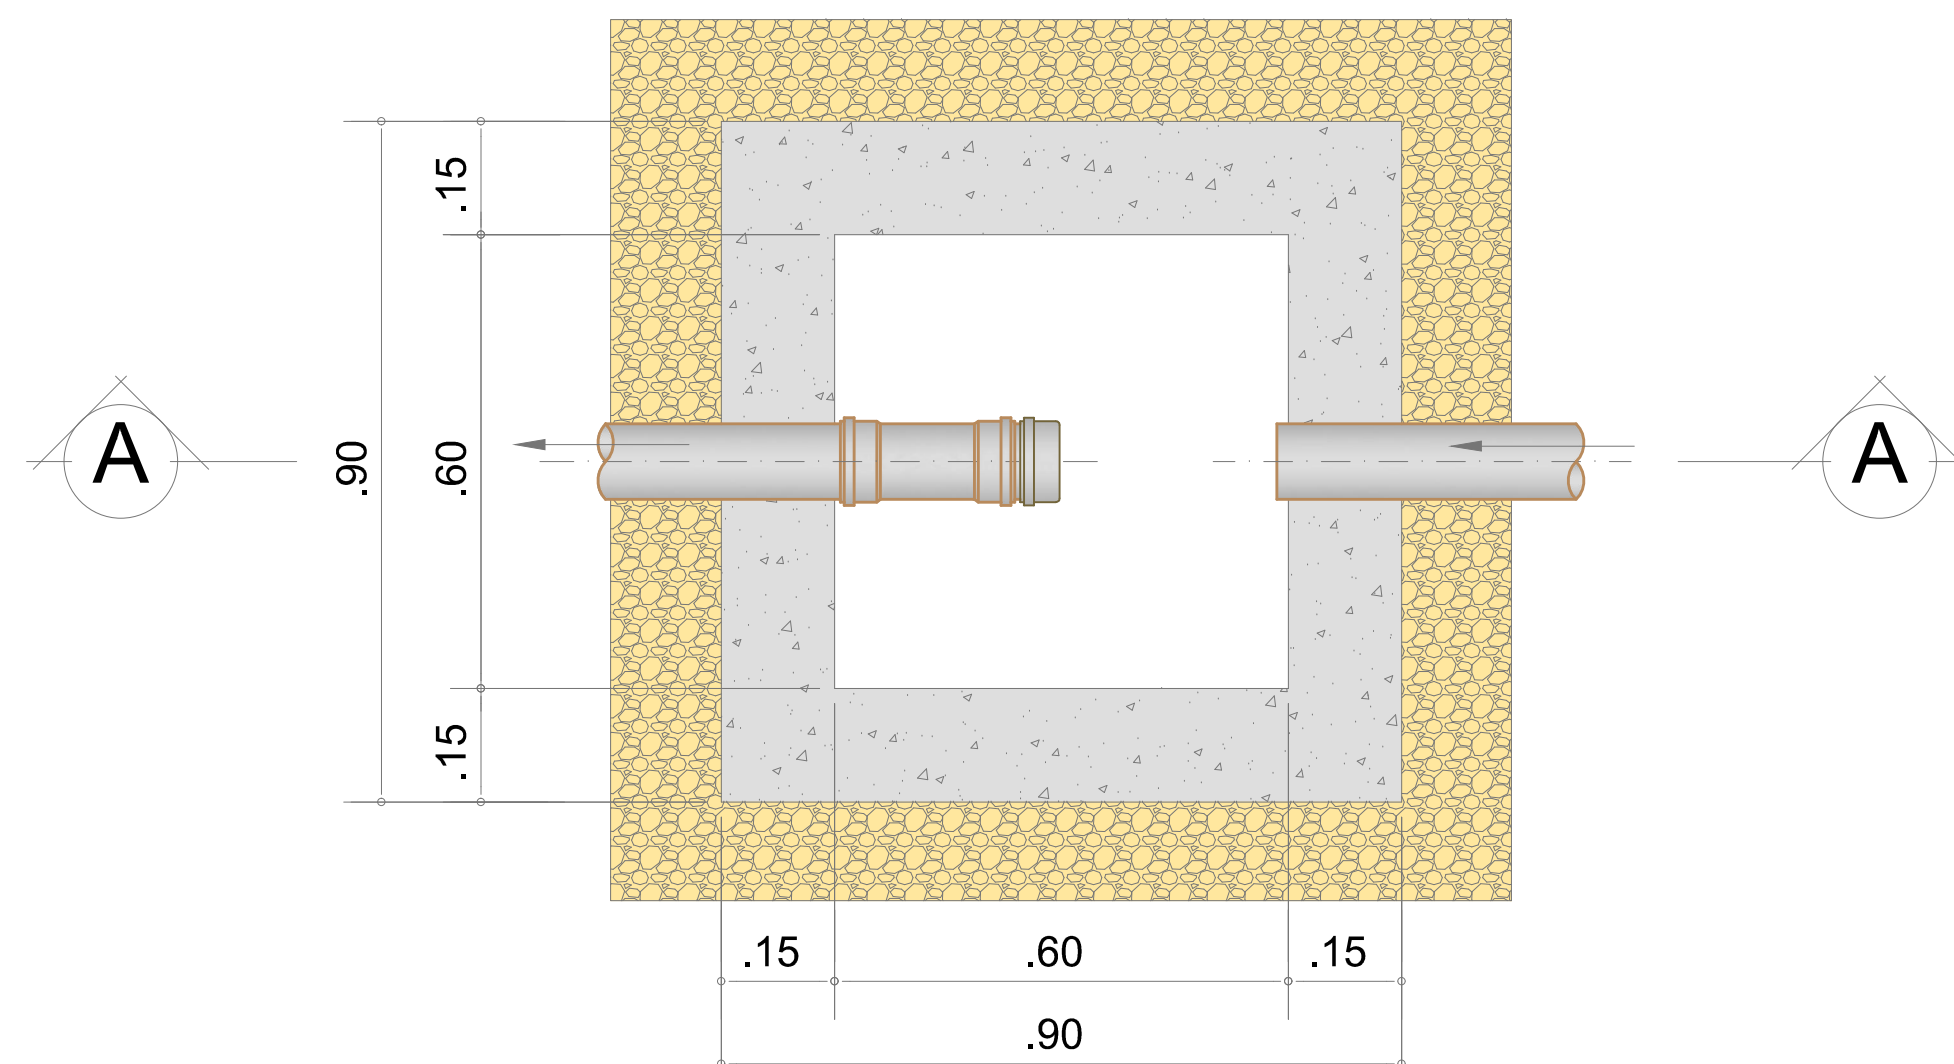


PLANTA

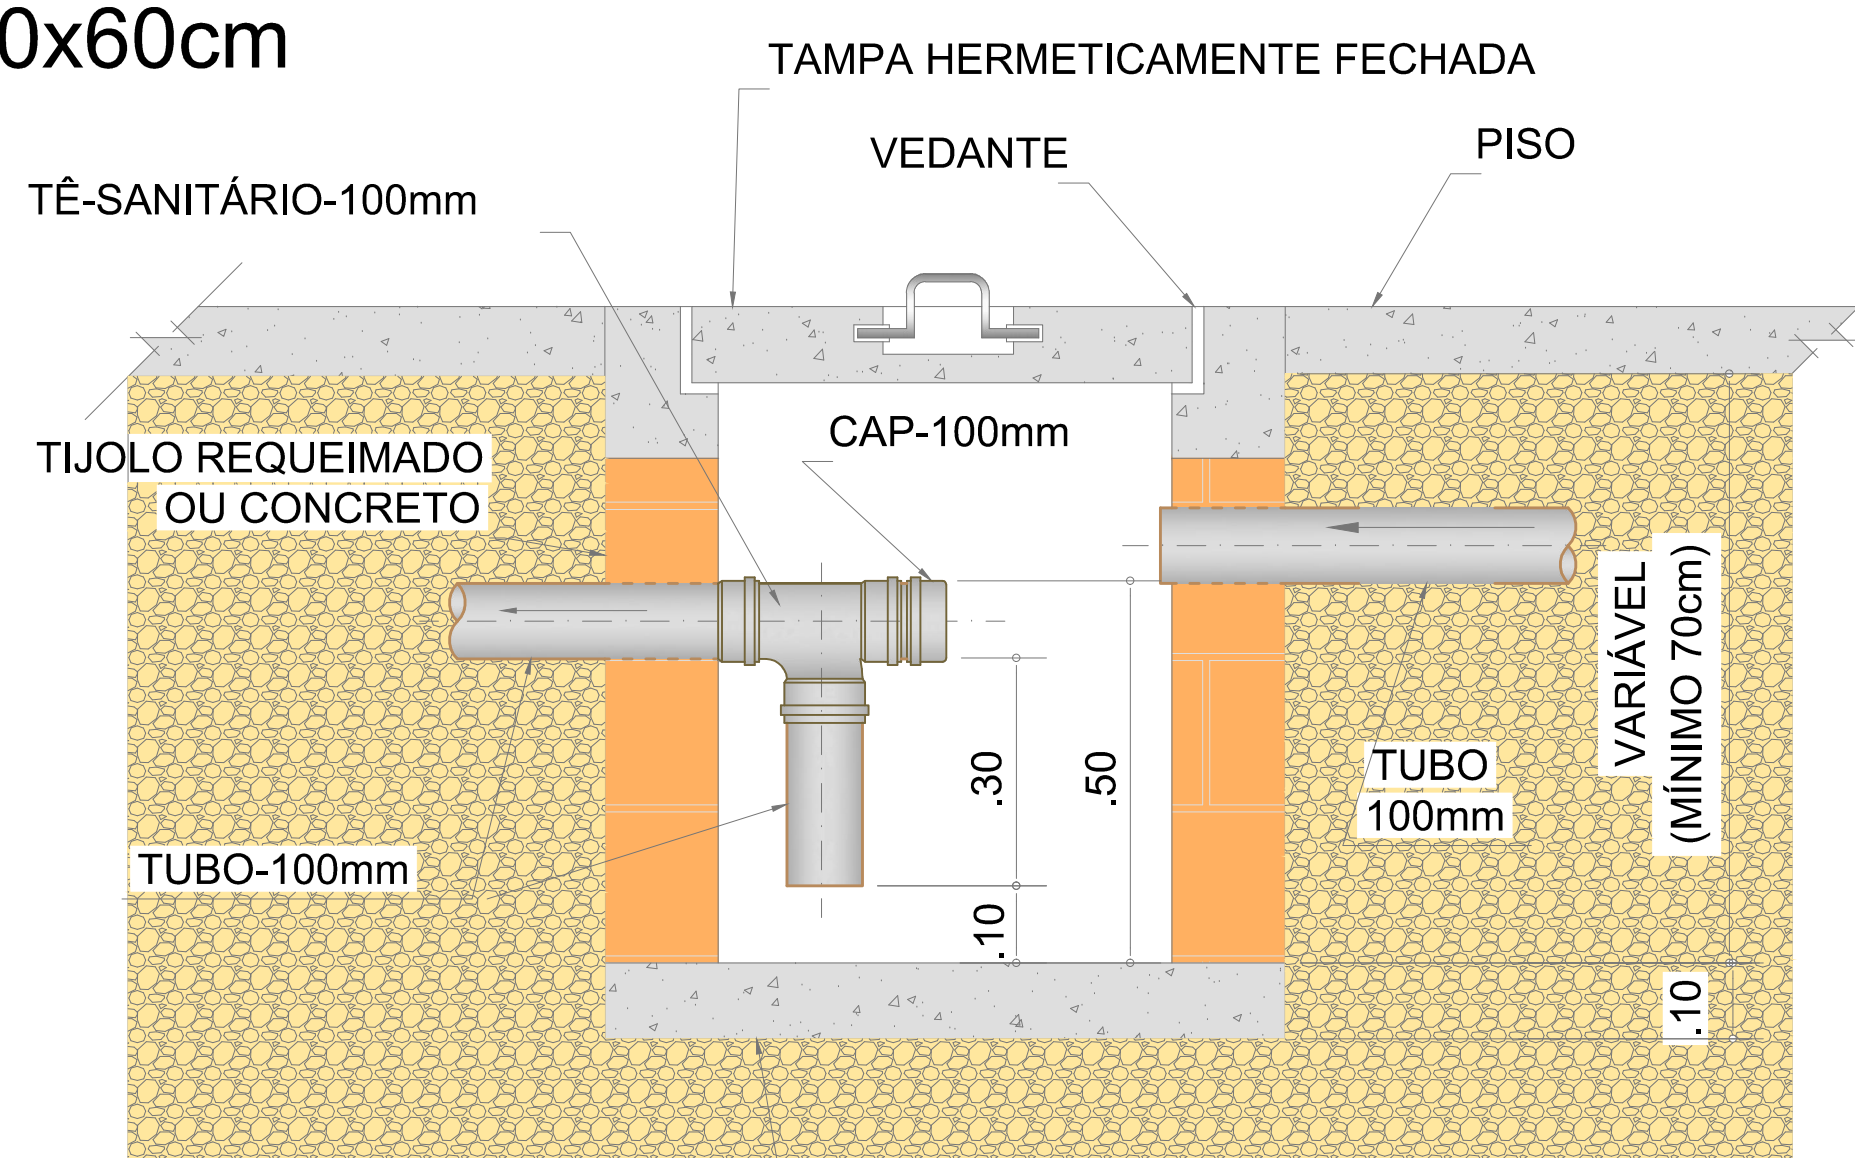


CORTE A-A

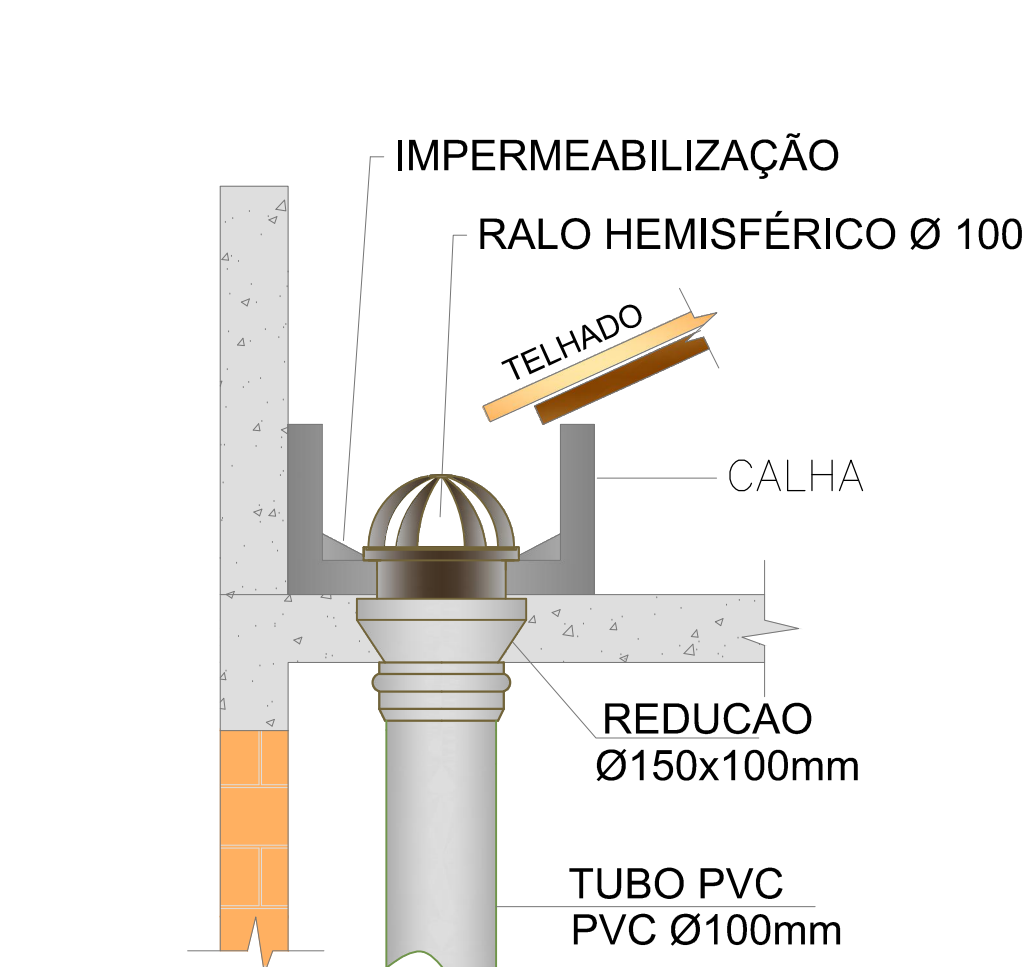


DETALHE TÍPICO - CALHA
DE ÁGUAS PLUVIAIS
(SEM ESCALA)

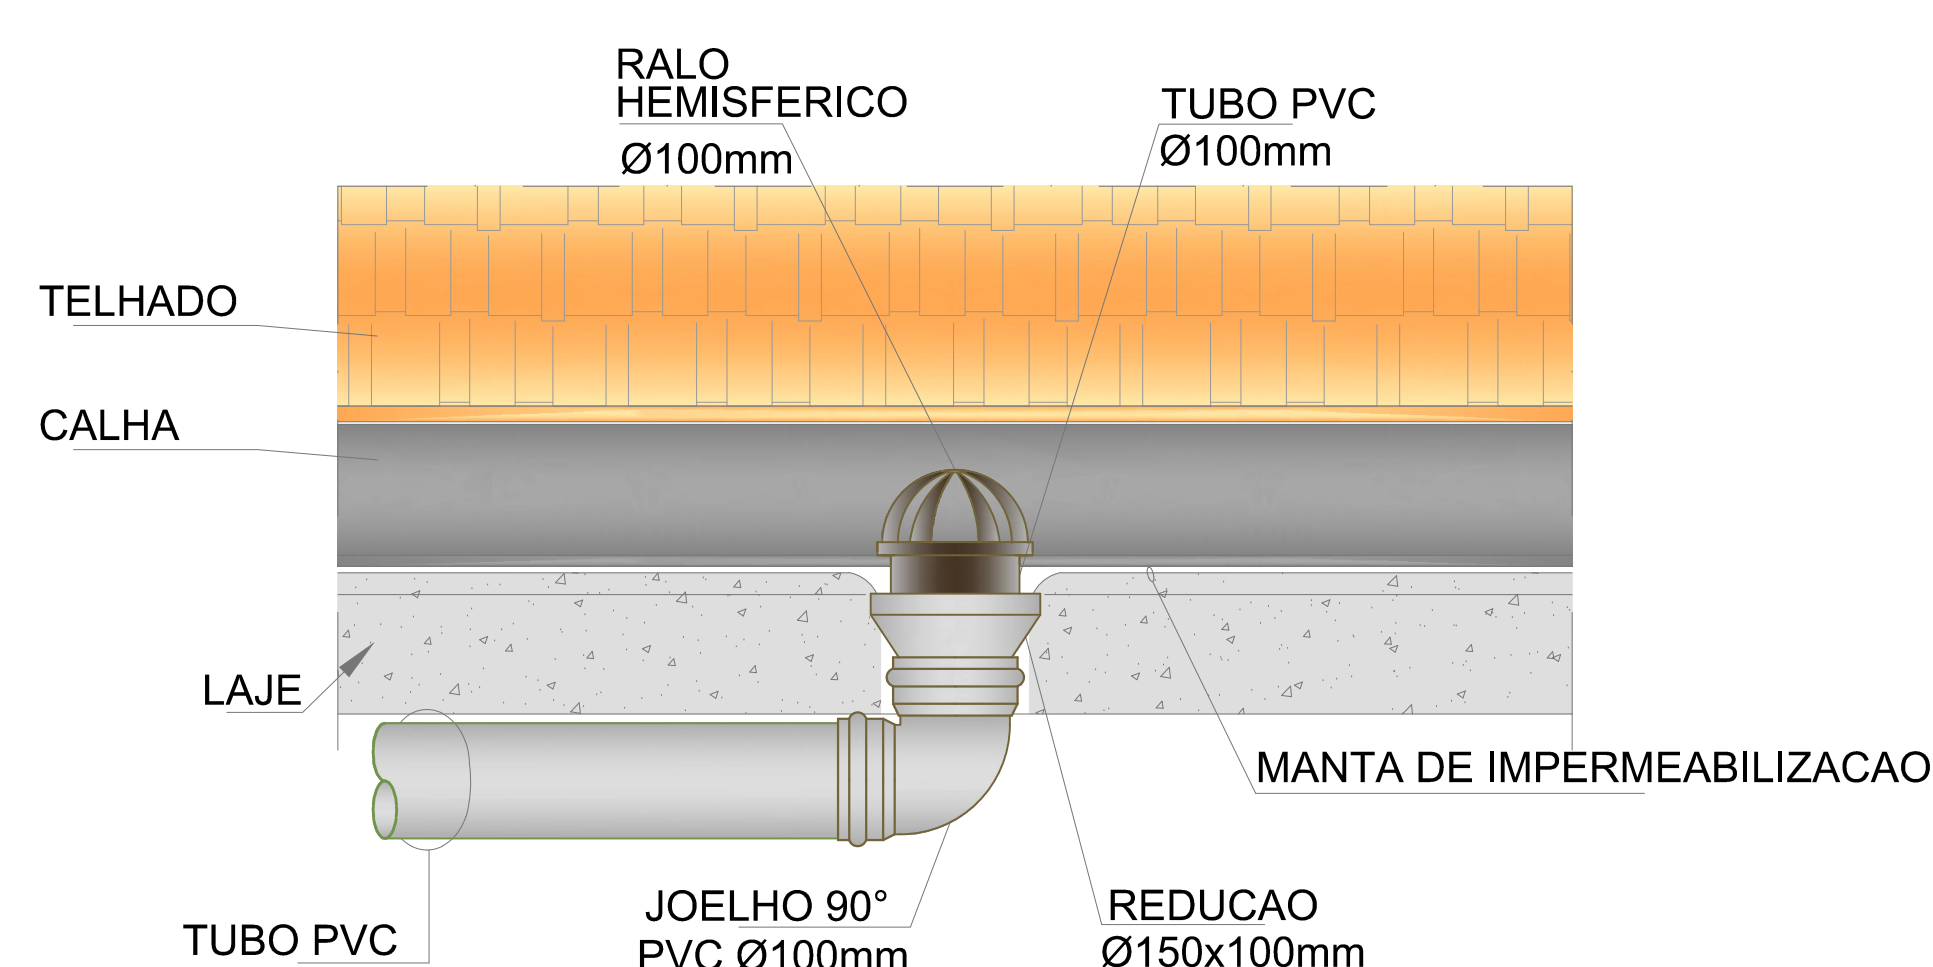


DETALHE RALO
HEMISFÉRICO Ø4"
(SEM ESCALA)

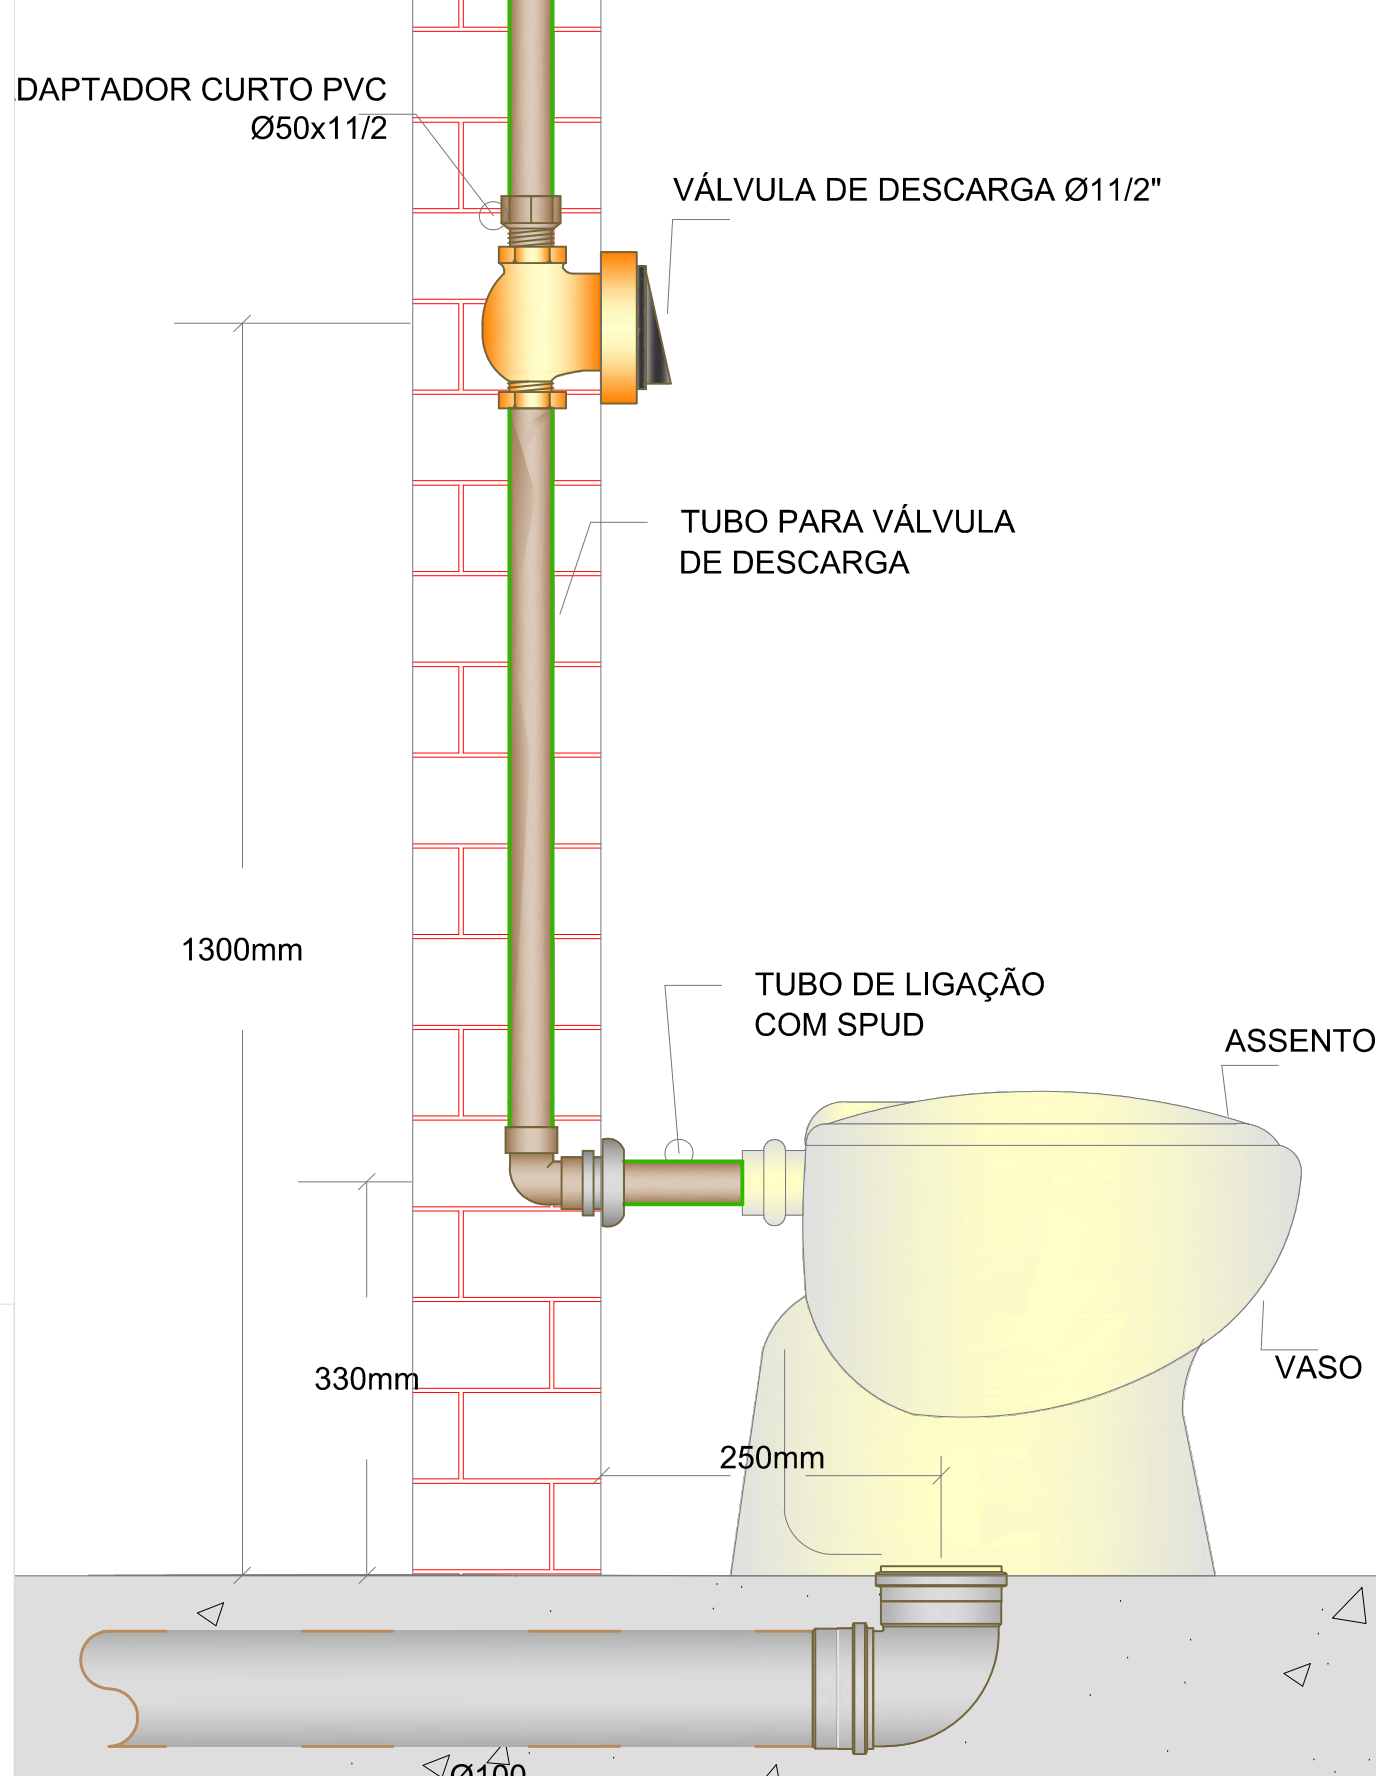


CAIXA DE INSPEÇÃO 60x60cm
SEM ESCALA

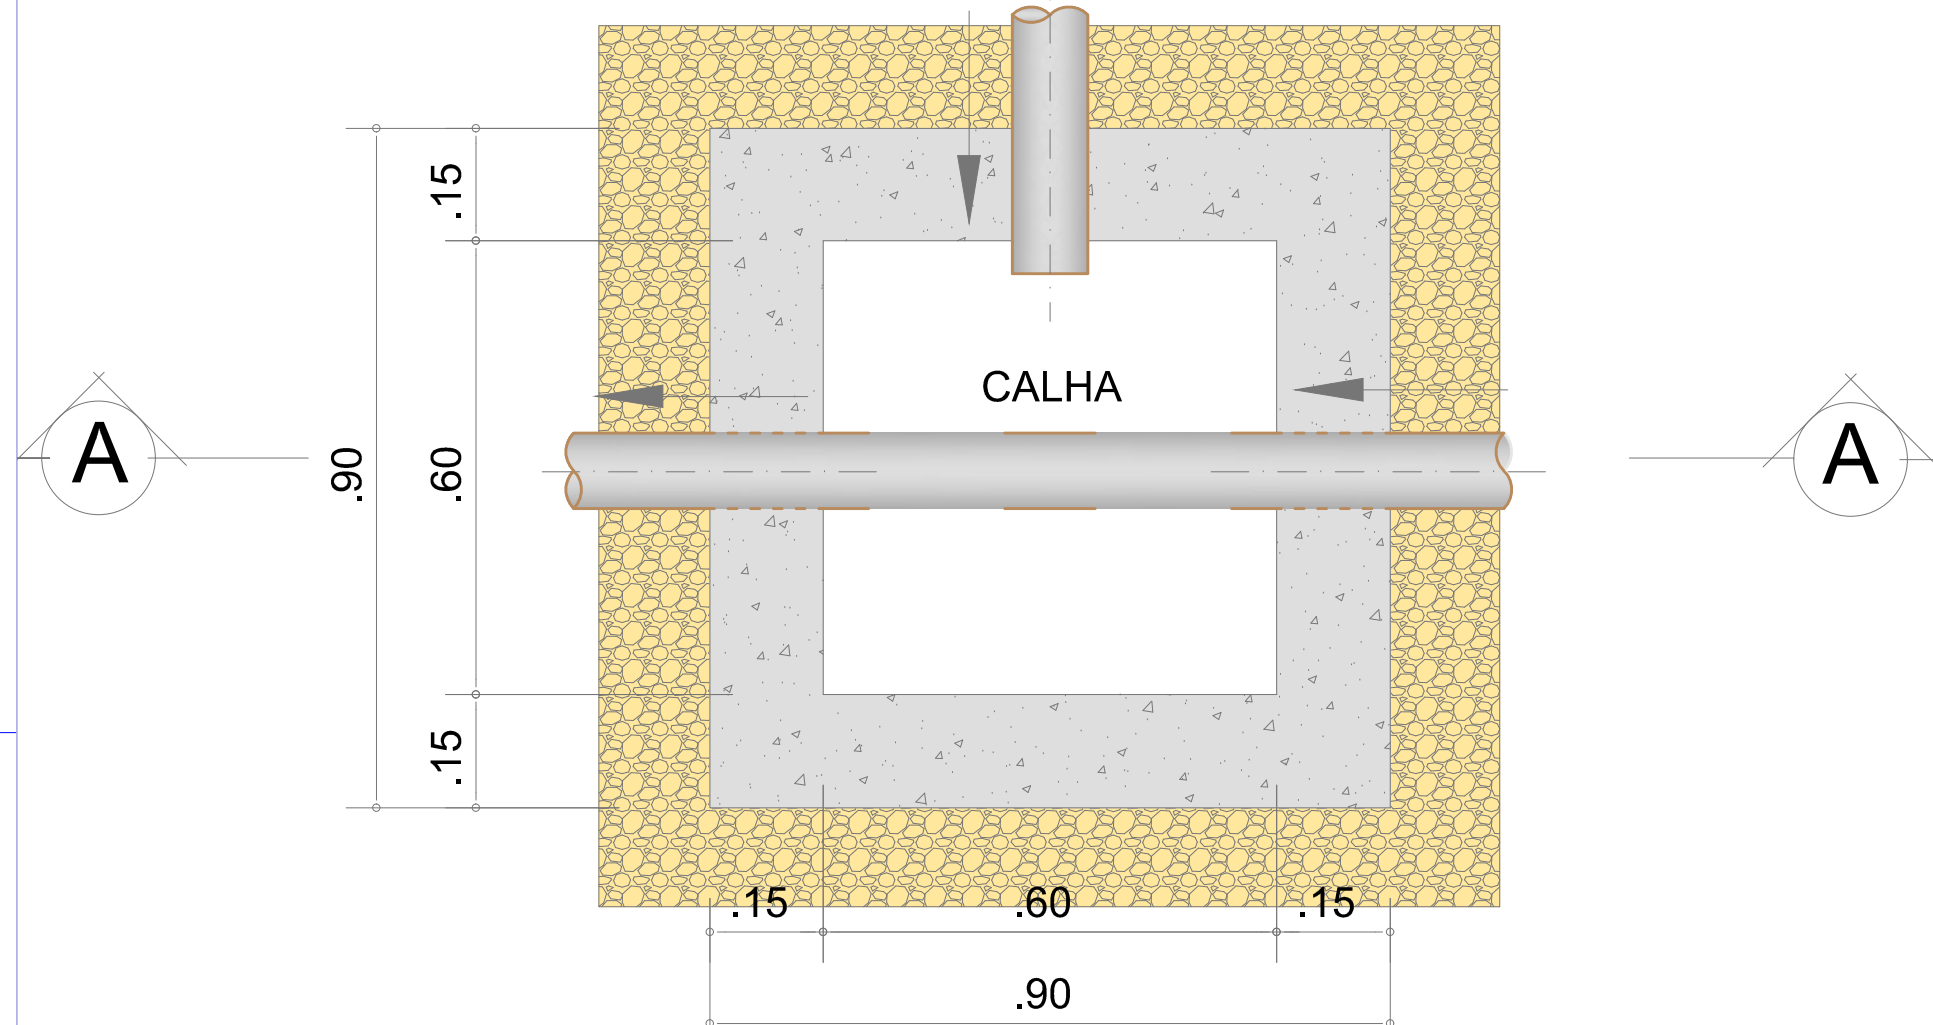


PLANTA

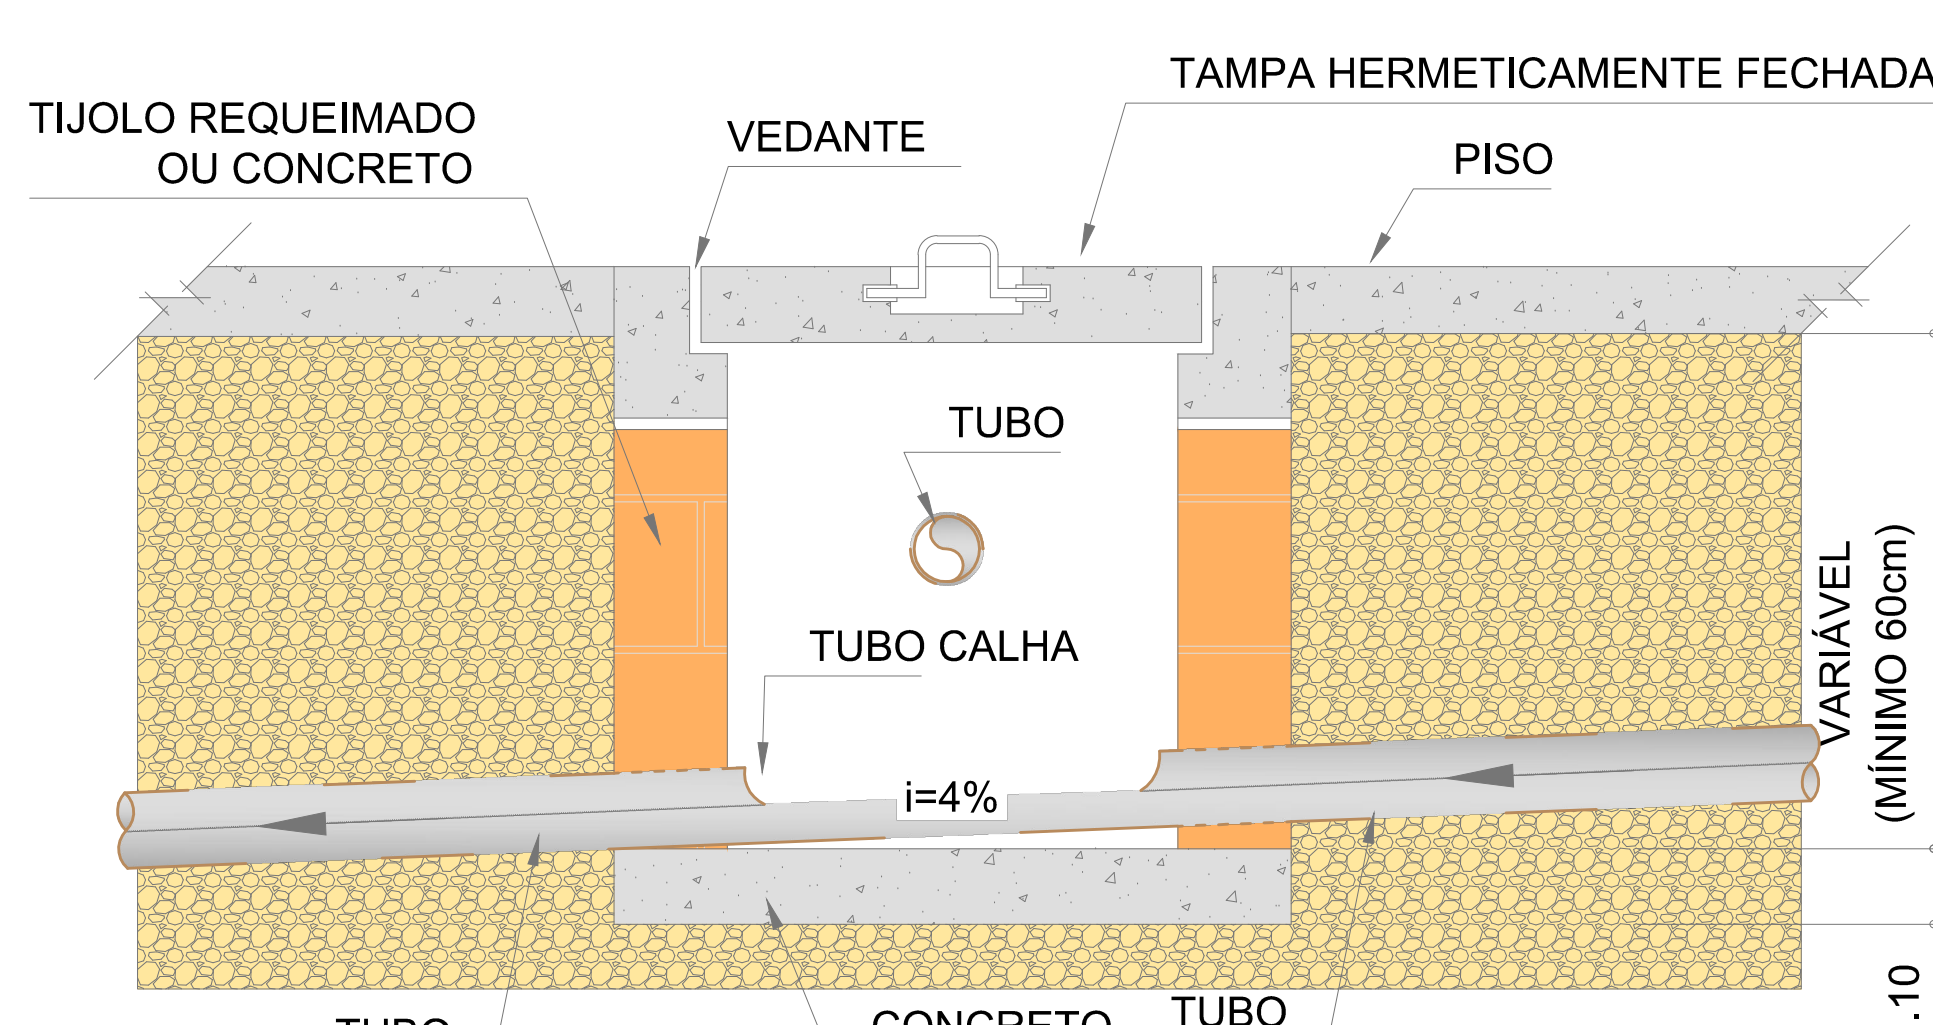


CORTE A-A

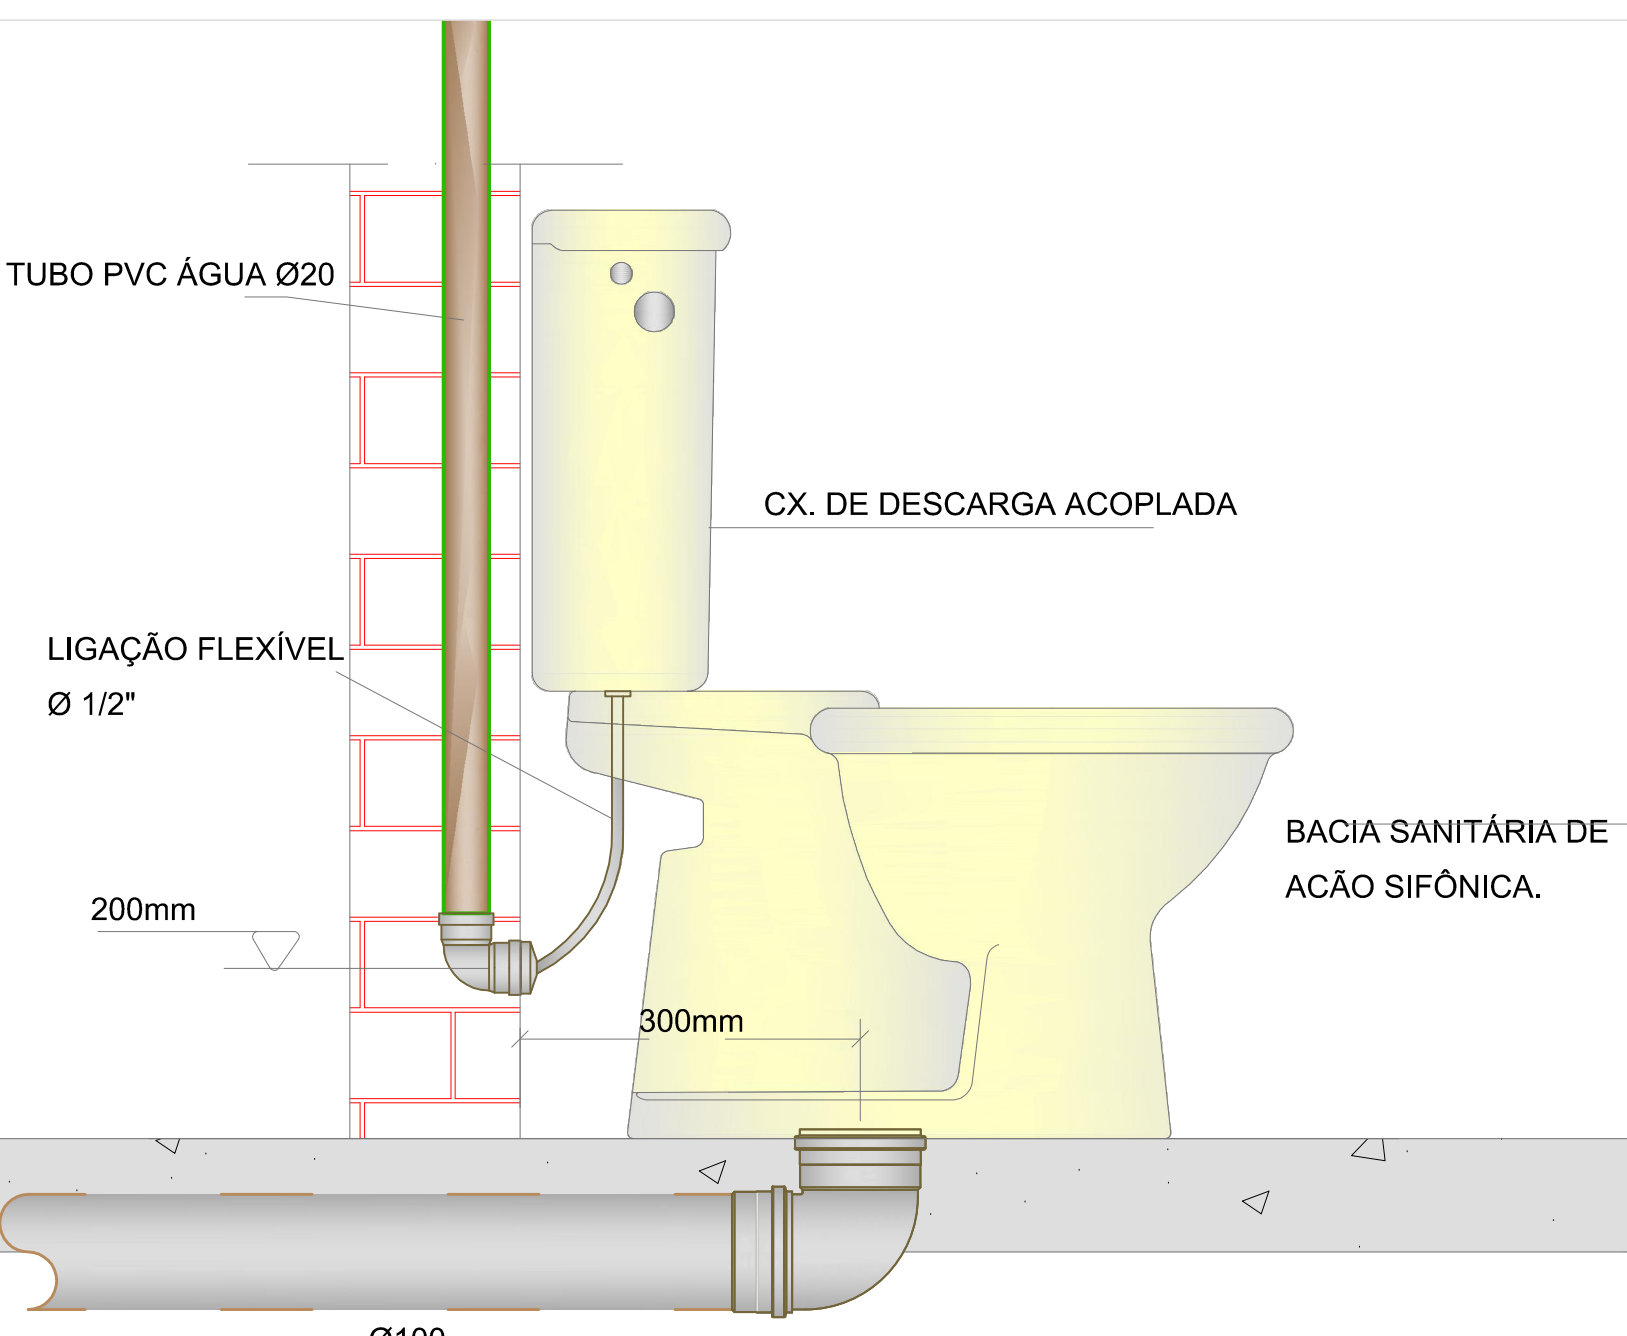



CAIXA DE GORDURA/SIFONADA 40x40cm
SEM ESCALA

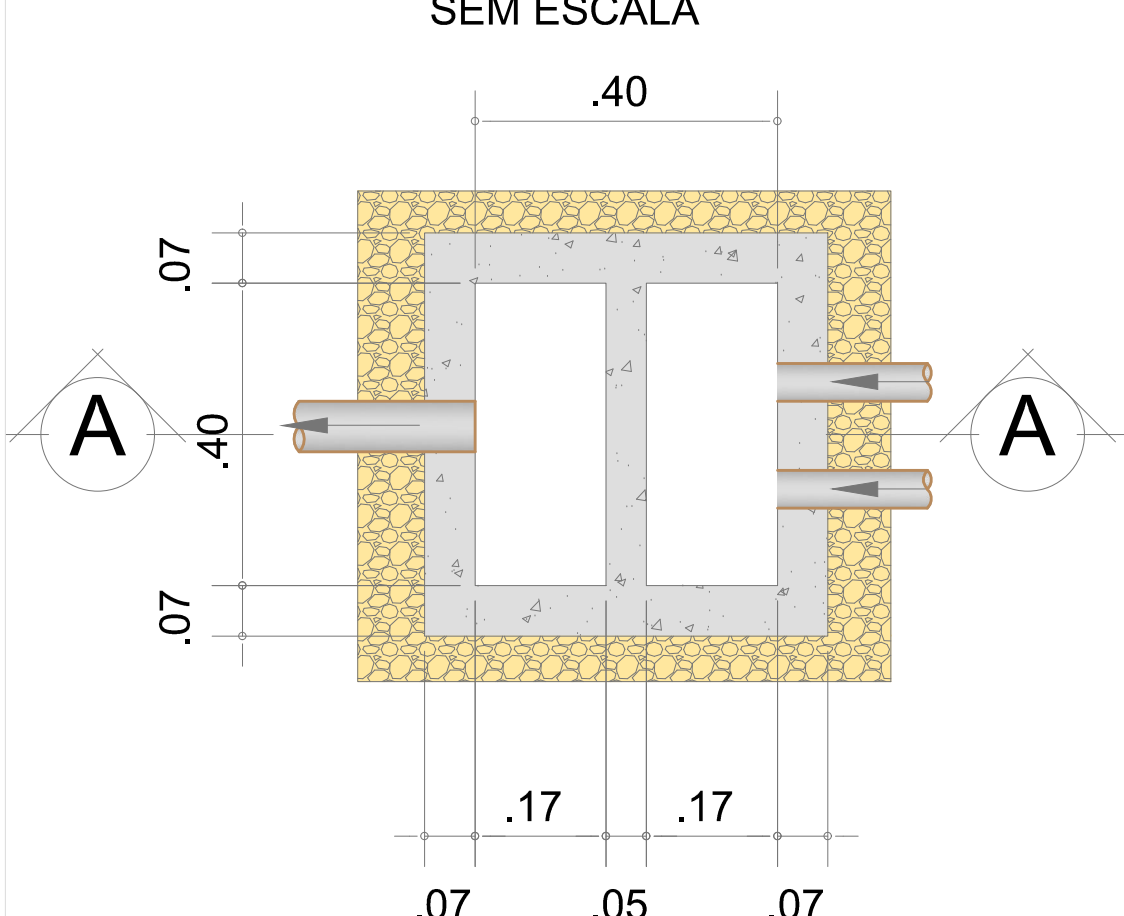


PLANTA

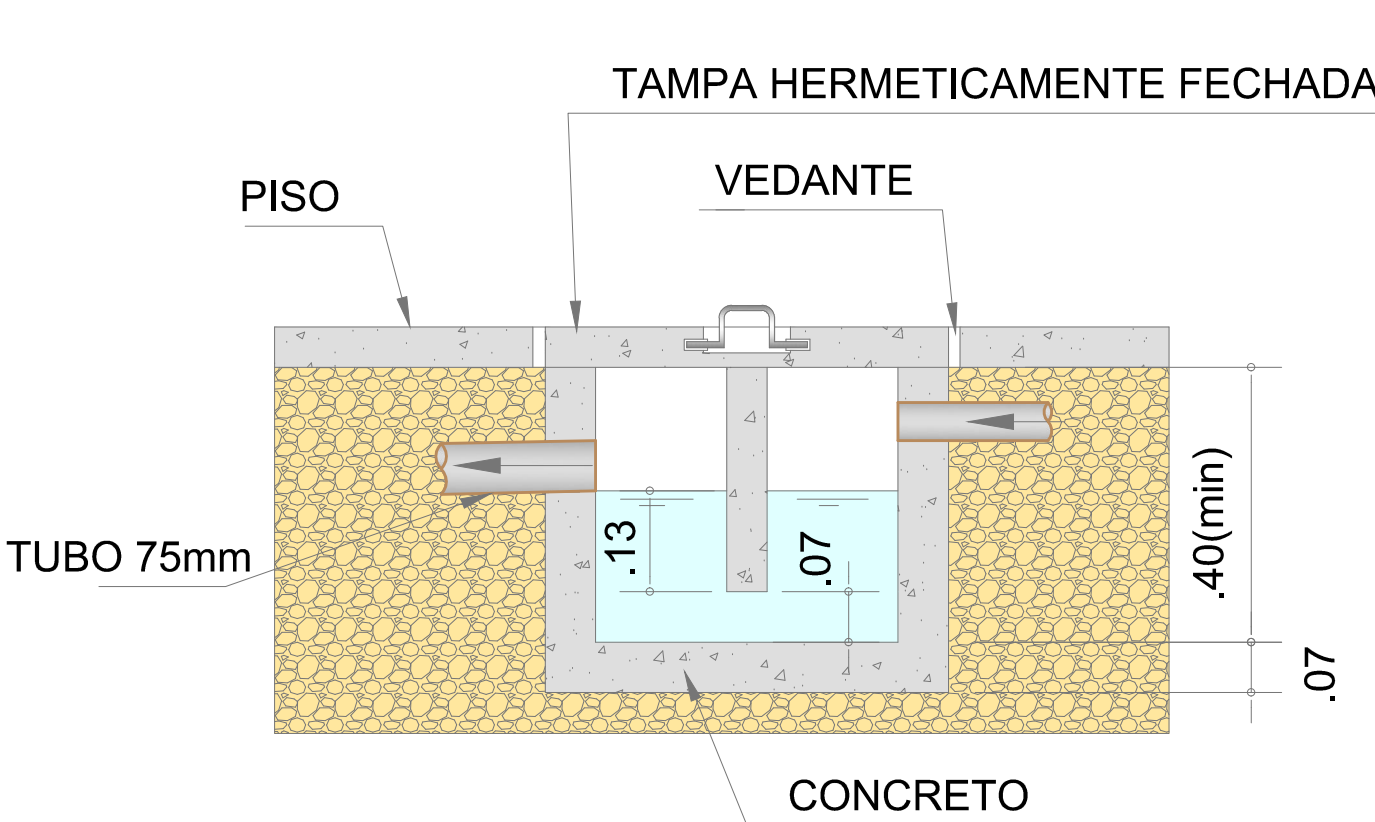

CORTE A-A

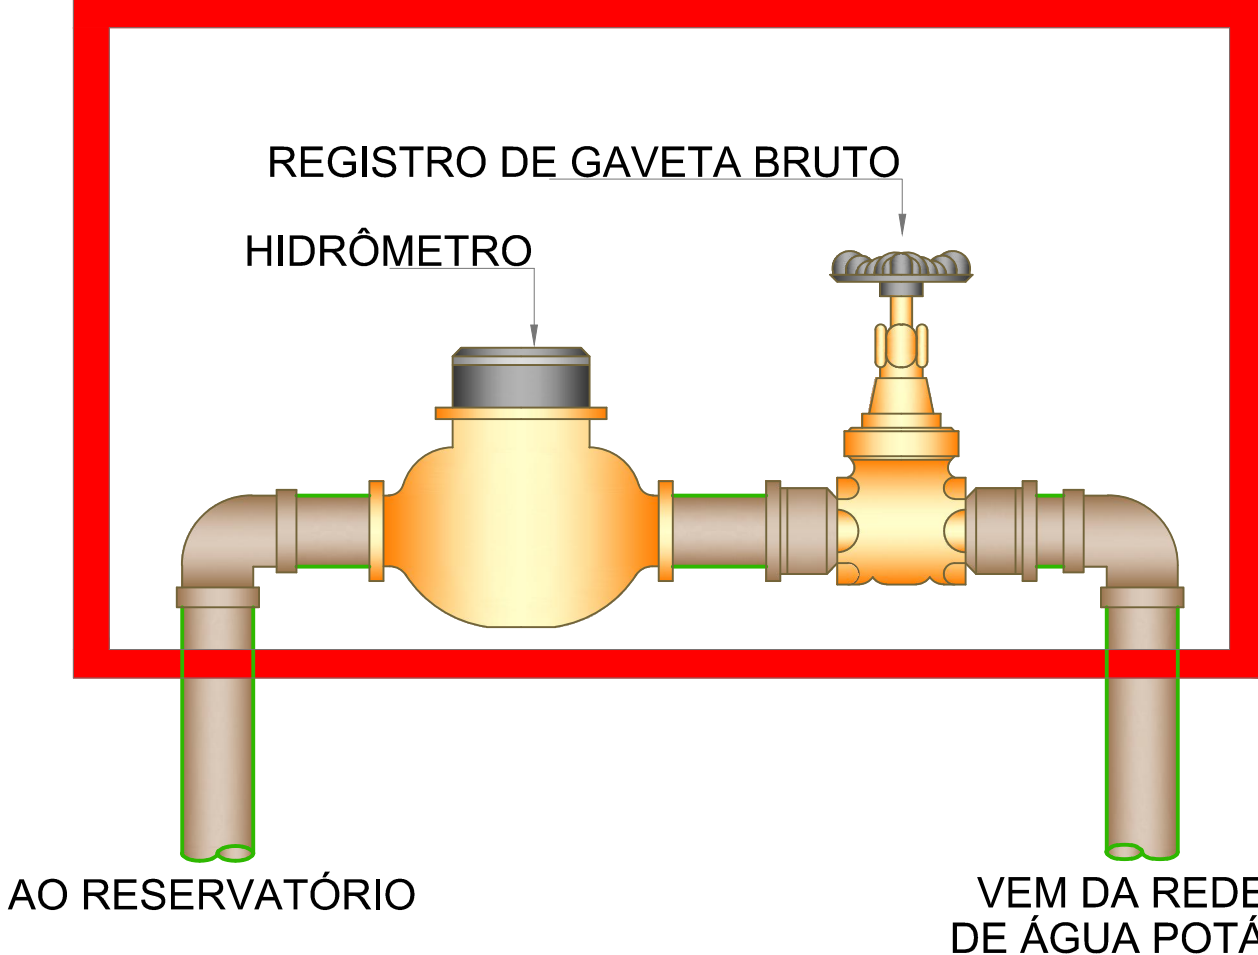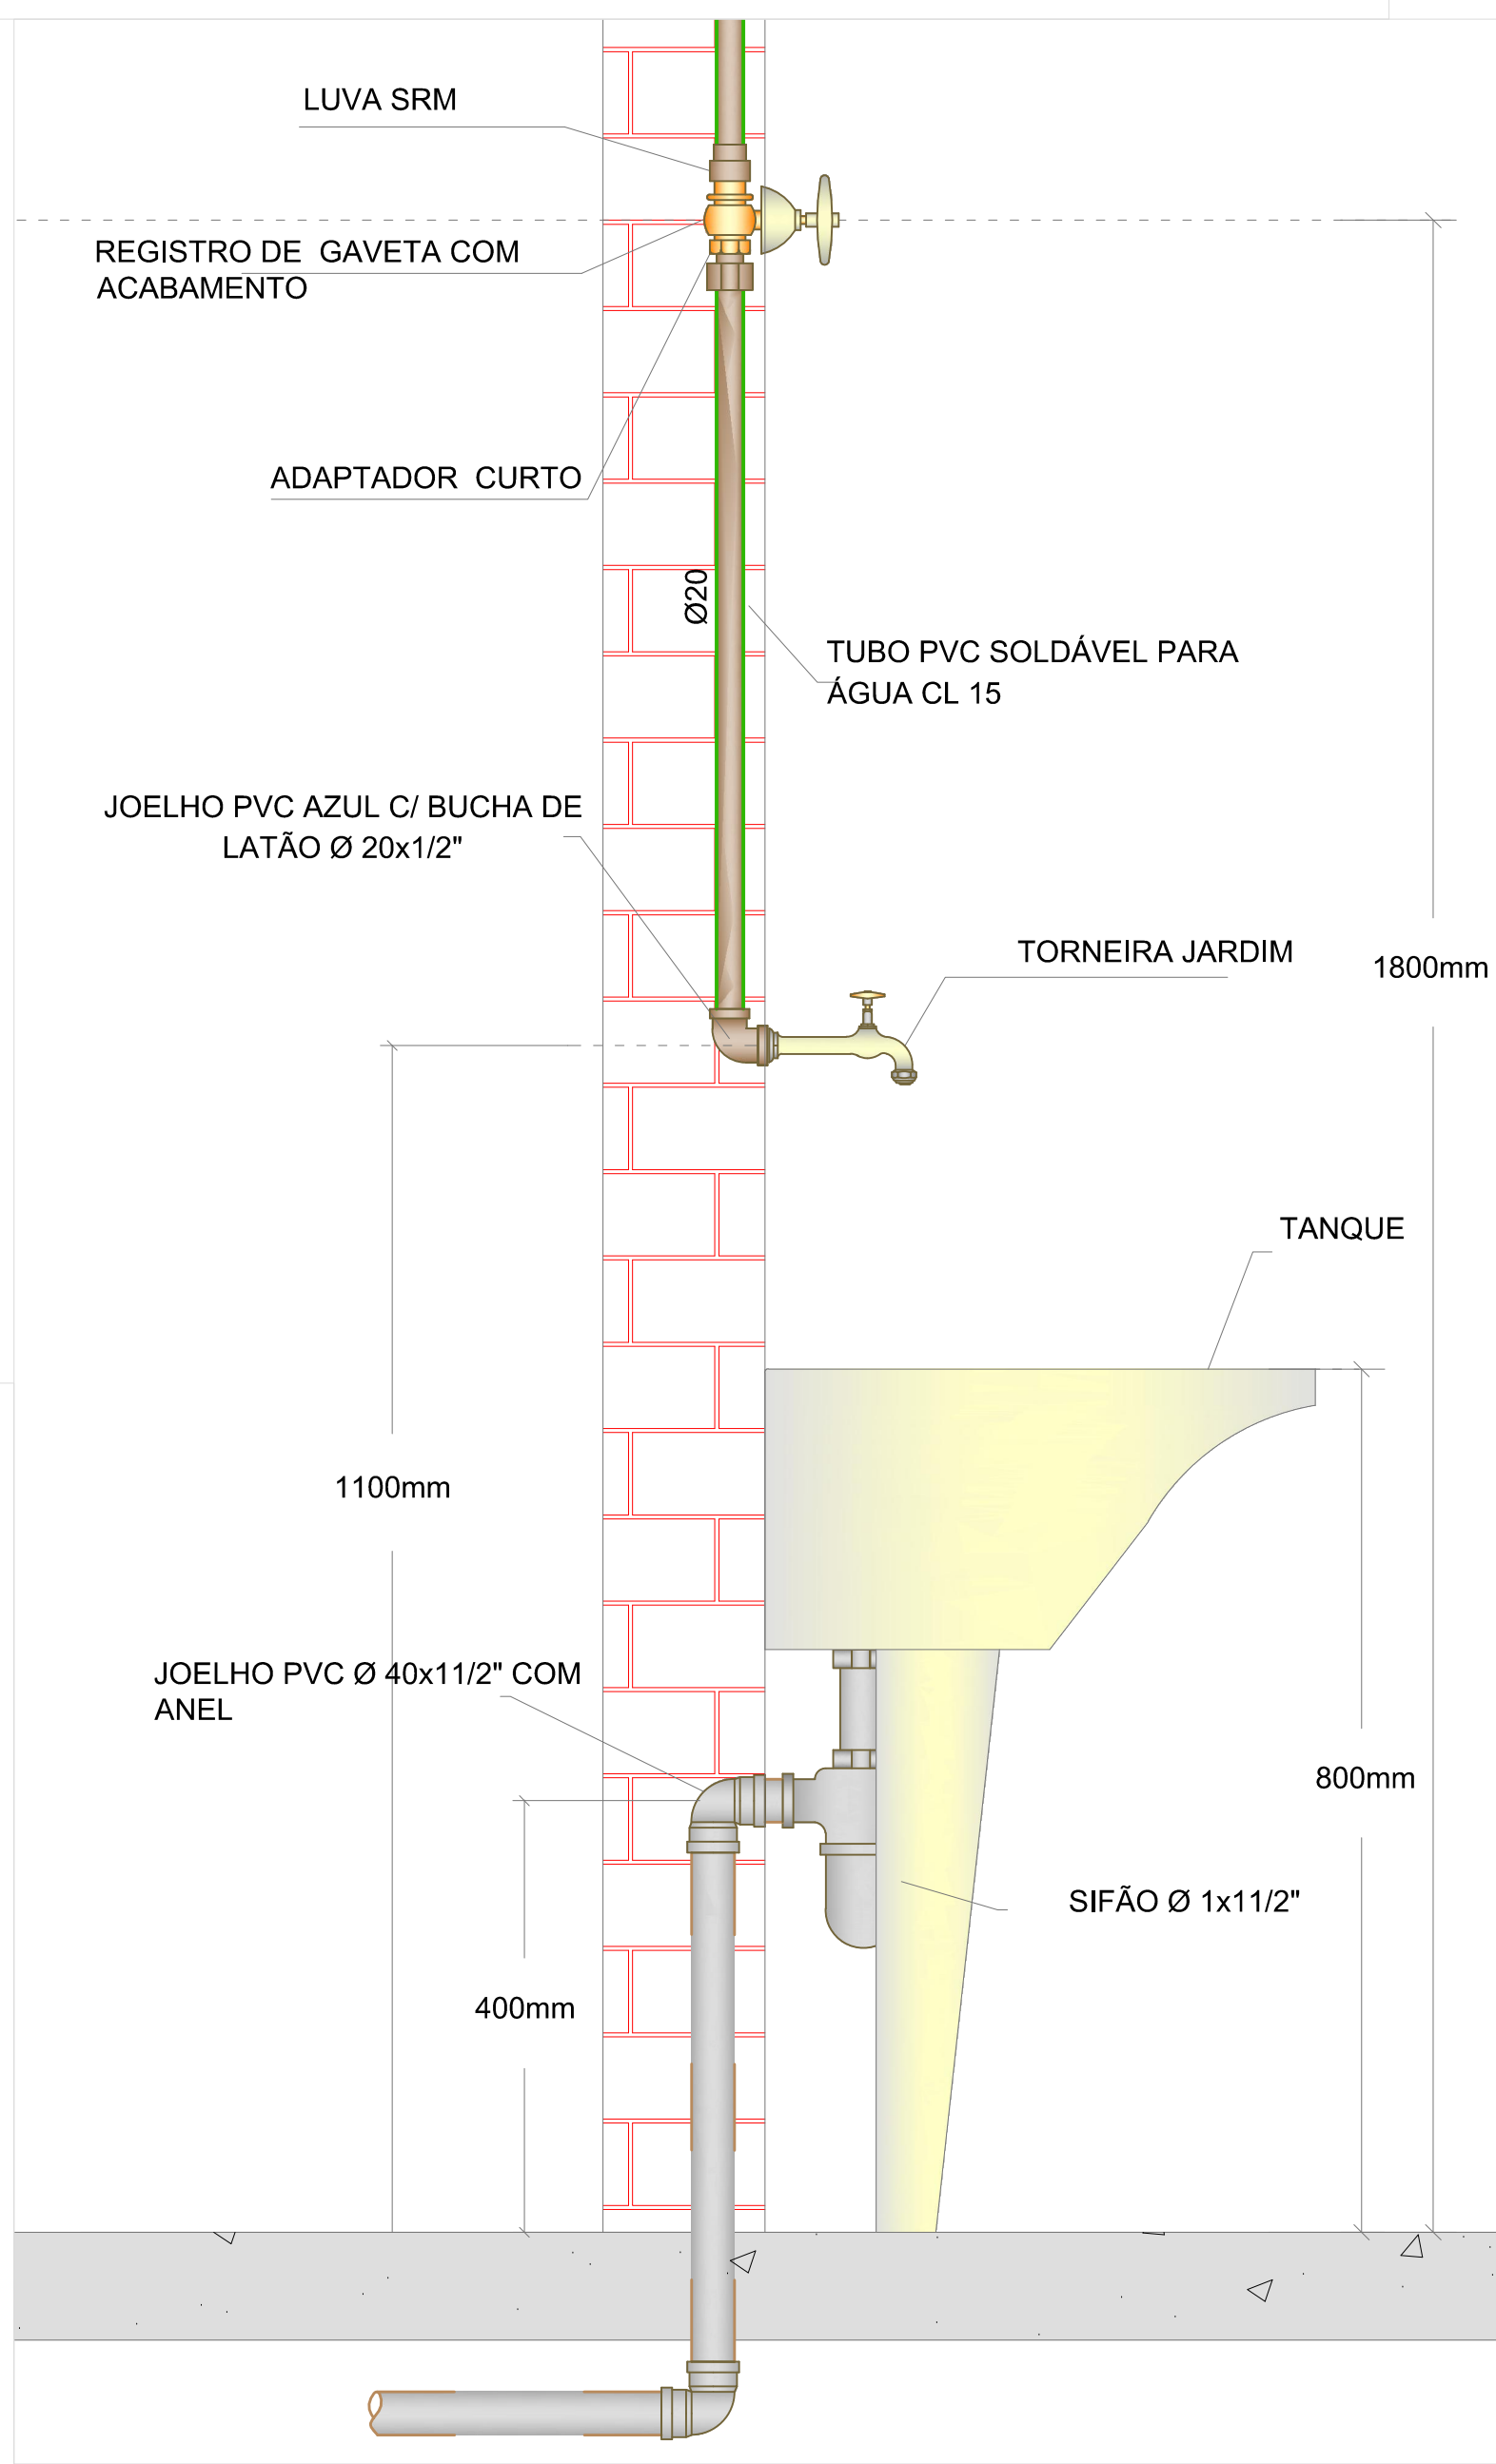

DETALHE DA CAIXA
HIDRÔMETRO E REGISTRO DE GAVETA
SEM ESCALA

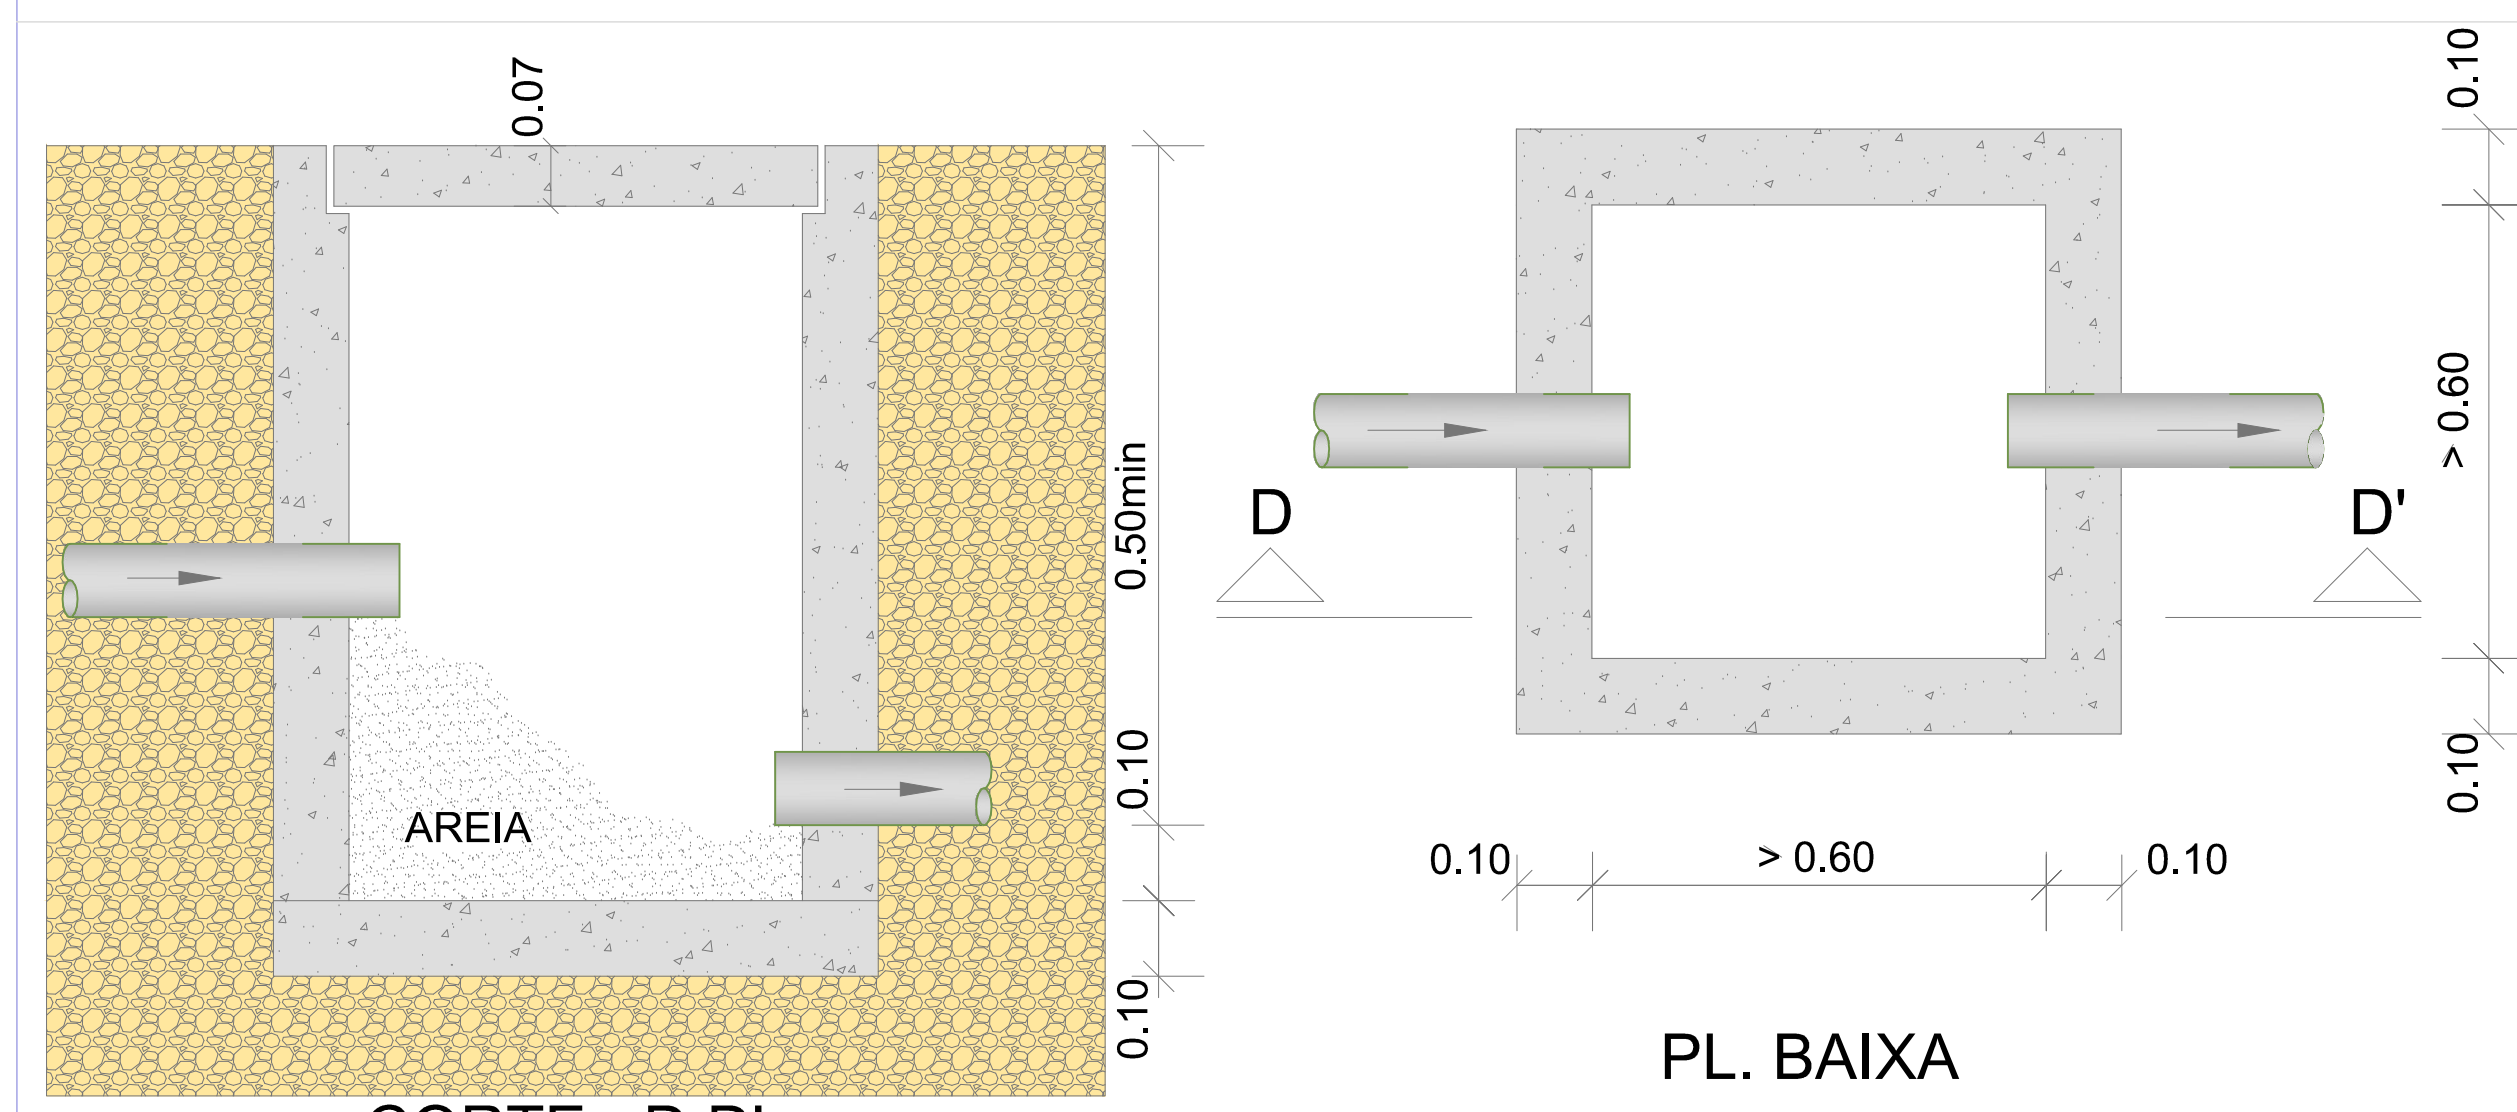

CORTE - D D'

DETALHE CAIXA DE AREIA

SEM ESCALA PARA ÁGUAS PLUVIAIS

REFORMA / CONSTRUÇÃO			
PROPRIETÁRIO:			
SHOPPING POPULAR DO MUNICÍPIO DE SANTALUZ-BA			
TIPO DA CONSTRUÇÃO:			
COMERCIAL			
LOCALIZAÇÃO:			
Rua: Getúlio Vargas, SN - Bairro: Centro - Santaluz-Bahia - Cep: 48880-000			
AUTOR DO PROJETO/DESENHISTA:			
MARCELO ANDRÉ			
TÍTULO:			
PROJETO DE INSTALAÇÕES HIDROSSANITÁRIAS			
MARCELO ANDRÉ			
ESCALA:			
1/25			
RESPONSÁVEL TÉCNICO:			
MARCELO ANDRÉ			
DATA:			
FEVEREIRO / 2023			
DETALHES CONSTRUTIVOS			
07/08			
ASSINATURA DO PROPRIETÁRIO:			
00			



LEGENDA

- Tubo pvc porta e bolsa solável, marmom, p/ água fria, pelo piso ou embudo na parede, balsa indicada.
- Tubo pvc porta e bolsa solável, marmom, p/ água fria, pelo teto ou forro, balsa indicada.
- Tubo pvc porta e bolsa solável, p/ água quente, pelo piso ou embudo na parede, balsa indicada.
- Tubo pvc porta e bolsa solável, p/ água quente, pelo teto ou forro, balsa indicada.
- Tubo pvc porta e bolsa solável ou anel, p/ esgoto sanitário, pelo piso ou embudo na parede, balsa indicada.
- Tubo pvc porta e bolsa solável ou anel, p/ esgoto sanitário, pelo teto ou forro, balsa indicada.
- Tubo pvc porta e bolsa solável ou anel, p/ água pluvial, pelo piso ou embudo na parede, balsa indicada.
- Tubo pvc porta e bolsa solável ou anel, p/ água pluvial, pelo teto ou forro, balsa indicada.
- Tubo pvc porta e bolsa solável ou anel, p/ água reuso, pelo piso ou embudo na parede, balsa indicada.
- Tubo pvc porta e bolsa solável ou anel, p/ água reuso, pelo teto ou forro, balsa indicada.


Prumada de água fria
Prumada de água de reuso
Prumada de ventilação
Prumada de drenagem
Prumada de água quente
Prumada de dejetos de pia
Prumada de esgoto secundário
Prumada de recalque
Prumada de recalque reuso

Caixa Sifonada - 150x150x50mm
Caixa Sifonada - 100x100x50mm
Ralo seco - 100x40mm

Caixas Inspeção Esgoto Sifonada - 60x60x60cm
Caixas Inspeção Esgoto Simples - 60x60x60cm
Caixas de Gordura - 60x60x60cm

Curva 45 Longa para Esgoto Sanitário
Joelho 45
Joelho 90 - coluna bolsa
Junção simples

NOTA:
Todas as conexões de saída de água fria que liguem aos aparelhos sanitários são LFM azul e indicadas no sumário.

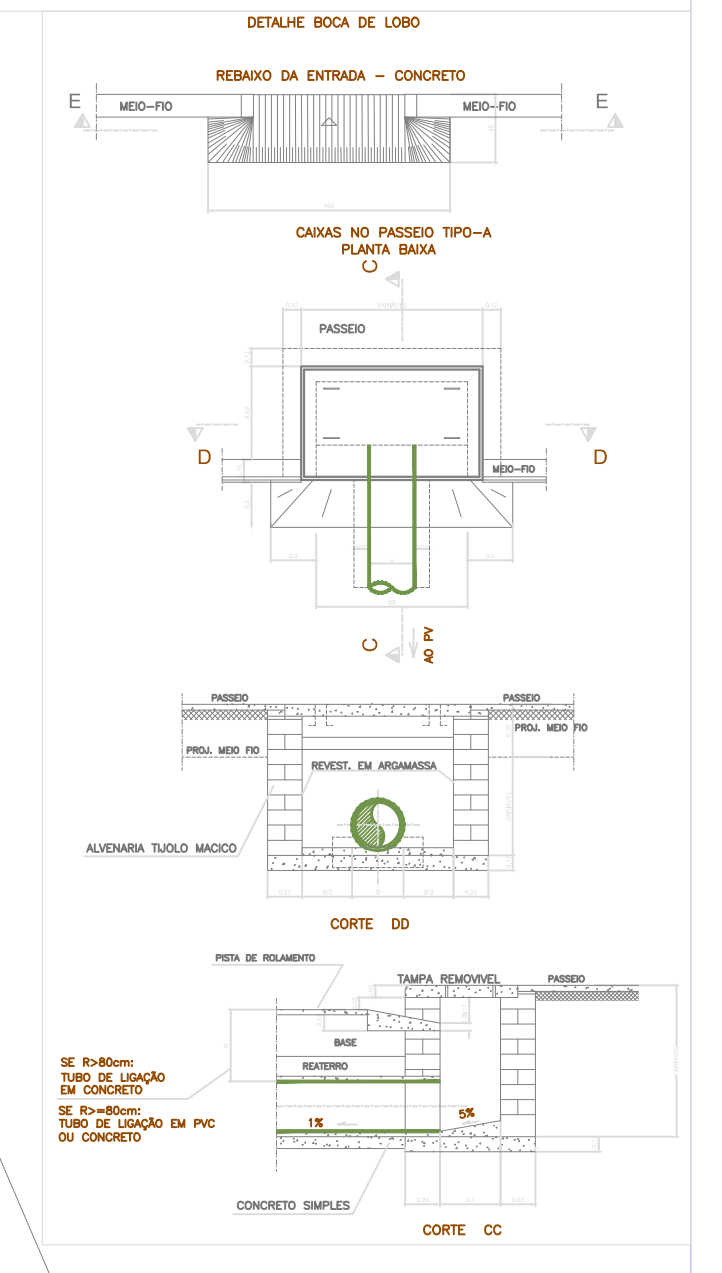

CONSTRUÇÃO

REFORMA / CONSTRUÇÃO

PROPRIETÁRIO: SHOPPING POPULAR DO MUNICÍPIO DE SANTALUZ-BA

TPO DA CONSTRUÇÃO: COMERCIAL

AUTOR DO PROJETO/DESENHISTA: MARCELO ANDRÉ

ESCALA: 1/100

DATA: FEVEREIRO / 2023

RESPONSÁVEL TÉCNICO: MARCELO ANDRÉ

Rua: Getúlio Vargas, SN - Bairro: Centro - Santaluz-Bahia - Cep: 48860-000

PROJETO DE INSTALAÇÕES HIDROSSANITÁRIAS

ÁGUA PLUVIAL E DRENAGEM

08/08

REV. 00

ASSINATURA DO PROPRIETÁRIO: _____

C.N.P.J.: _____