


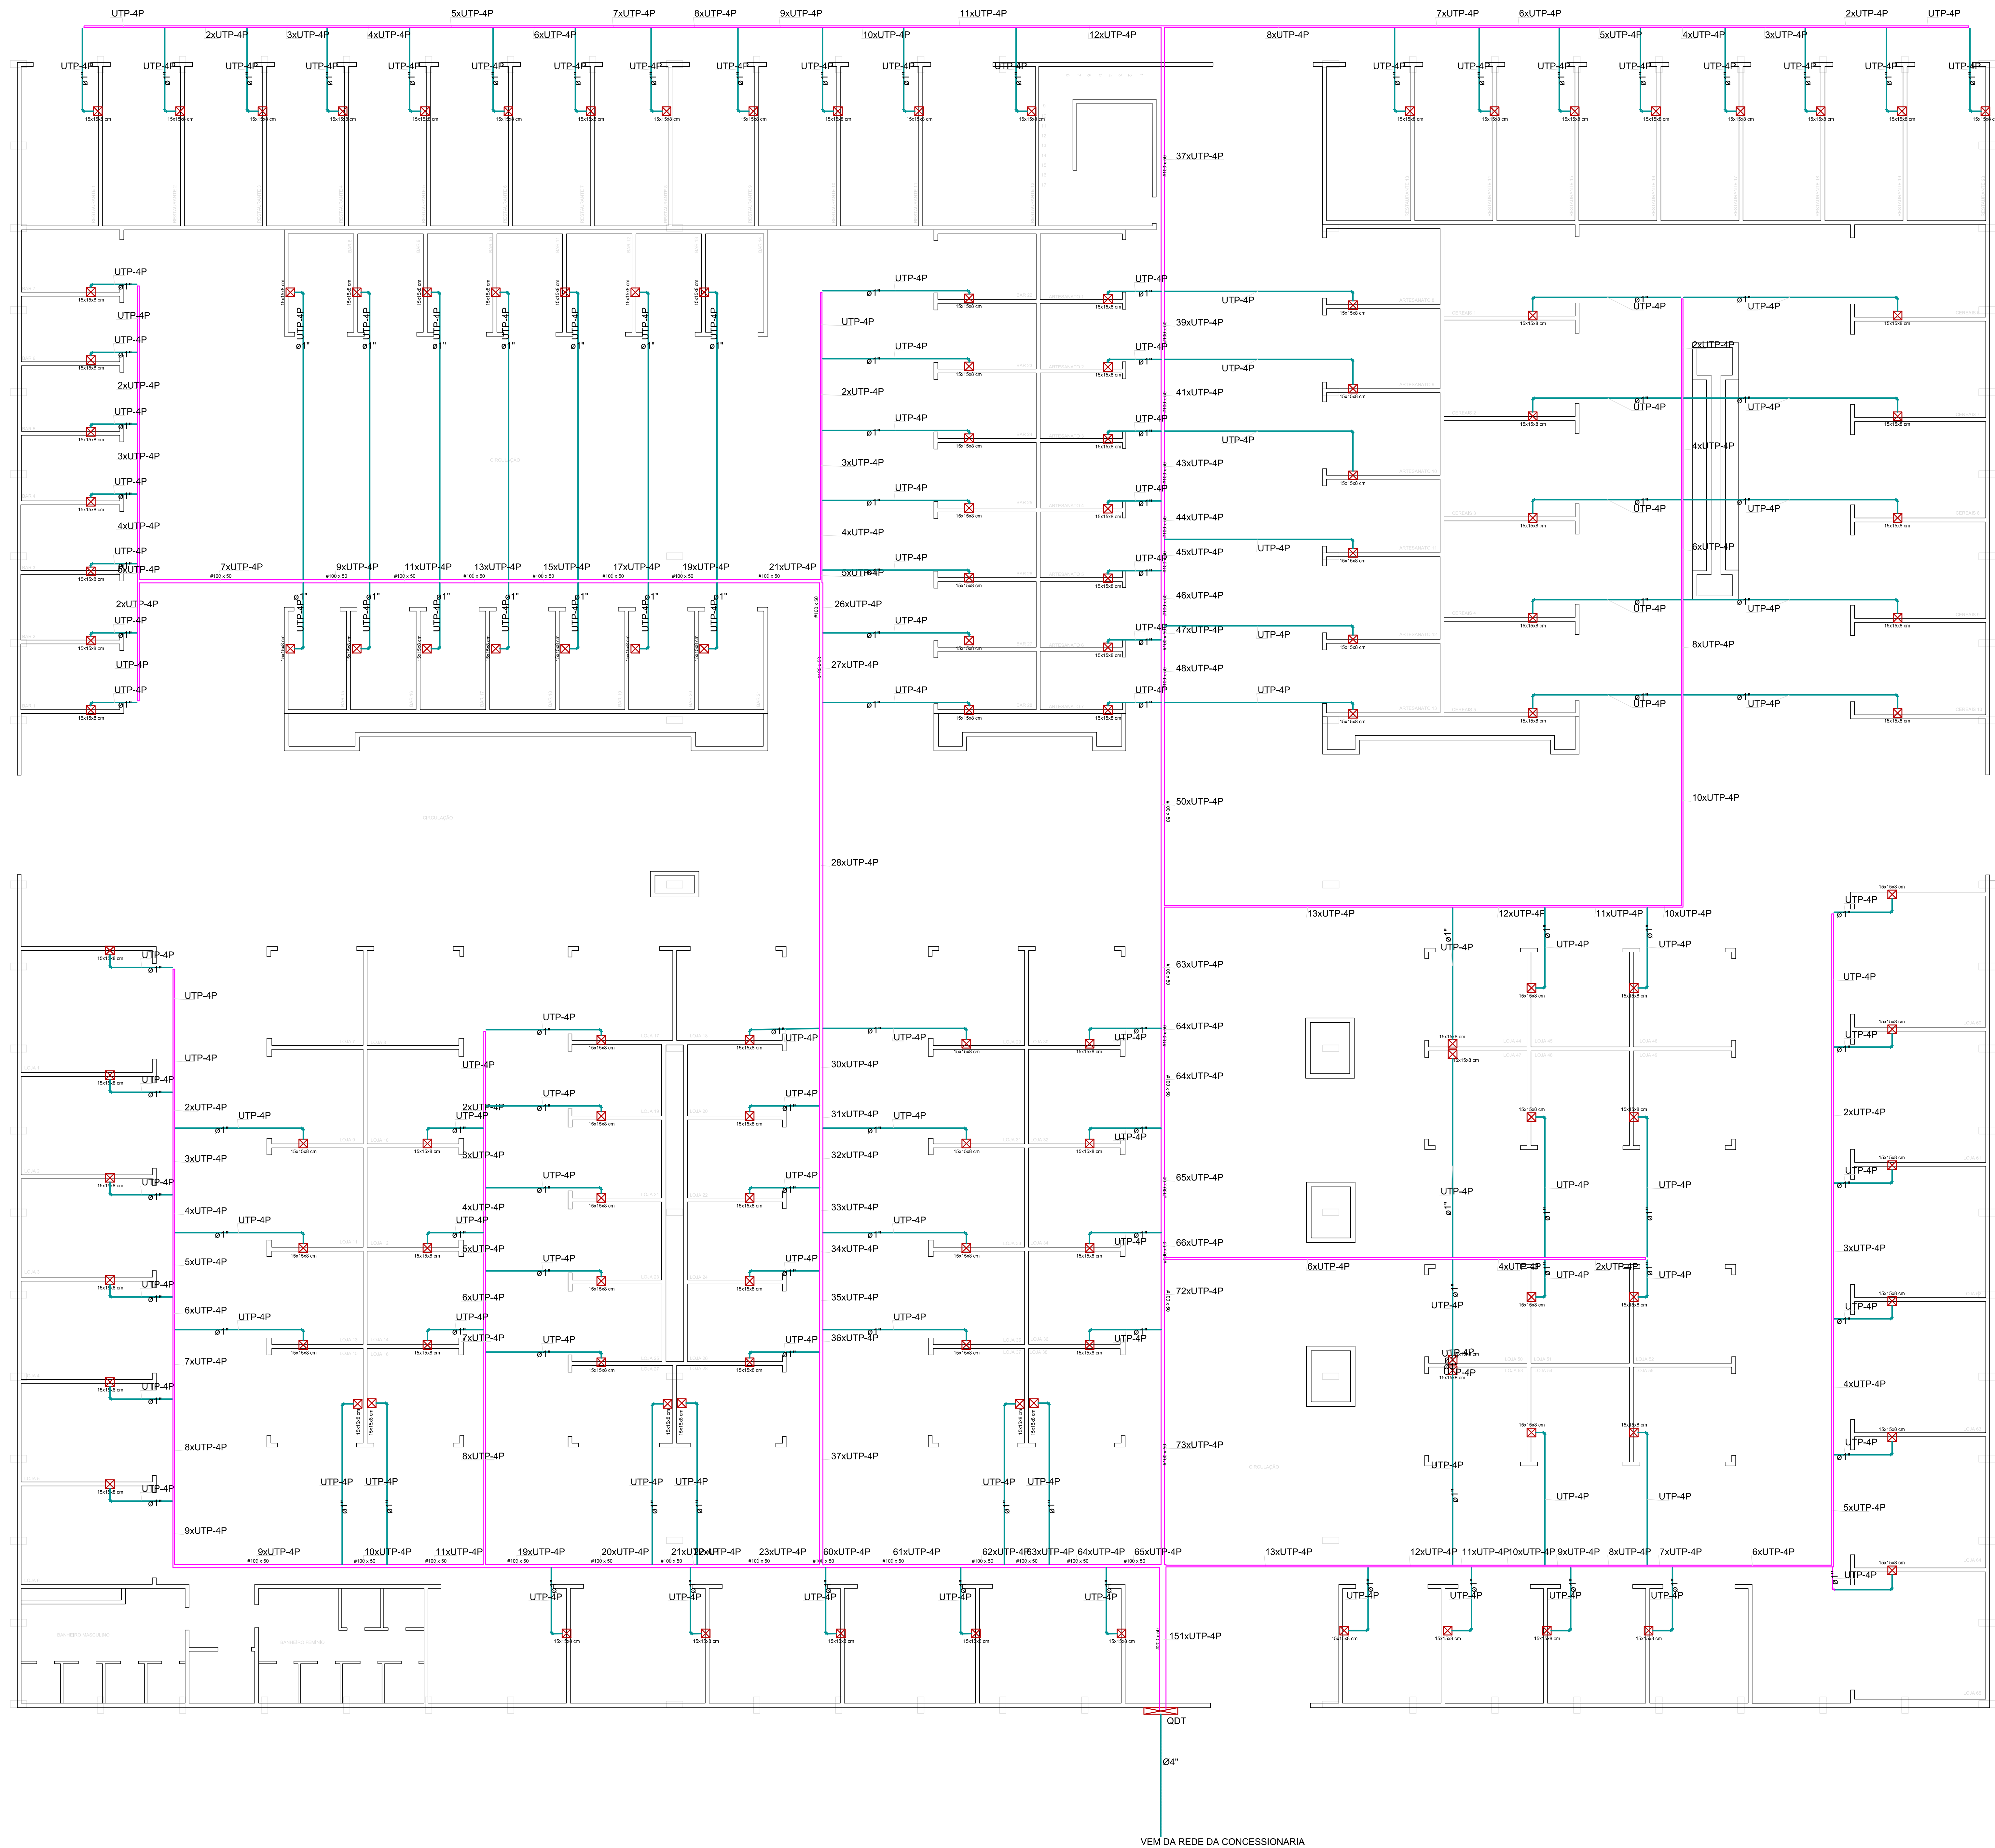

Legenda



Quadro telefônico - h = 1,50m do piso



 
Eletroduto pvc pelo teto.



Eletroduto pvc pelo piso.



Eletrocalha metálica



Caixa de passagem metálica

Notas:

- Eletrodutos não cotado será- Ø1"

CONSTRUÇÃO

REFORMA / CONSTRUÇÃO

PROPRIETÁRIO:
COMERCIAL
AUTOR DO PROJETO/DESENHISTA:
MARCELO ANDRÉ
ESCALA:
1/75
RESPONSÁVEL TÉCNICO:

LOCALIZAÇÃO:
Rua: Getúlio Vargas, SN - Bairro: Centro - Santaluz-Bahia - Cep: 48880-000
TÍTULO:
REDE DE DADOS E VOZ
PLANTA BAIXA TERREO
DATA:
FEVEREIRO / 2023

REV:
00

ASSINATURA DO PROPRIETÁRIO:

Marcelo André Oliveira Donato
CPF: 032.727.111-00
RG: 000000000-0

01/01
REV:
00